


PROJEKT ZAGOSPODAROWANIA TERENU DZIAŁKI
nr geod. 20/15 Lubnowy Wlk.gm.Susz
skala 1:500

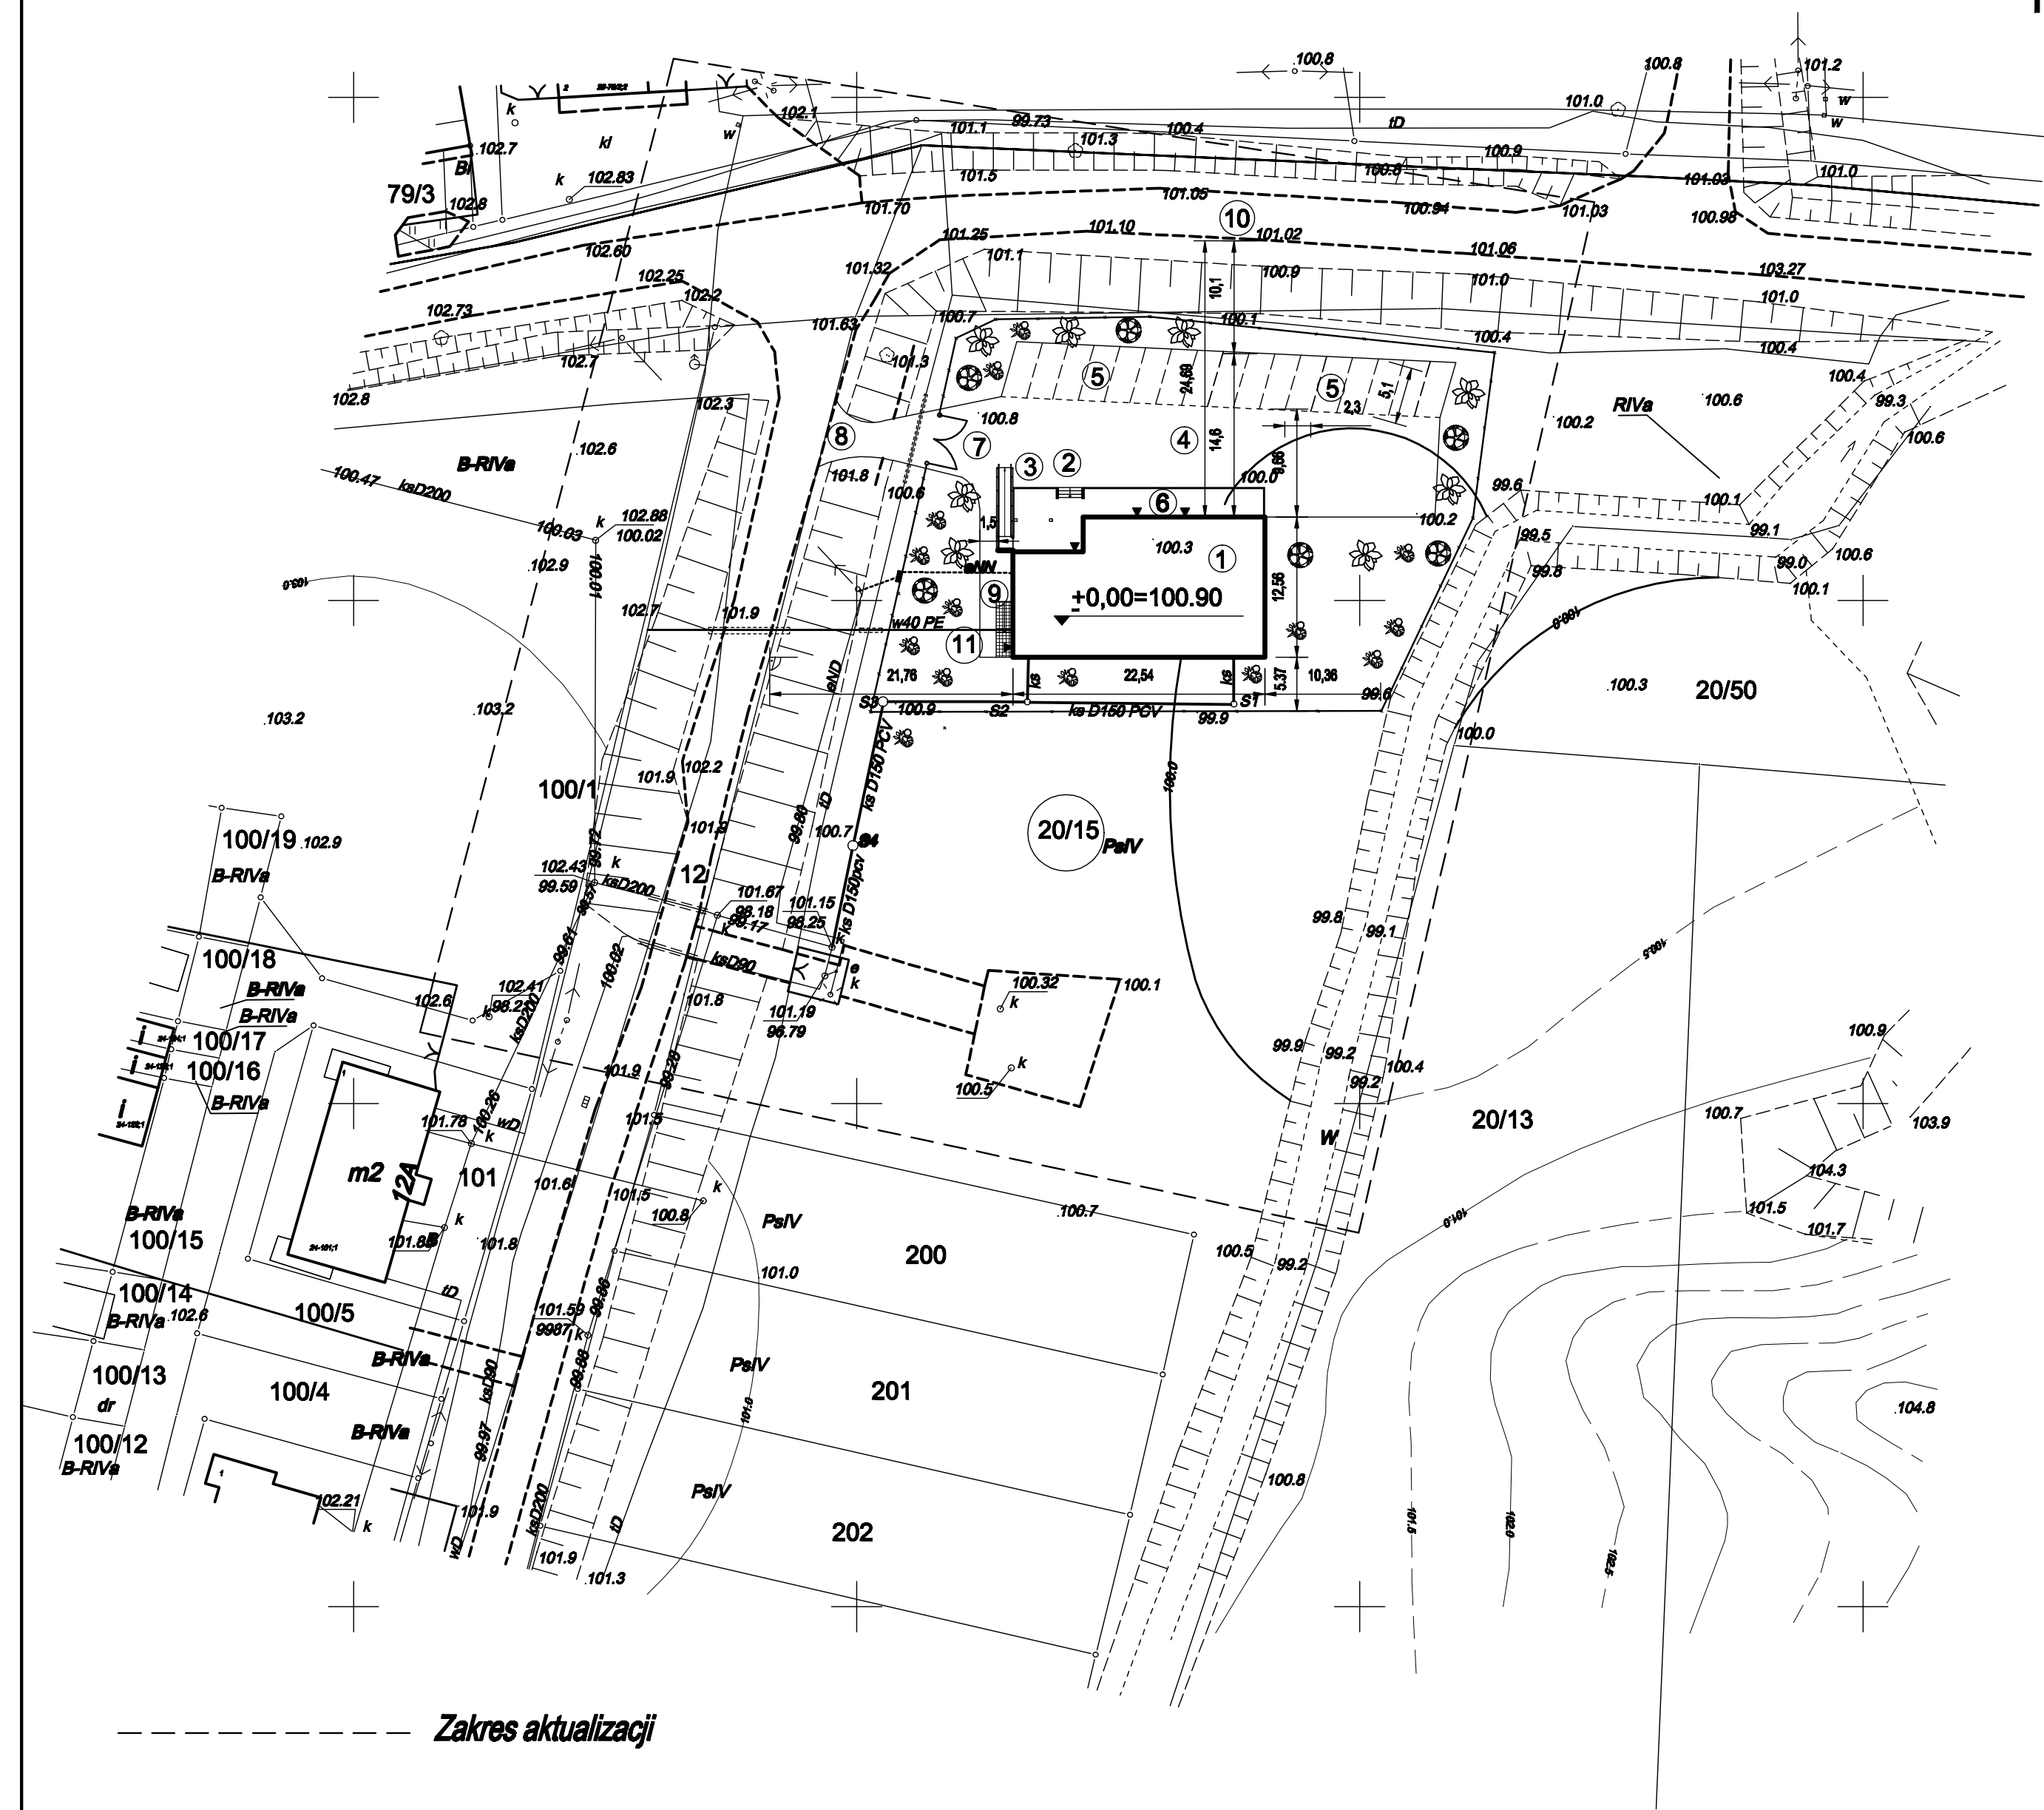

LEGENDA

- 1.Projektowana świetlica wiejska o wym. 12,58 x 22,54 m
 - 2.Projektowane schody wejściowe
 - 3.Projektowana pochylnia dla osób niepełnosprawnych
 - 4.Projektowany plac manewrowo-dojazdowy do budynku
 - 5.Projektowany parking dla samochodów osobowych
 - 6.Projektowany taras przed wejściem do świetlicy wiejskiej
 - 7.Projektowana brama wjazdowa wraz z ogrodzeniem części działki wokół projektowanej świetlicy wiejskiej
 - 8.Projektowany zjazd z drogi gminnej do świetlicy wiejskiej
 - 9.Projektowane dojście piesze z polbruku do zaplecza świetlicy
 - 10.Istniejąca droga wojewódzka nr 520 Kamieniec-Prabuty
 - 11.Projektowana zieleń niska i średniowysoka oraz trawniki
- w40 PE ——— Projektowane przyłącze wodociągowe
ks 150 ——— Projektowane przyłącze sanitarne
eNN - - - - - Projektowane przyłącze energetyczne od szafki złączowo-pomiarowej zasilanej z sieci eNN do wewnętrznego wtz w hallu budynku świetlicy wg. wtz Energa-Operator Rejon Dystrybucji Kwidzyn

Mapa elektroniczna jest zgodna z mapą do celów projektowych przyjętą do Starostwa Powiatowego POGiK w Iławie pod nr 7065.24-59/2011 w dniu 07.11.2011r.

OBIKT:	Swietlica wiejska	DATA	BRANŻA	SKALA	NR RYS.
INWESTOR:	Gmina Susz,14-240 Susz,ul.Wybickiego 6	11/2011	Architektura	1:500	A1
ADRES INWESTYCJI:	Lubnowy Wlk. gm. Susz dz. nr 20/15				
PROJEKT ZAGOSPODAROWANIA TERENU DZIAŁKI	PROJEKTANT: inż.Wiesław Kuczmarski upr.proj.arch.konstr. 377/OI/94, 8/02/OI.				
STADIUM: PROJEKT BUDOWLANY	ASYSTENT PROJEKTANTA: inż. Andrzej Pultorak upr. bud. WAW/0019/OWOK/09				