


RZUT KONSTRUKCJI  
PRZYZIEMIA  
skala 1:100

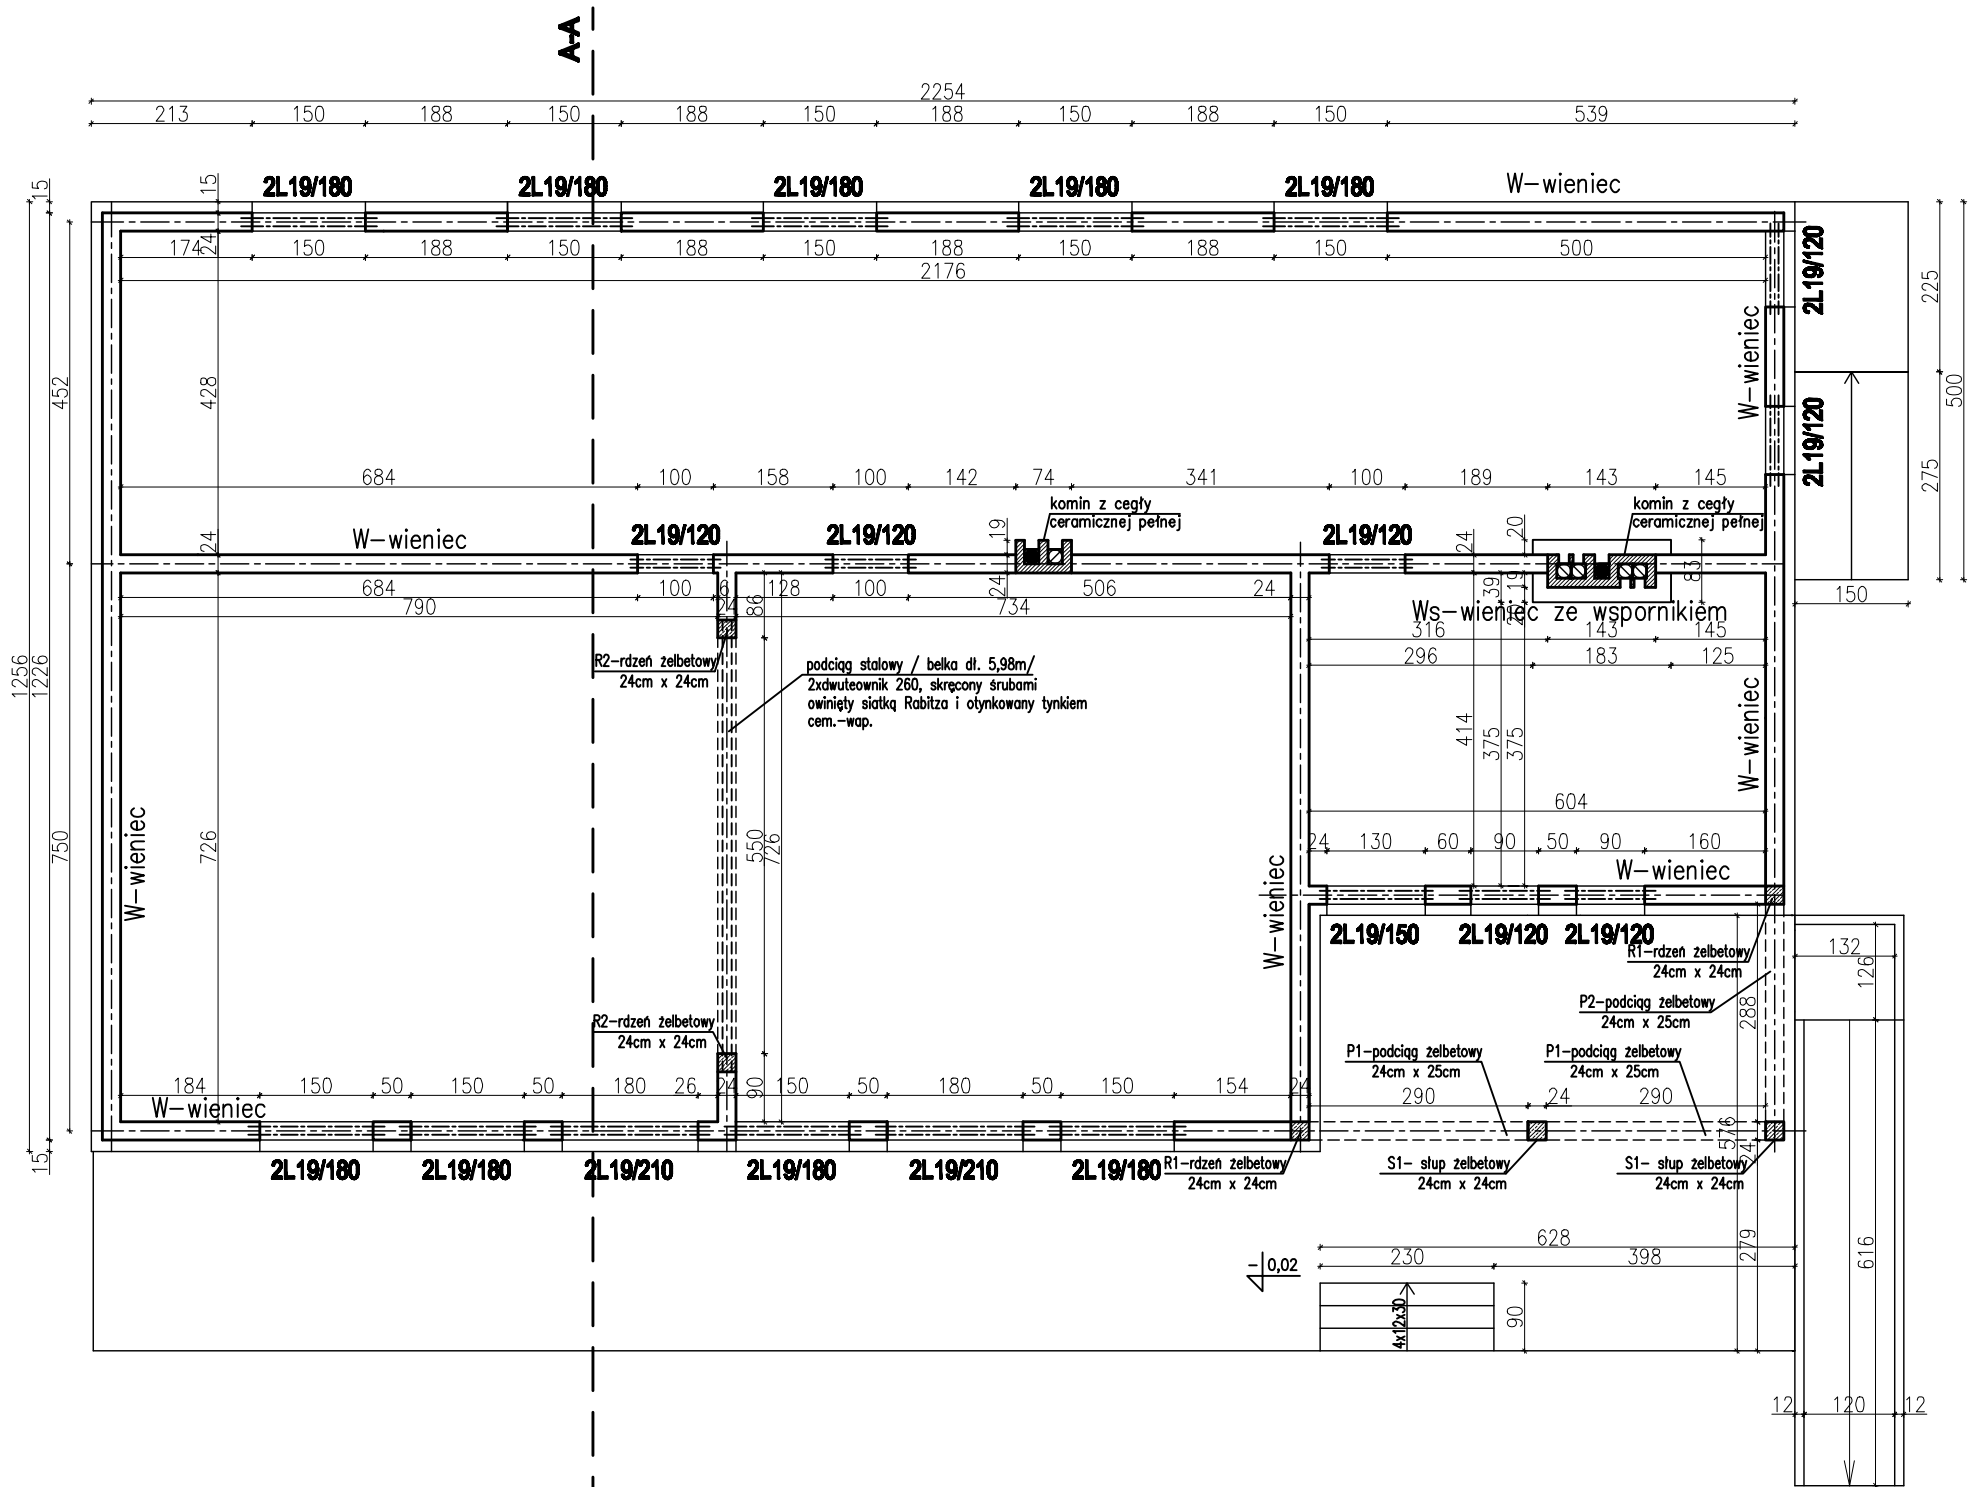

Zestawienie prefabrykatów-nadproża typu L19

- L19/120 - 14 szt.  
L19/150 - 2 szt.  
L19/180 - 18 szt.  
L19/210 - 4 szt.

UWAGA:

1. Wieniec żelbetowy 24 cm x 25 cm zbrojenie główne 4 # 12 strzemiona  $\varnothing 6$  co 25cm

Wykonawstwo prowadzić zgodnie ze sztuką budowlaną, obowiązującymi przepisami i zasadami wiedzy technicznej. W przypadku zauważenia nieścisłości bądź niejednoznaczności w dokumentacji projektowej, należy skontaktować się z projektantem w celu ich wyjaśnienia.

OBIEKT:	Swietlica wiejska	DATA	BRANŻA	SKALA	NR RYS.
INWESTOR:	Gmina Susz, 14-240 Susz, ul. Wyblokiego 6	12/2011	Konstrukcja	1:100	17
ADRES INWESTYCJI:	Lubnowy Wlk. gm. Susz dz. nr 20/15				
RZUT KONSTRUKCJI PRZYZIEMIA		PROJEKTANT: Inż. Wiesław Kuczmarski upr.proj.arch.konstr. 377/OL/84, 8/02/OL			
STADIUM: PROJEKT BUDOWLANY		ASYSTENT PROJEKTANTA: Inż. Andrzej Pulonik			