


# RZUT DACHU

skala 1:100

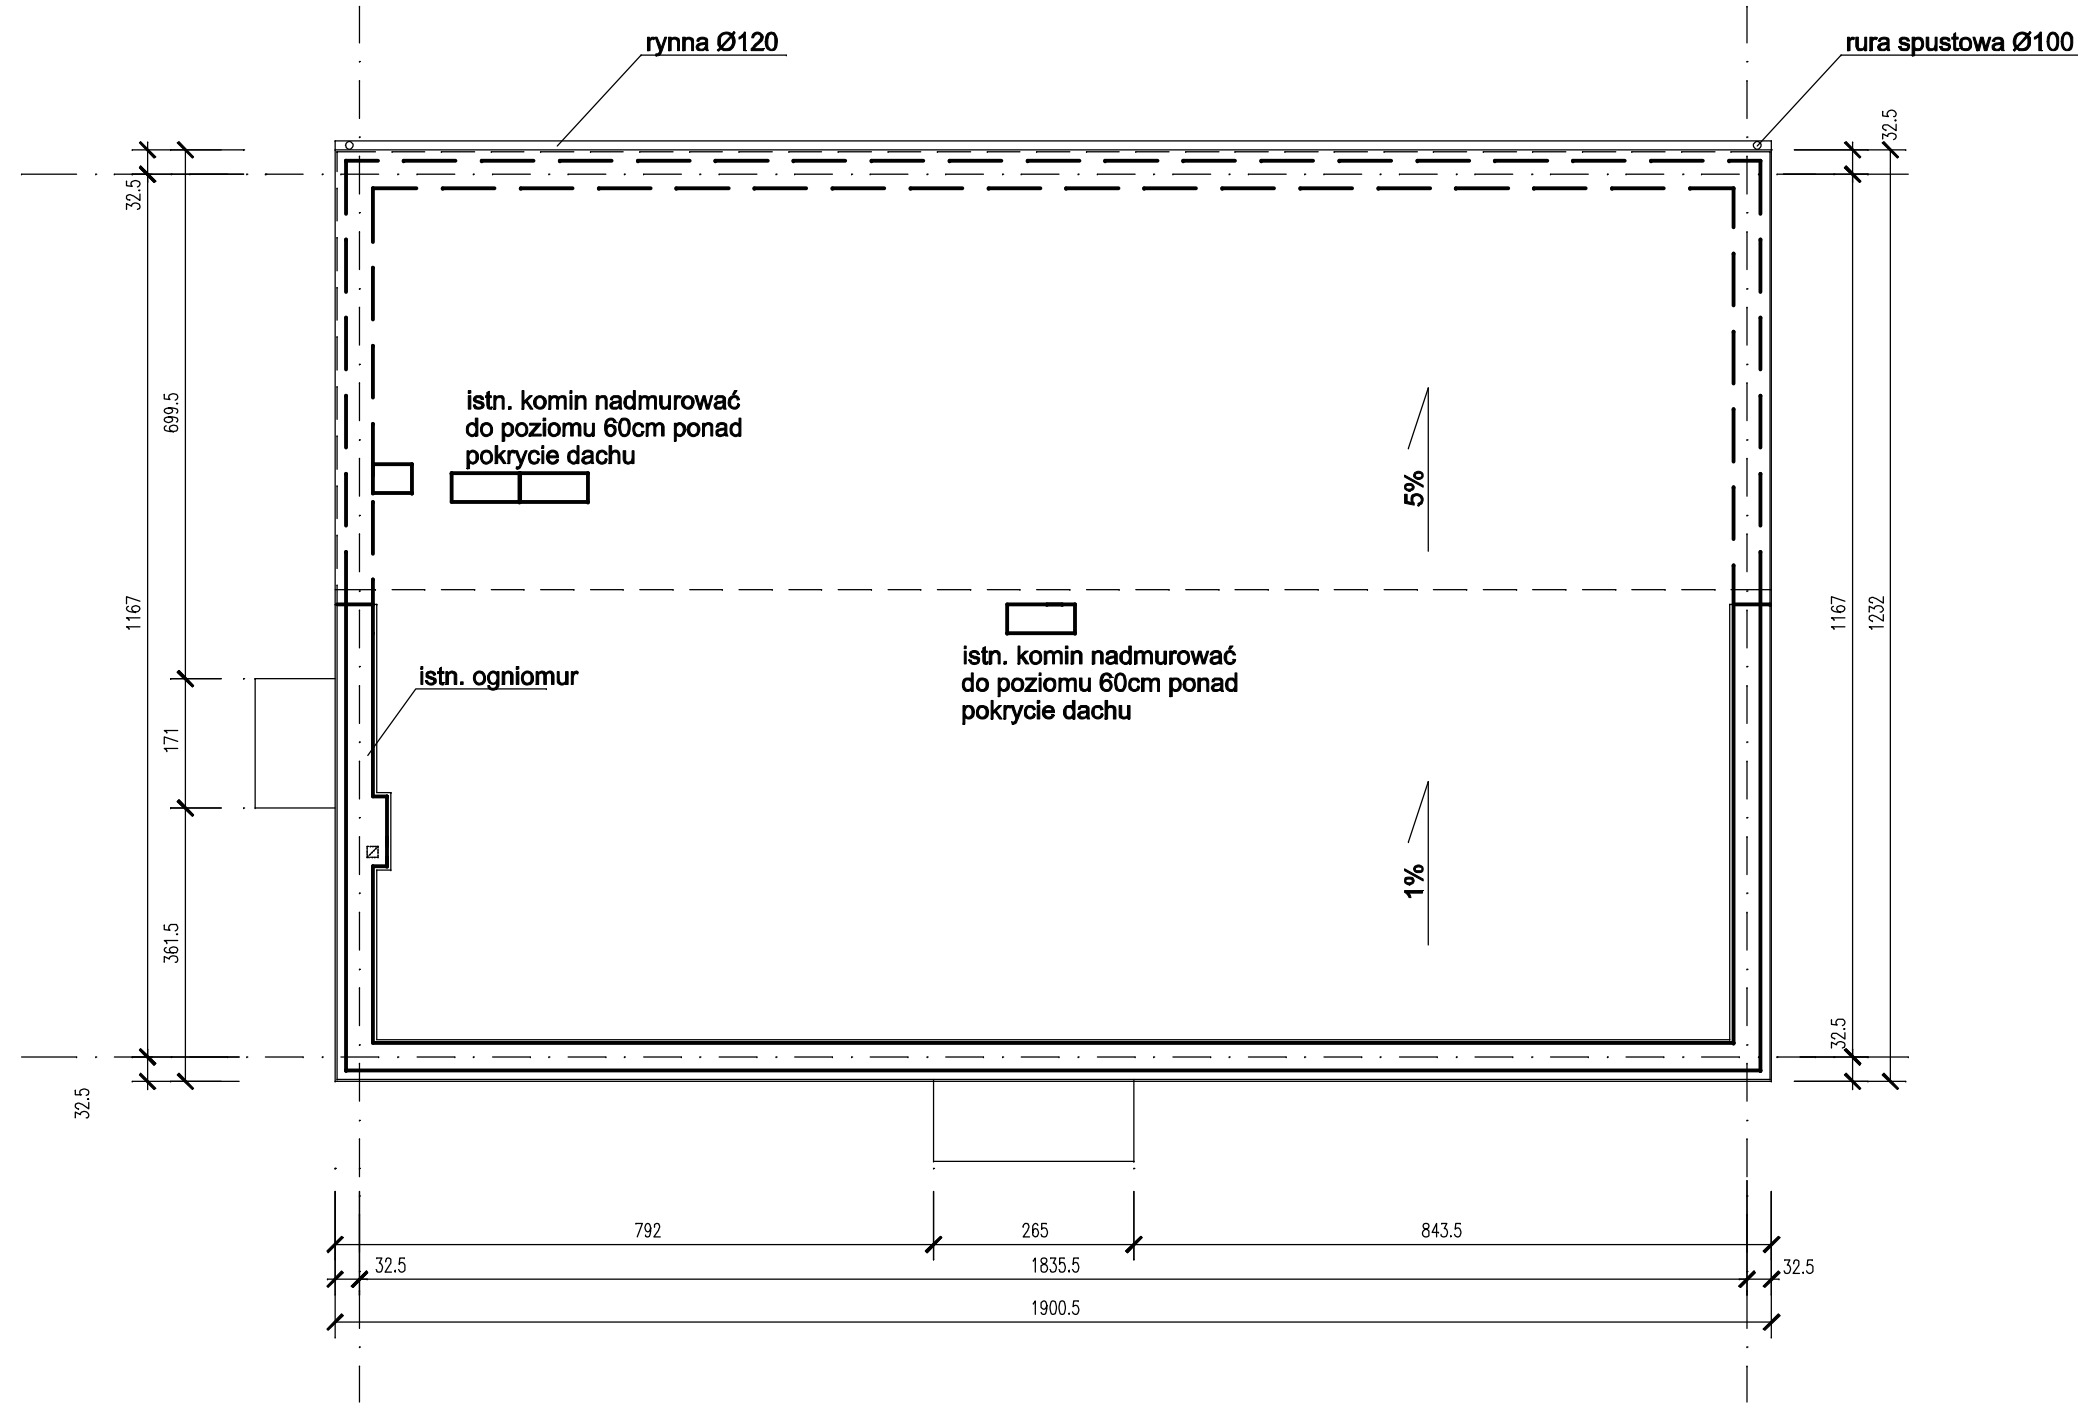

<b>PRACOWNIA PROJEKTOWA</b> <b>UDOWNICTWO</b> <b>B IN ADZORY</b> inż. Bogdan Motyliński adres: TRUPEL 55A 14-220 KISIELICE KRAJKA, ul. Lubawska 3 biuro: 0 608 660 277 tel. 0 608 664 83 07 e-mail: bdn_ilawa@wp.pl	<b>OPRACOWANIE:</b> Termomodernizacja budynku świetlicy wiejskiej w Jakubowie Kisielickim	
	<b>ADRES:</b> 14-240 Gmina Susz, Jakubowo Kisieleckie dz. nr 110/2	<b>INWESTOR:</b> Urząd Miasta i Gminy Susz 14-240 Susz, ul. Józefa Wybickiego 6
	<b>RYSUNEK:</b> RZUT DACHU	
	<b>PROJEKTANT:</b>	
	<b>BRANŻA:</b>	arch.+konstr.
	<b>SKALA:</b>	1:100
	<b>DATA:</b>	maj 2013 r.
	<b>NR RYS:</b>	2