

Kwidzyn dnia 09-09-2014r.

UZGODNIENIE NR 293/2014

w zakresie kolizji z istniejącą siecią elektroenergetyczną
ENERGA – OPERATOR SA ODDZIAŁ W OLSZTYNIE
Rejon Dystrybucji w Kwidzynie projektowanego obiektu:

Plan trasy projektowanej przebudowy ulicy Rybackiej.**Adres obiektu: Susz ul. Rybacka.**

I. Naniesiono orientacyjną trasę kabli 0,4 kV (linia przerywana kolorem zielonym) kabli 15 kV (linia przerywana kolorem czerwonym), linii napowietrznej 0,4 kV, 15 kV i 110 kV i lokalizację stacji transformatorowych 15/0,4 kV.

II. Podziemne urządzenia elektroenergetyczne będące własnością ENERGA – OPERATOR SA, nie kolidują.*

III. Uzgadnia się na warunkach:

1. Wszelkie prace ziemne w promieniu 5 m od naniesionej trasy prowadzić ręcznie. Szczegółowe przebiegi tras urządzeń elektroenergetycznych należy ustalić na podstawie przekopów kontrolnych, potwierdzonych wpisem do Dziennika Budowy. Miejsca skrzyżowań i zbliżeń do istniejącego kabla zabezpieczyć zgodnie z normą N SEP-E-004. Roboty ziemne w miejscach skrzyżowań i zbliżeń z istniejącymi urządzeniami energetycznymi stanowiącymi własność ENERGA – OPERATOR SA należy wykonywać pod nadzorem pracownika RD w Kwidzynie, który sporządzi protokół etapowego odbioru robót zanikających przed zasypaniem.*)
2. Co najmniej 5 dni przed terminem rozpoczęcia robót wykonawca zgłosi się do Rejonu Dystrybucji w Kwidzynie, w celu uaktualnienia posiadanego uzgodnienia.
3. Przy wykonywaniu robót napotkane urządzenia elektroenergetyczne traktować jako czynne (pod napięciem - mogące grozić porażeniem) i zachować warunki bezpieczeństwa. Pracownika RD w Kwidzynie, który sporządzi protokół etapowego odbioru robót zanikających przed zasypaniem.*)
4. Koszty naprawy i poniesione straty przez ENERGA – OPERATOR SA, w związku z uszkodzeniem urządzeń elektroenergetycznych podczas wykonawstwa robót pokrywa wykonawca lub inwestor obiektu.
5. Oznaczone miejsca skrzyżowań i zbliżeń należy przenieść na wszystkie egzemplarze dokumentacji. *)
6. Do wszystkich egzemplarzy dokumentacji należy dołączyć odpis niniejszego uzgodnienia.
7. Prace sprzętem mechanicznym w pobliżu czynnych napowietrznych urządzeń elektroenergetycznych wykonać zgodnie z Rozporządzeniem Ministra Infrastruktury – Dz. U. Nr 47/2003 poz. 401 z dnia 06.02.2003 r. *)
8. Skrzyżowania i zbliżenia projektowanego obiektu z liniami napowietrznymi rozwiązać zgodnie z PN-E-05100-1: 1998r i normą N SEP-E-003 kosztem i staraniem właściciela obiektu *).
9. Projekt branży elektrycznej należy przedłożyć wydającemu warunki przyłączenia do sprawdzenia w zakresie zgodności z warunkami przyłączenia *).
10. W przypadku zmian rzędnych wysokościowych terenu objętego uzgadnianym planem zagospodarowania, krzyżujące linie kablowe należy doprowadzić do ułożenia na głębokości zgodnej z normą N SEP-E-004. Przebudowę wykonać kosztem i staraniem właściciela projektowanego obiektu *).
11. Dokumentację należy przedłożyć do uzgodnienia w zakresie kolizji z linią 110 kV w ENERGA – OPERATOR SA, Oddział w Olsztynie, Wydział Dokumentacji Energetycznej, 10-950 Olsztyn ul. Tuwima 6.
12. Uzgodnienie ważne jest dwa lata. Integralną częścią niniejszego uzgodnienia jest opieczetowany plan zagospodarowania.
13. Inne ustalenia i uwagi:
 - 13.1. Zachować odległość minimum 0,5 m projektowanej krawędzi drogi do istniejących złącz i szafki pomiarowej 0,4 kV.
 - 13.2. Po zakończeniu budowy odległości pionowe istniejącej linii elektroenergetycznej do powierzchni drogi winny być zgodne z PN-E-05100-1: 1998r i normą N SEP-E-003.

*) niepotrzebne skreślić

Referent
ds. dokumentacji energetycznej
(podpis osoby uzgadniającej)

ENERGA-OPERATOR SA
Oddział w Olsztynie
Rejon Dystrybucji w Kwidzynie
ul. Łąkowa 38
82-500 Kwidzyn


operator.olsztyn@energa.pl
www.energa-operator.pl


Sąd Rejonowy Gdańsk-Północ
VII Wydział Gospodarczy KRS
KRS 0000033455

NIP 583-000-11-90
Regon 190275904-00068

Zarząd:
Rafał Czyżewski – Prezes Zarządu, Stanisław Kubacki – Wiceprezes Zarządu
Robert Świerzyński – Wiceprezes Zarządu

Bank Pekao SA, Nr rach.: 19 1240 5598 1111 0000 5024 3792
Kapitał zakładowy/ wpłacony: 1 356 110 400,00 zł

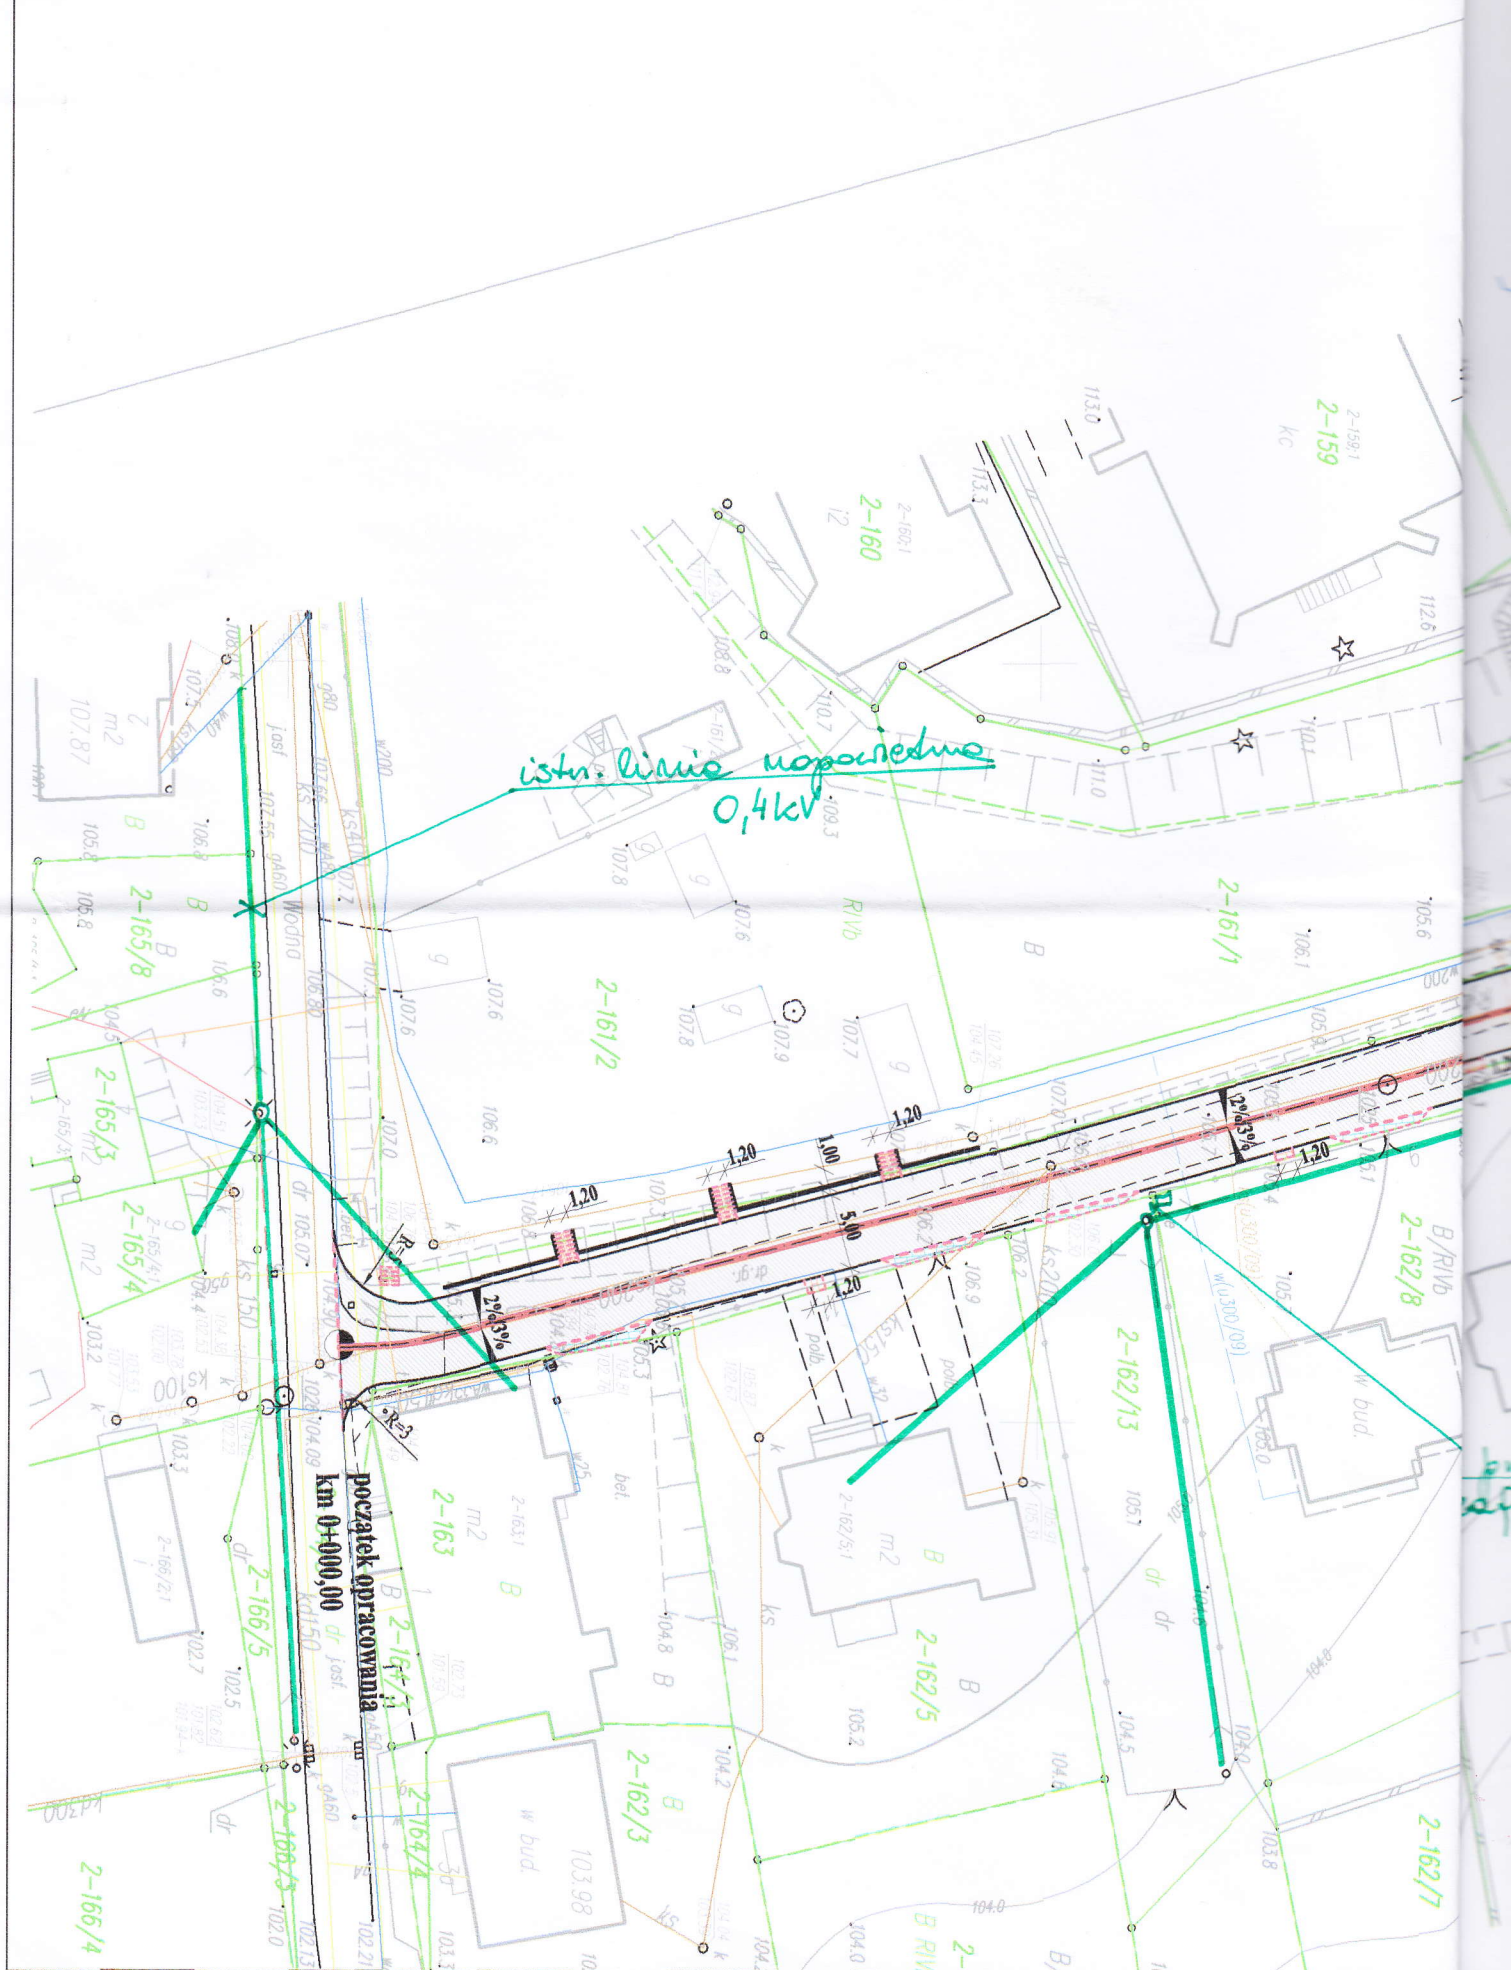

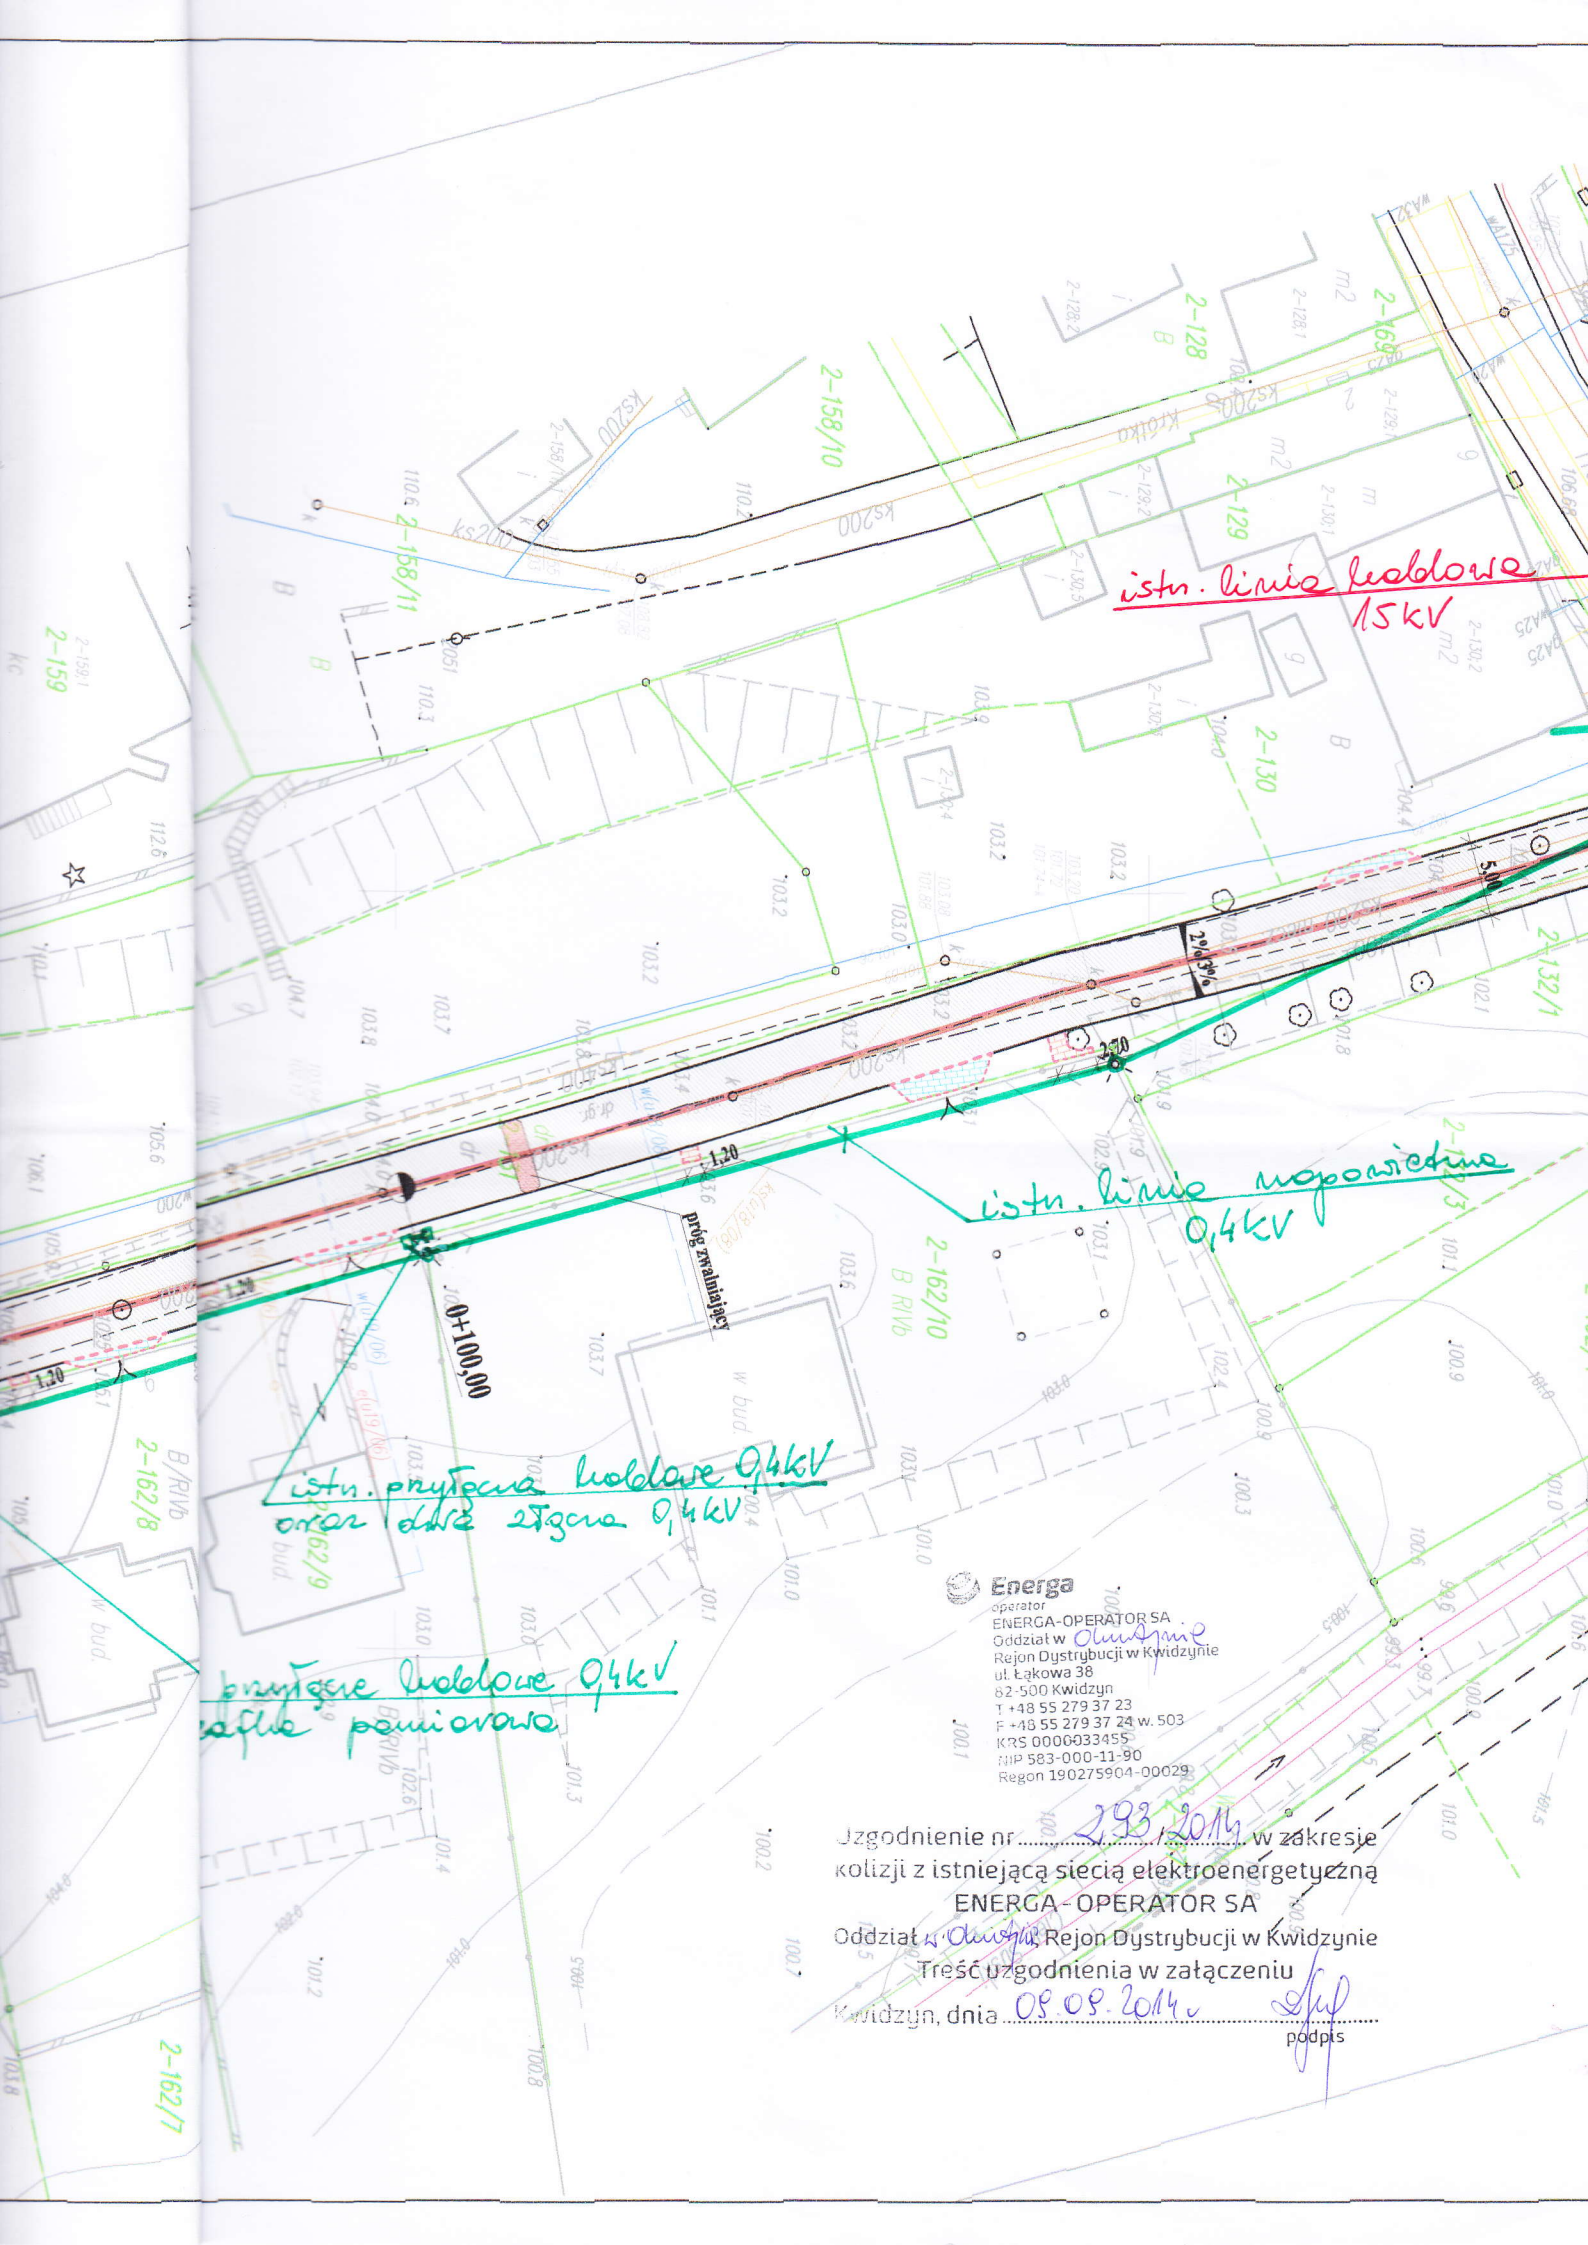

istn. linie kablowe 15kV

istn. linie napowietrzne 0,4kV

istn. przyłącza kablowe 0,4kV
oraz dwie stacje 0,4kV

przyłącza kablowe 0,4kV
całkowicie pominięte

Energa
operator
ENERGA-OPERATOR SA
Oddział w Olsztynie
Rejon Dystrybucji w Kwidzynie
ul. Łąkowa 38
82-500 Kwidzyn
T +48 55 279 37 23
F +48 55 279 37 24 w. 503
KRS 000033455
MIP 583-000-11-90
Regon 190275904-00029

Uzgodnienie nr 293/2014 w zakresie
kolizji z istniejącą siecią elektroenergetyczną
ENERGA-OPERATOR SA
Oddział w Olsztynie Rejon Dystrybucji w Kwidzynie
Treść uzgodnienia w załączeniu
Kwidzyn, dnia 09.09.2014 Sul
podpis

PROJEKT ZAGOSPODAROWANIA TERENU


Przebudowa ul. Rybackiej w Suszu

SKALA 1:500

ARK. 1

LEGENDA

	PROJEKTOWANA NAWIERZCHNIA
	GRANICA
	CHODNIK - DOJŚCIE DO FURTEK
	ZJAZD
	KRAWĘŻNIK BETONOWY/KAMIENNY 15x30 cm na +6cm
	OBRZEŻE BETONOWE/KAMIENNE 8x30 cm
	KRAWĘŻNIK NAJAZDOWY
	ŚCIEK ULICZNY
	PRÓG ZWALNIAJĄCY

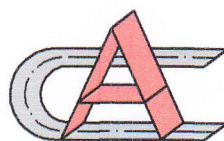

**"AG" PRACOWNIA PROJEKTOWA
AGNIESZKA CHOMKA**
14-200 Iława, ul. Dąbrowskiego 48/15
tel. 510 134 724

Rysunek	PROJEKT ZAGOSPODAROWANIA TERENU	Rys. nr 1.0.
Zadanie	Przebudowa ulicy Rybackiej w Suszu	Skala: 1:500
Inwestor	Gmina Susz ul. Józefa Wybickiego 6, 14-240 Susz	mgr inż. Agnieszka Chomka Data: 07.2014 uprawnienia budowlane do projektowania bez ograniczeń w specjalności drogowej WAM/0050/POOD/12
Projektant	mgr inż. Agnieszka Chomka - branża drogowa	(WAM/ 0050/POOD/12)