


ROZDZIELNICA TE-01

L1, L2, L3, PE, N; 3~/400V

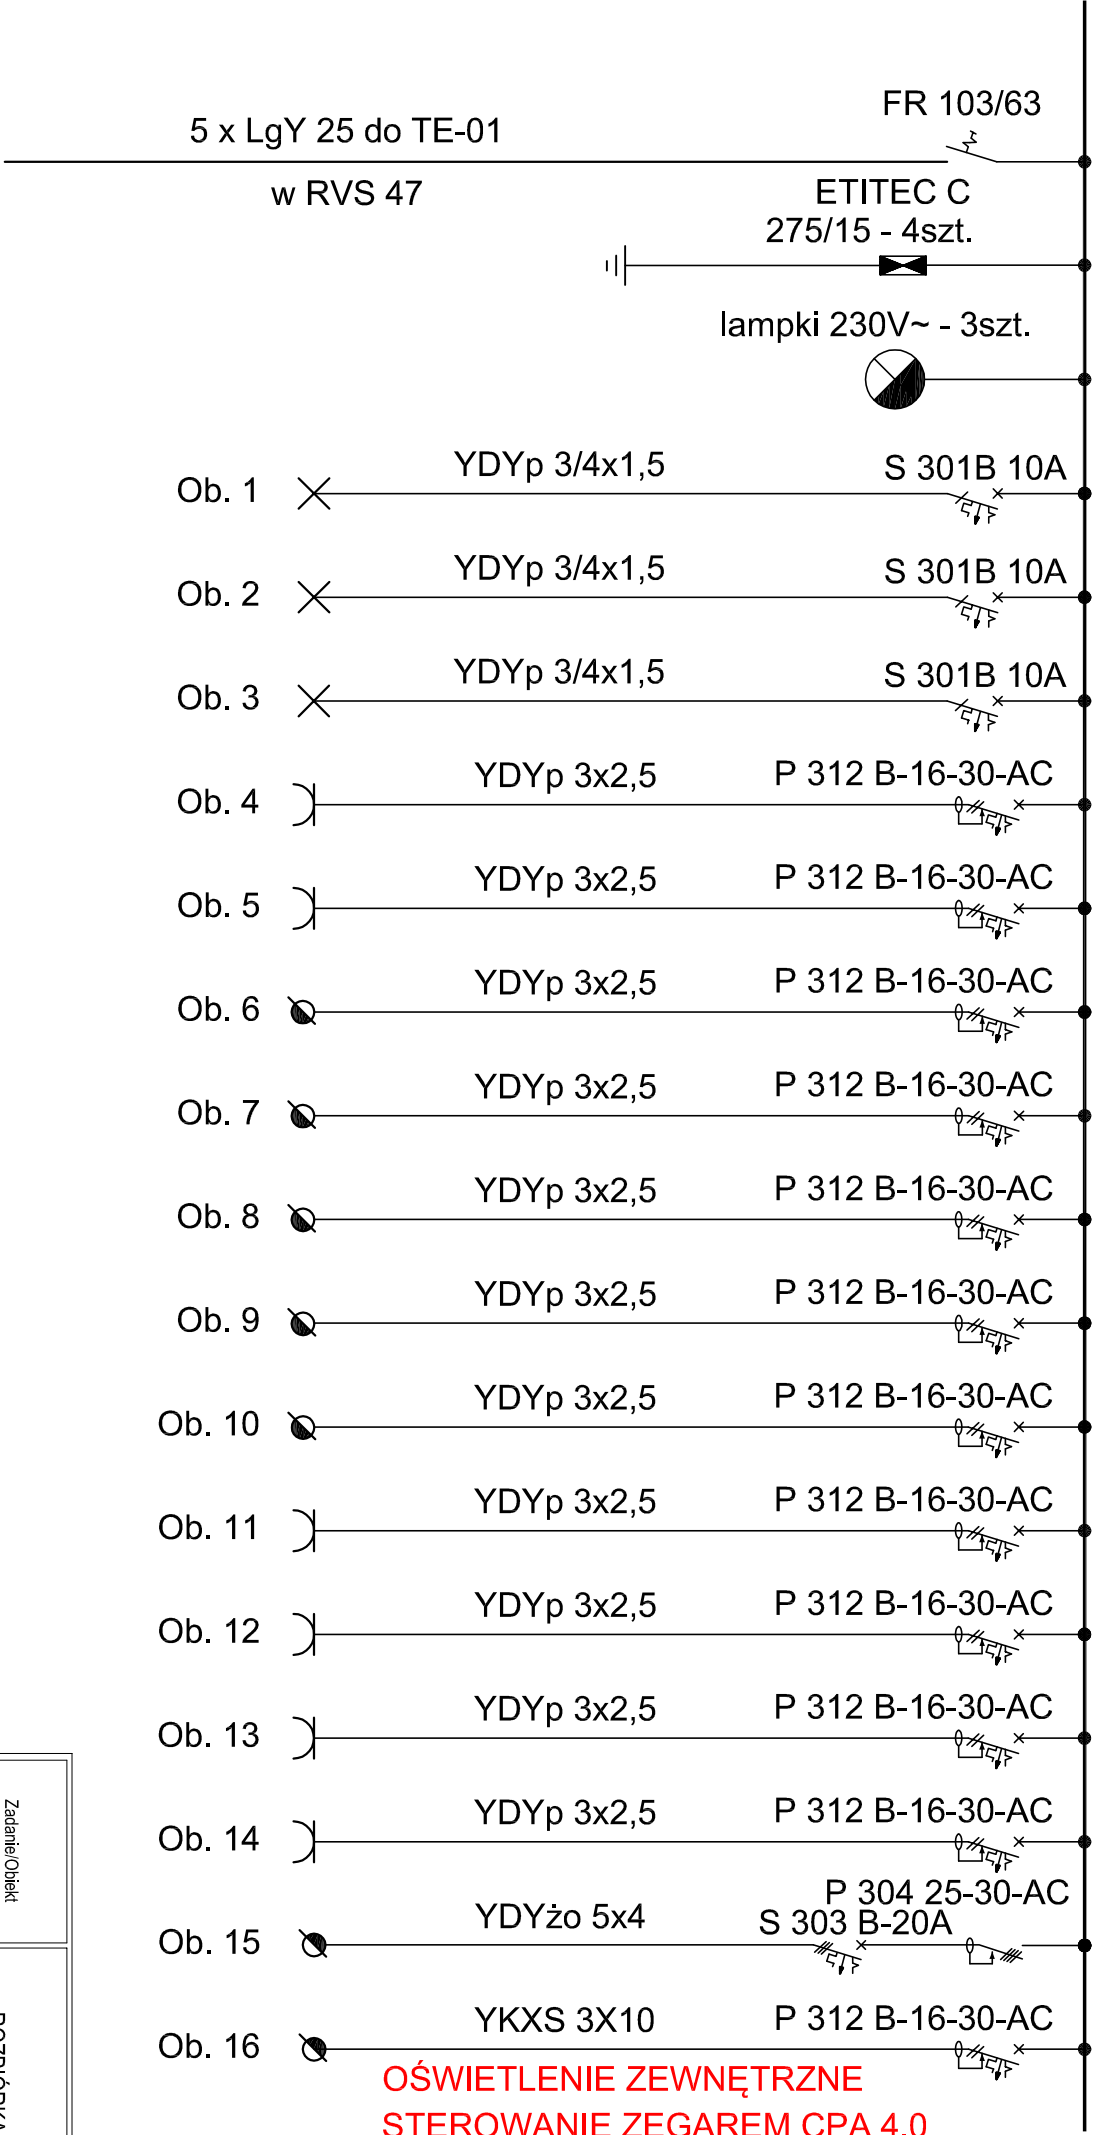

OŚWIETLENIE ZEWNĘTRZNE
STEROWANIE ZEGAREM CPA 4.0

Zadanie/Obiekt	ROZBIÓRKA I BUDOWA ŚWIE TLICY W MICHAŁOWIE GM. SUSZ				
Adres	dz. nr: 132/3, 132/4 obr. Michałowo, gm. Susz; 14-240 SUSZ				Stadium projektu
Inwestor	GMINA SUSZ ul. Józefa Wybickiego 6, 14-240 Susz				
Nazwa Tomu	INSTALACJE ELEKTRYCZNE				P.B.
Tytuł rysunku	SCHEMAT ROZDZIELNICY TE-01				Branza Elektryczna
Zespół projektowy	inż. i nazwisko	nr uprawnień	podpis		Wzrzesień 2017 r
Projektował	mgr inż. Waldemar Engelgardt	POM/0099/ /POE/05			Rys nr.: E-03
Sprawił	inż. Tadeusz Dymek	1693/EI/91			Skala 1 : 100