


ROZBUDOWA I PRZEBUDOWA SIECI WODOCIĄGOWEJ Z PRZYŁĄCZAMI
PRZY UL. DWORCOWEJ I UL. PIASTOWSKIEJ W SUSZU
PROJEKT ZAGOSPODAROWANIA TERENU SKALA 1:500

LEGENDA:	
	sieć wodociągowa
	przyłącze wodociągowe
	hydrant p.poz. z zasuwą i skrzynką ul. PD - podziemny, ND - nadziemny
	zasuwa ze skrzynką uliczną
	rura ochronna z PE
	rura ochronna "arot"
	sieci do wyłączenia
	oznaczenie numerów działek objętych inwestycją
	linie rozgraniczające teren inwestycji

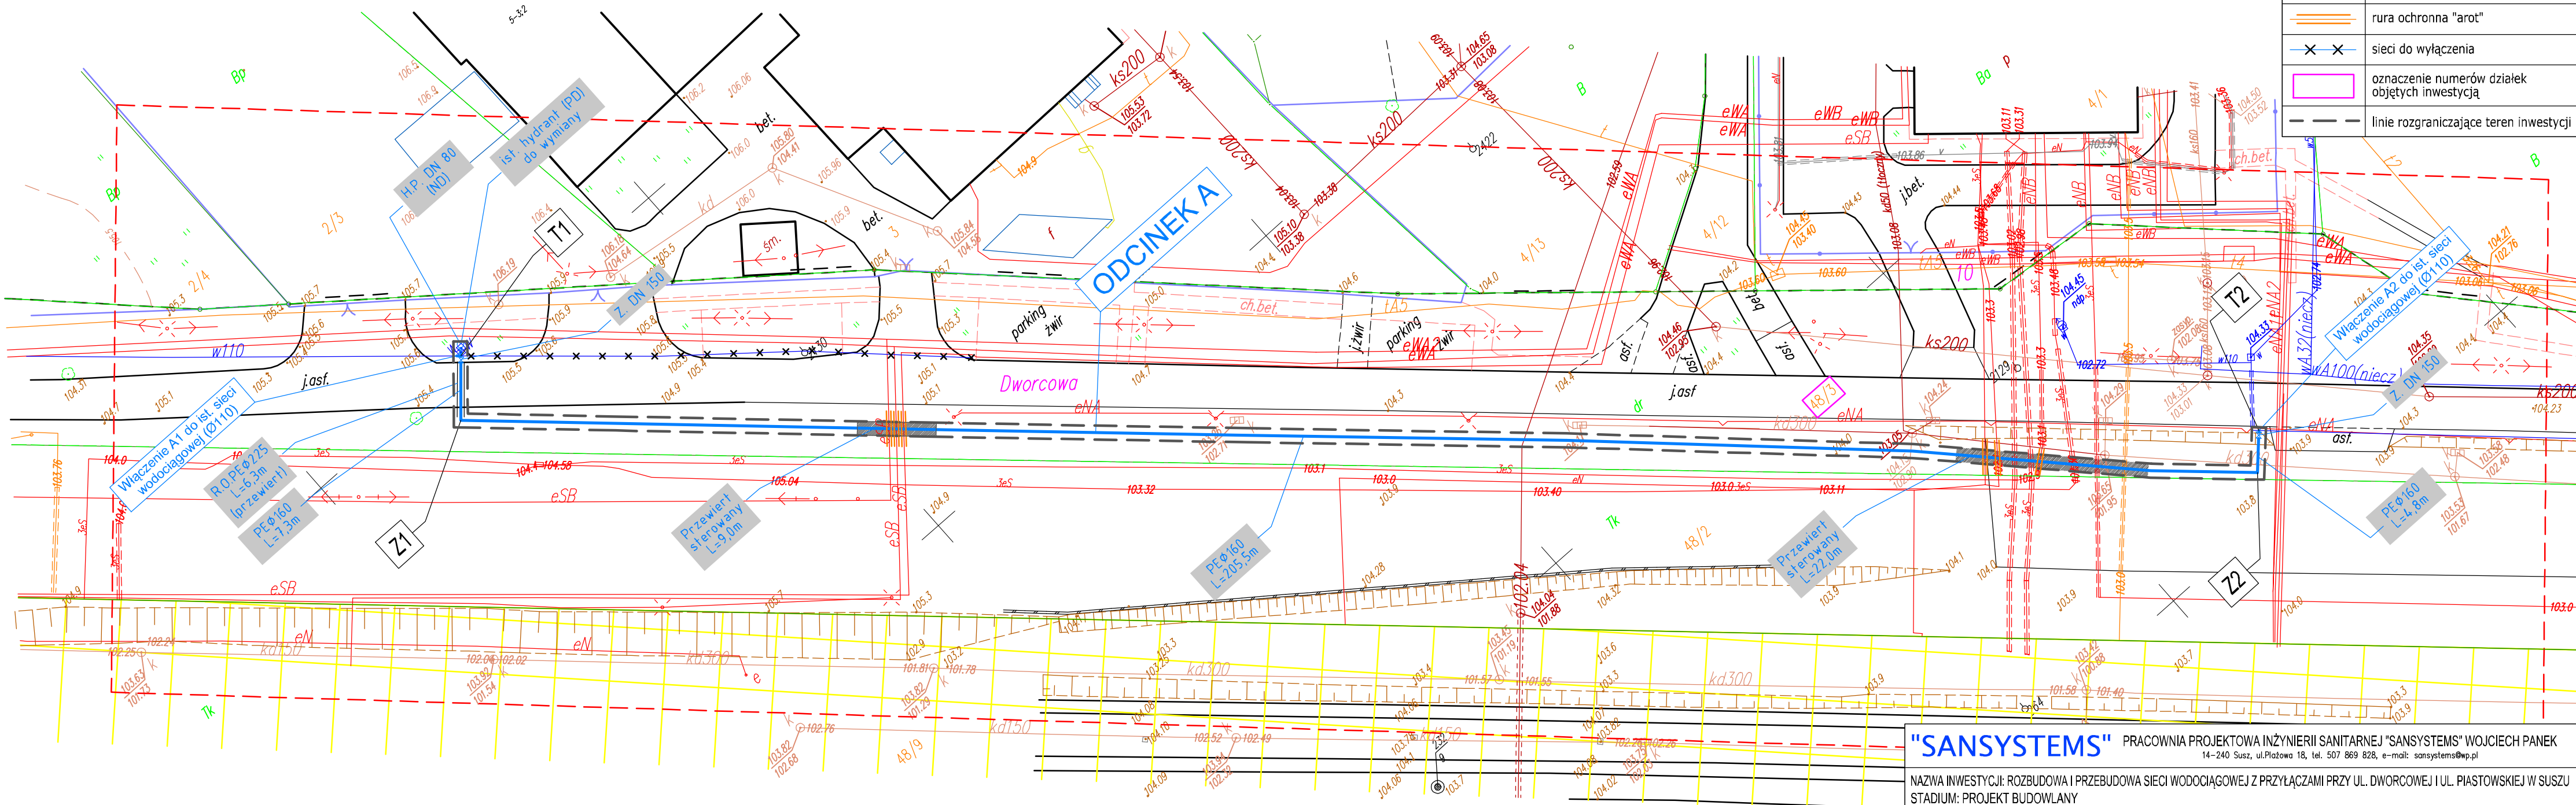

UKŁAD ARKUSZY



"SANSYSTEMS" PRACOWNIA PROJEKTOWA INŻYNIERII SANITARNEJ "SANSYSTEMS" WOJCIECH PANEK 14-240 Susz, ul.Piastowa 18, tel. 507 869 828, e-mail: sansystems@wp.pl		
NAZWA INWESTYCJI: ROZBUDOWA I PRZEBUDOWA SIECI WODOCIĄGOWEJ Z PRZYŁĄCZAMI PRZY UL. DWORCOWEJ I UL. PIASTOWSKIEJ W SUSZU		
STADIUM: PROJEKT BUDOWLANY		
OBIEKT:	SIEĆ WODOCIĄGOWA Z PRZYŁĄCZAMI - ODCINEK A	DATA:
ADRES:	SUSZ, 14-240 SUSZ, UL. DWORCOWA I UL. PIASTOWSKA	02.2017r.
INWESTOR:	GMINA SUSZ, UL. JÓZEFA WYBICKIEGO 6, 14-240 SUSZ	BRANŻA:
TYTUŁ:	PROJEKT ZAGOSPODAROWANIA TERENU	SANITARNA
PROJEKTOWAŁ:		NR RYS.
Oświadczanie projektanta: Oświadczam, że mapa na której wykonano niniejszy projekt zagospodarowania terenu jest zgodna z oryginałem mapy do celów projektowych wydanej przez PODOGK w Katowicach nr ewid.: P.2807.2017.101		1.1
		SKALA: 1:500