


ZABUDOWA CIEKU PRZY UL. ŁĄKOWEJ W SUSZU  
PROJEKT ZAGOSPODAROWANIA TERENU SKALA 1:500

- LEGENDA:**
- rurociąg PP0630
  - studnia rewizyjna DN 1200
  - studnia rew. wpadowa DN 1200
  - zasyp cieku
  - ist. rurociąg do wyłączenia
  - linia ograniczająca teren inwestycji
  - zasięg oddziaływania
  - oznaczenie numerów działek
  - objętych inwestycją

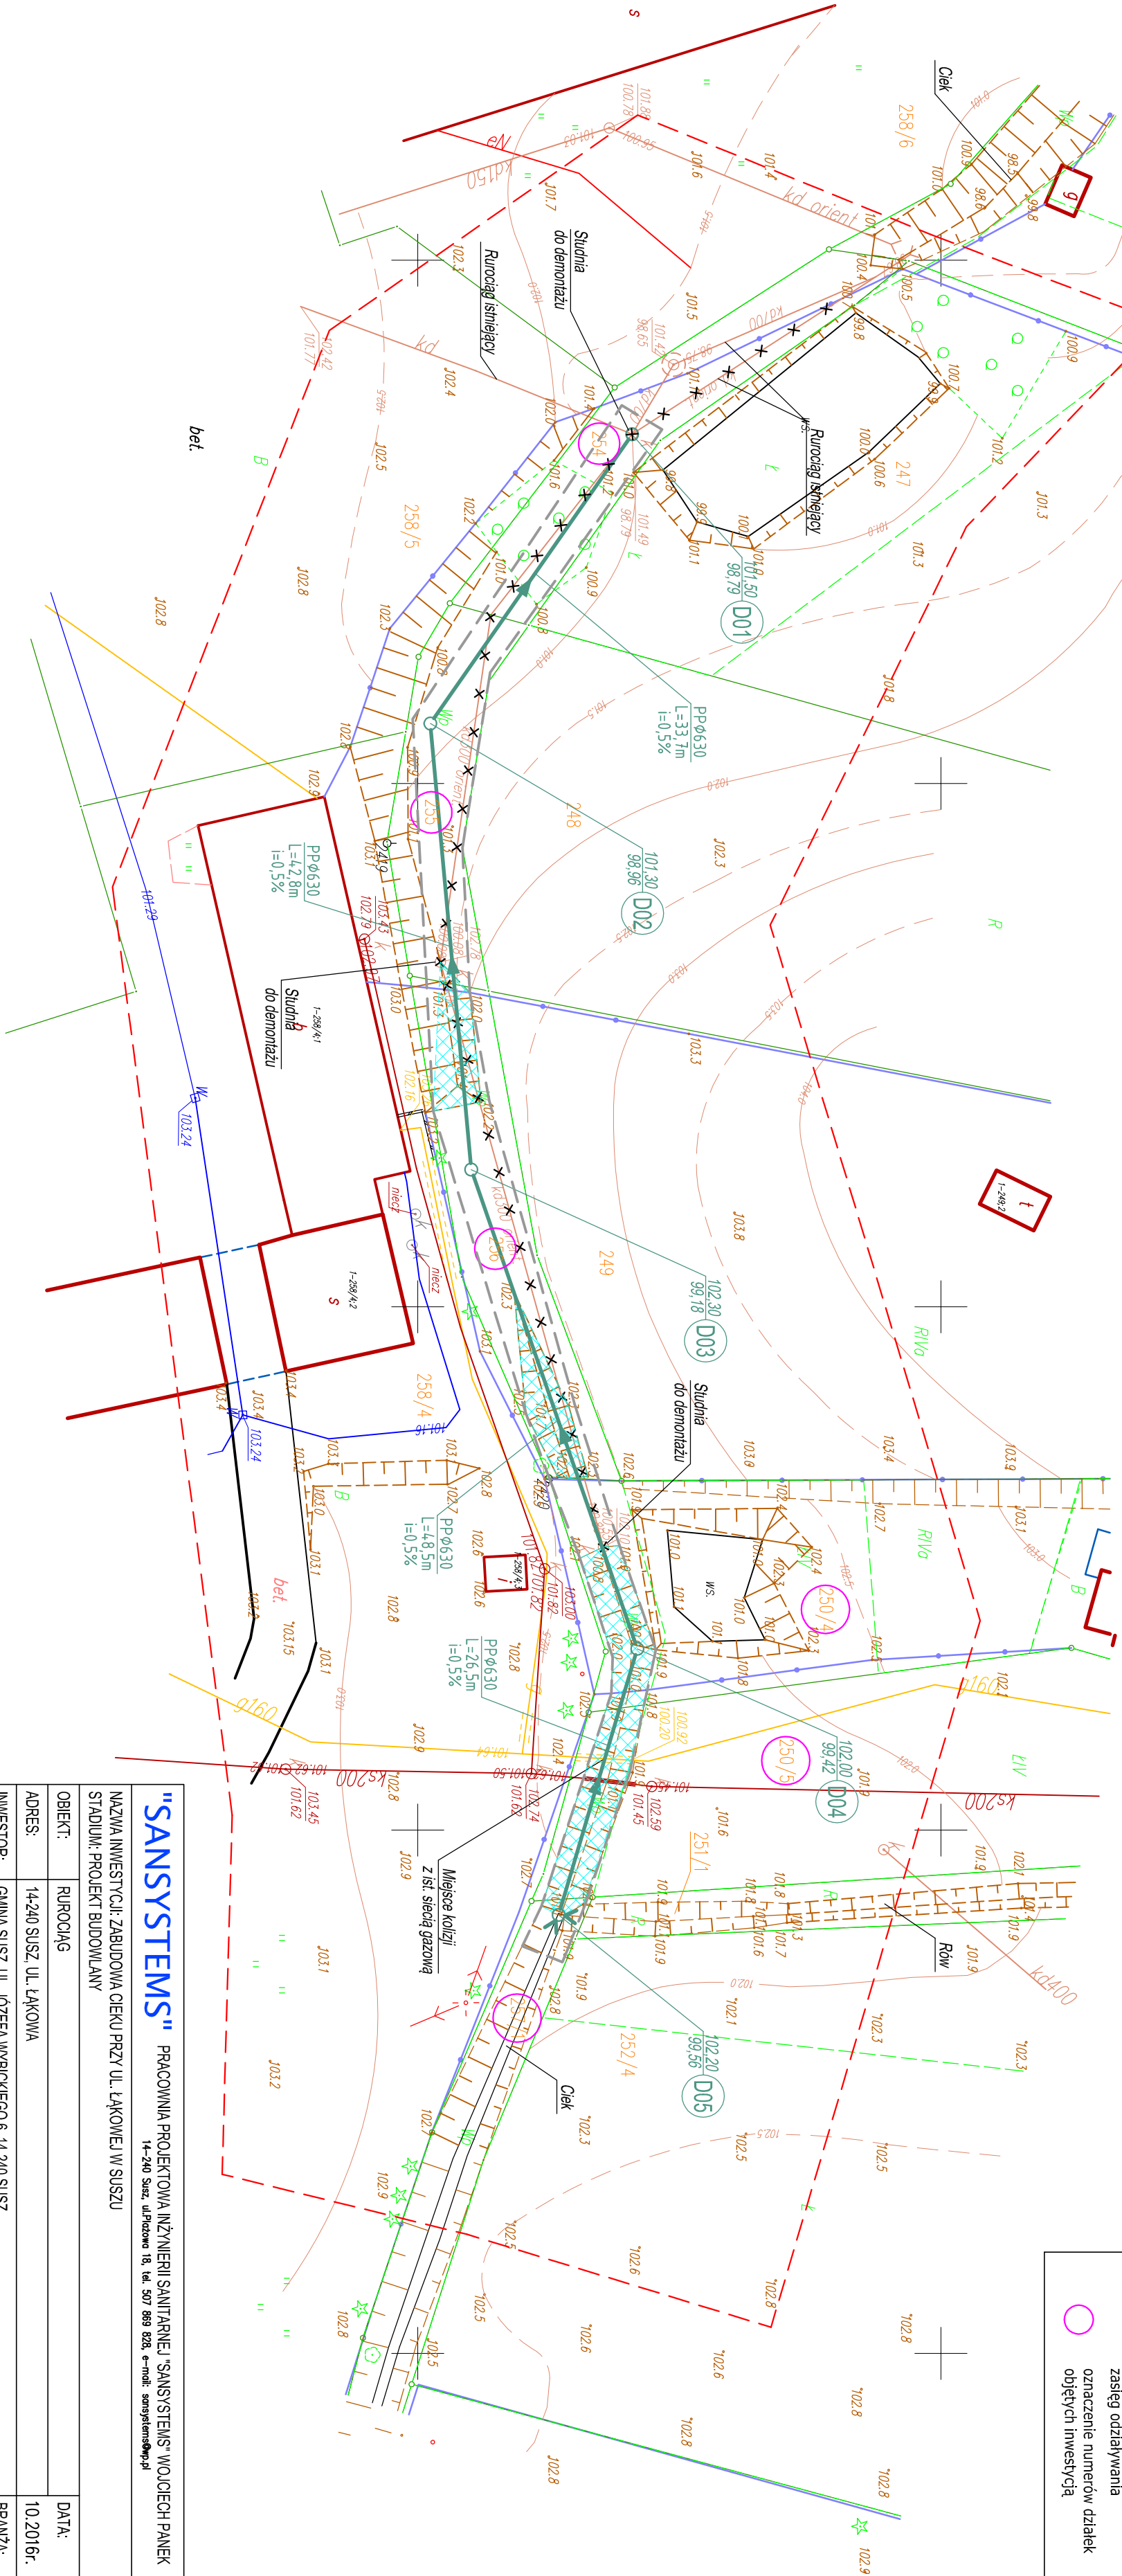

Zakres aktualizacji

MAPA SYTUACYJNO – WYSOKOŚCIOWA  
SKALA 1:500

Miejscowość: Susz  
Jedn. Ewid.: 280706\_4 – M. Susz  
Obreśb. 0001 – ul. Koszarowa  
Data: 250/4, 250/5, 254, 255, 256

Układ współrzędnych: "2000"  
Układ wysokości: "Kronstadt 60"  
KERC: WCN.6640.1399.2016

- Kontury użytków gruntowych zgodne z bieżącymi ewidencjami gruntów i budynków.
- Przebieg granic działek zgodny ze stanem ewidencji gruntów.
- Nie przeprowadzono badań Książ Wierzytów pod względem występowania szkodliwych substancji w granicach projektowanej inwestycji.
- Nie wykryto żadnych istnień w terenie inżynierskim, nie wskazano żadnych na niniejszej mapie urządzeń podziemnych, które nie były zgłoszone do inwentaryzacji lub o których brak jest informacji w inwentaryzacji brzożowych.
- Niniejsza mapa może służyć do celów projektowych, zgodnie z § 78 rozporządzenia MSWiA z dnia 9 listopada 2011 r., oraz § 4 rozporządzenia MGPB z dnia 21 lutego 1995 r.

Sporządził:  
Geodeta Uprawniony Nr 9036  
mgr inż. Zbigniew Głowacki  
Susz, dnia 11.10.2016 r.

<b>"SANSYSTEMS"</b> PRACOWNIA PROJEKTOWA INŻYNIERII SANITARNEJ "SANSYSTEMS" WOJCIECH PANEK 14-240 Susz, ul. Piłsudskiego 18, tel. 507 889 828, e-mail: sansystems@wp.pl	
NAZWA INWESTYCJI: ZABUDOWA CIEKU PRZY UL. ŁĄKOWEJ W SUSZU STADIUM: PROJEKT BUDOWLANY	
OBIEKT:	RUROCIĄG
ADRES:	14-240 SUSZ, UL. ŁĄKOWA
INWESTOR:	GMINA SUSZ, UL. JÓZEFA WYBICKIEGO 6, 14-240 SUSZ
TYTUŁ:	PROJEKT ZAGOSPODAROWANIA TERENU
OPRACOWAŁ:	PROJEKTOWAŁ: NR RYS.
SKALA:	1:500

Oświadczam, że mapa na której wykonano niniejszy projekt zagospodarowania terenu jest zgodna z oryginałem mapy do celów projektowych wydanej przez PODCik w Iłowie, nr ewid.: P.2807.2016.1796