


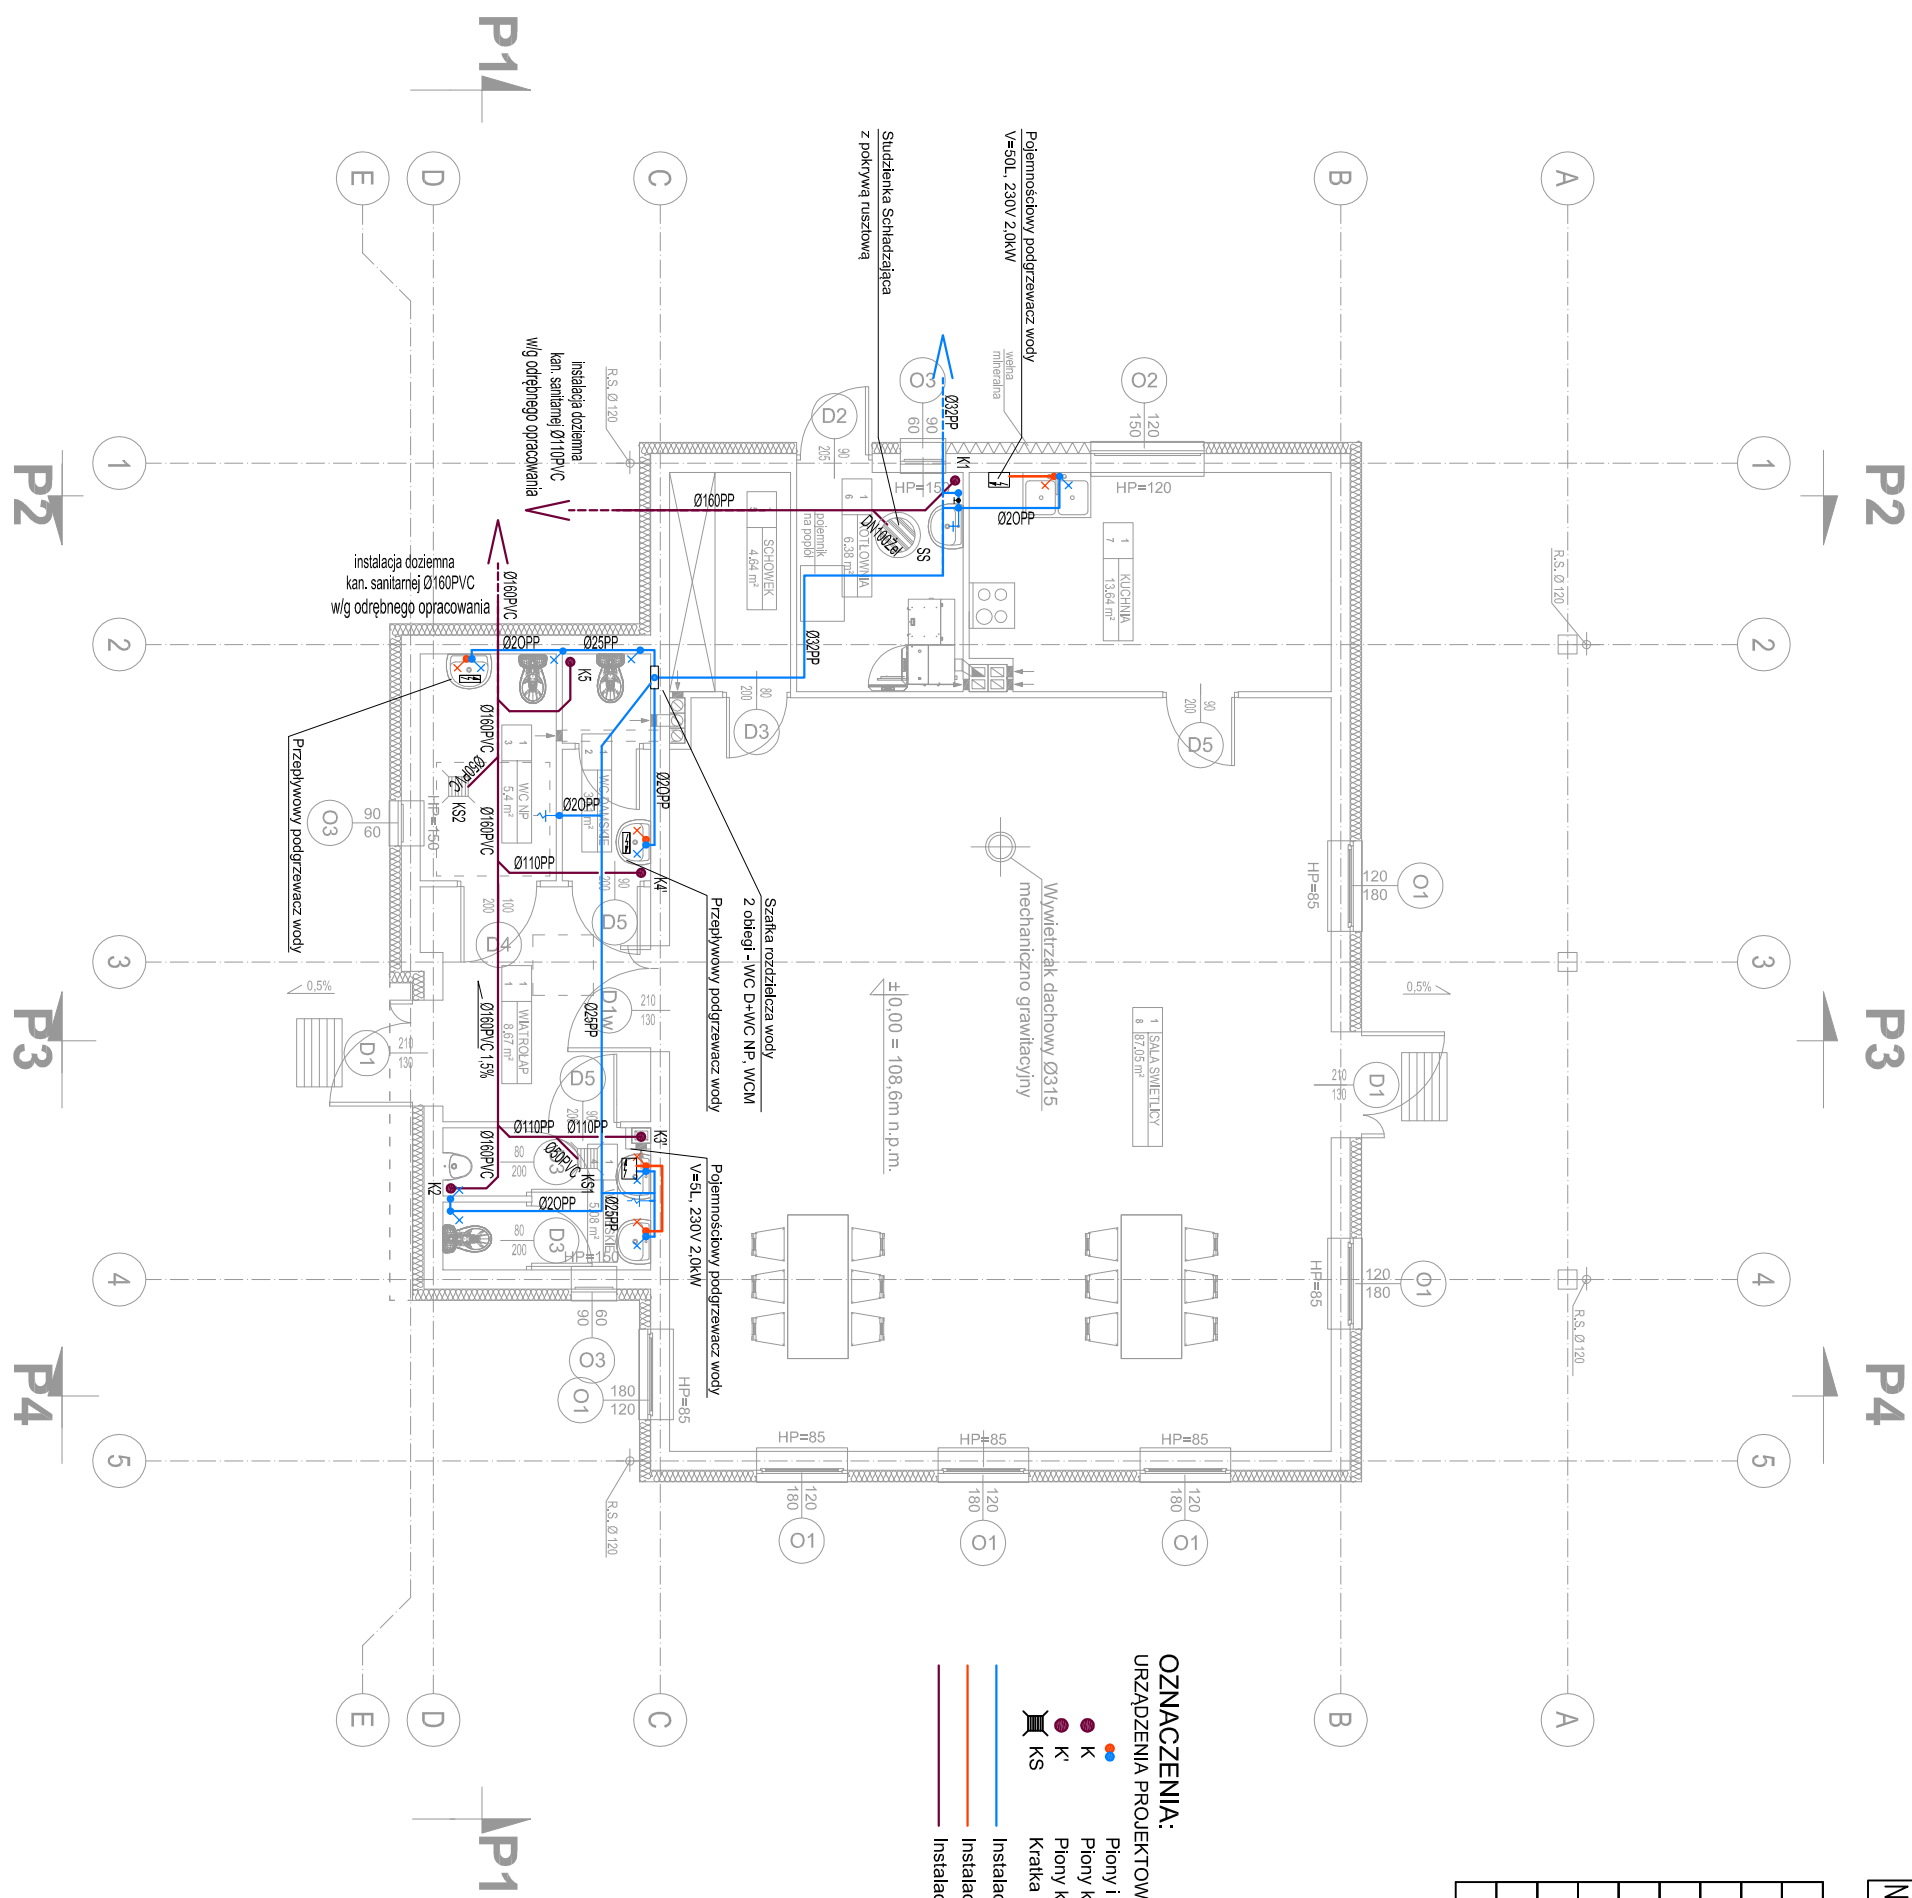







PARTER

NR POM.	NAZWA POM.	POW. m ²
1/1	WATROLAP	8,67
1/2	WC DAMSKIE	3,51
1/3	WC MĘSKIE	5,40
1/4	WC MĘSKIE	5,08
1/5	SCHOENK	4,64
1/6	KOTŁOWNIA	6,38
1/7	KUCHNIA	13,64
1/8	SALA ŚNIEMLYCY	87,05
Razem:		134,36



OZNACZENIA:
URZĄDZENIA PROJEKTOWANE

-  Piony i podejścia wodociągowe
-  Piony kanalizacji sanitarnej z wywiewką
-  Piony kanalizacji sanitarnej z aparatem odpowietrzającym
-  Krótka kanalizacyjna
-  Instalacja wody zimnej (w strzelię posadzkowej)
-  Instalacja wody ciepłej
-  Instalacja kanalizacji sanitarnej (w strzelię posadzkowej)

	
DOKUMENTACJA, ul. Stare Miasto 26/2, 82-200 Malbork NIP: 579-176-21-47 tel./ fax: +48 (56) 646 12 01, mobile: +48 692 99 08 99 REGON: 221144653 adres: ap.malbork.pl e-mail: ap@m.al.malbork.pl	
RZUT PARTERU Instalacje WOD-KAN	
Rysunek:	
Budowa świetlicy w Bronowie gm. Suż	
Projekt:	
Lokalizacja: dz. nr: 16/7 obr.: Bronowo, gm. Suż 14-240 Suż	
Inwestor:	
GMINA SUŻ ul. Józefa Wybickiego 6, 14-240 Suż	
Projektant: mgr inż. Adam Papaj upr. nr: 15291E/U/50	Podpis:
Sprawdzający: inż. Jacek Pionawski upr. nr POM/0138/P000/S04	Podpis:
Kreslę: mgr inż. T. Papaj	Podpis:
Data: 2018-06-14	Skala: 1:100 Branża: SANIT. Rys. nr: 10