


PARTER

NR POM.	NAZWA POM.	POW. m ²
1/1	WATROLAP	8,67
1/2	WC DAMSKIE	3,51
1/3	WC MIEŻDZOSPRAWNYCH	5,40
1/4	WC MĘSKIE	5,08
1/5	SCHOBER	4,64
1/6	KOTŁOWNIA	6,38
1/7	KUCHNIA	13,64
1/8	SALA ŚWIECIELY	87,05
Razem:		134,36

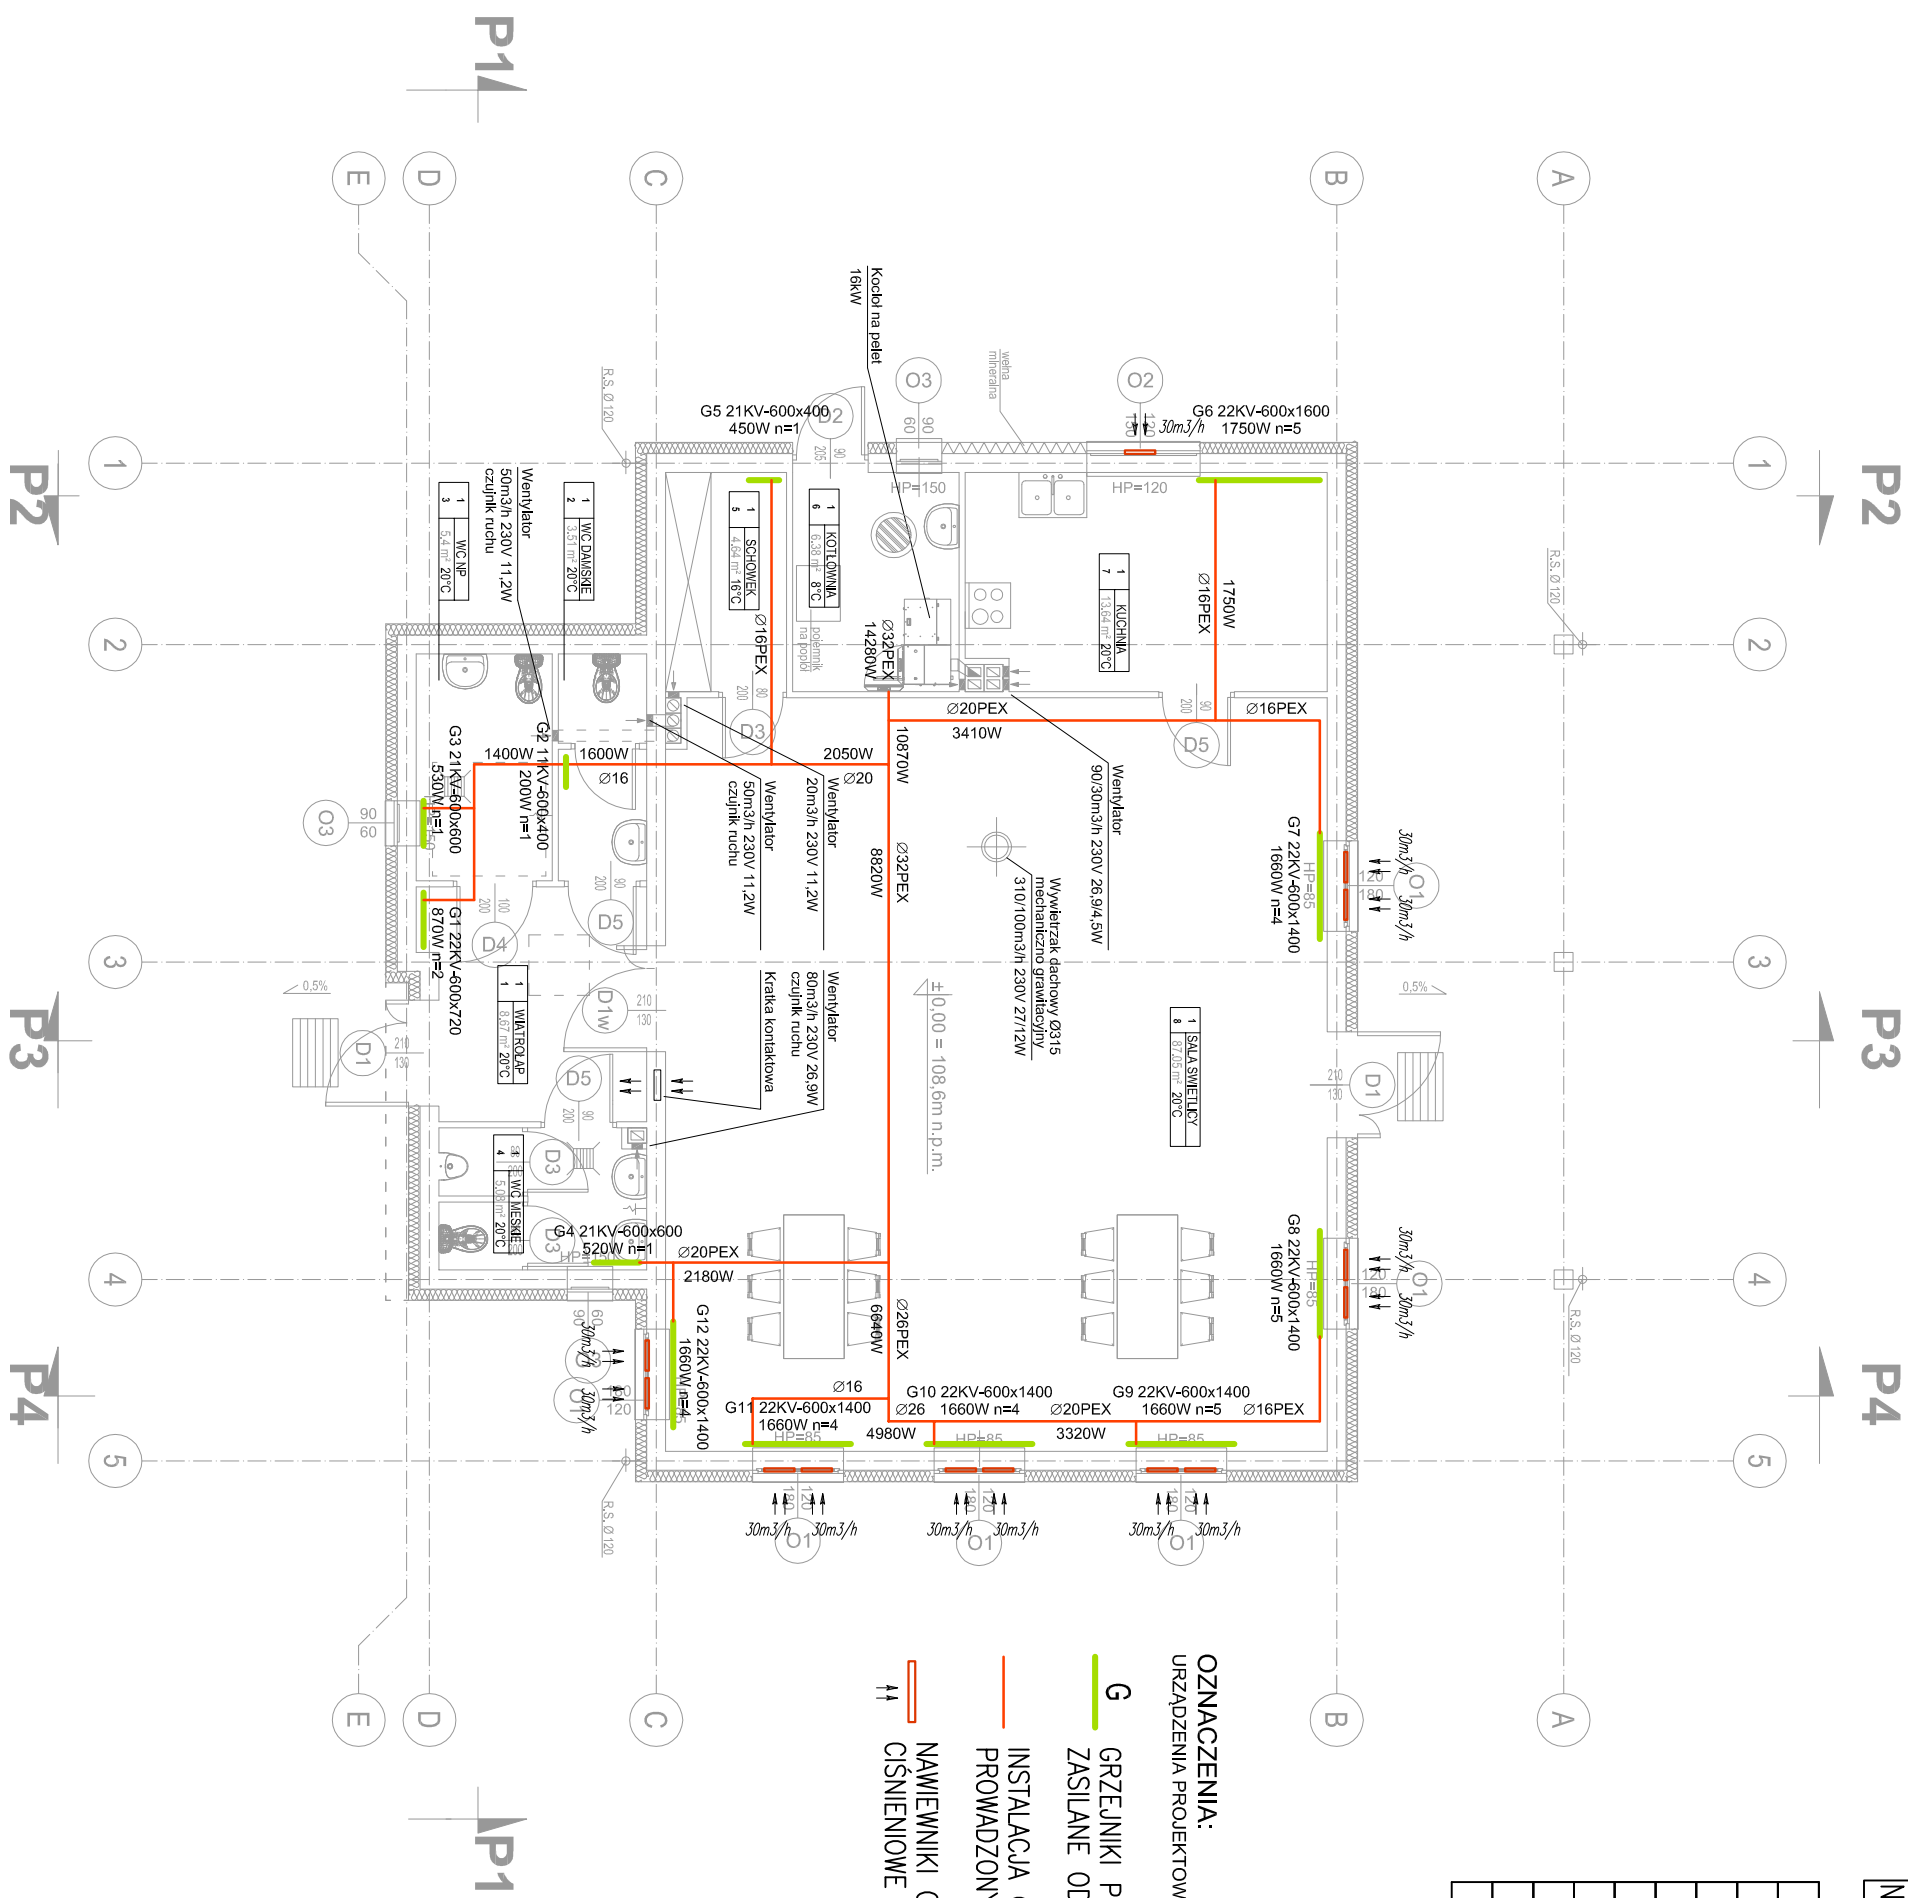


OZNACZENIA:
URZĄDZENIA PROJEKTOWANE

G GRZEJNIKI PŁYTOWE CV
ZASILANE OD DOKŁU

INSTALACJA C.O. Z RUR Pex-Al-Pex
PROWADZONYCH W POSADZKACH

NÁVŠTAVNÍCI OKENNÉ ČIŠŤENIE

		DOKUMENTACJA ARCHITEKTURA PLANOWANIE INWESTYCJE	
RZUT PARTERU Instalacje C.O. i wentylacji mech.		Rzutunek: Budowa świetlicy w Bronowcu gm. Susz	
Projekt: Budowa świetlicy w Bronowcu gm. Susz		Lokalizacja: dz. nr: 167 obr. Bronowo, gm. Susz 14-240 Susz	
Inwestor: GMINA SUSZ ul. Józefa Wybickiego 6, 14-240 Susz		Podpis: mgr inż. T. Papaj	
Projektant: mgr inż. Adam Papaj upr. nr 1529/ELE/90		Podpis: mgr inż. T. Papaj	
Sprawdzający: inż. Jacek Popowski upr. nr POM0139/P000/S04		Podpis: mgr inż. T. Papaj	
Kreslir: mgr inż. T. Papaj		Podpis: mgr inż. T. Papaj	
Data: 2018-06-14		Skala 1:100	
Branża: ARCH.		Rys. nr 11	