

UCHWAŁA Nr V/50/2019
Rady Miejskiej w Suszu
z dnia 28 marca 2019r.

w sprawie wyrażenia zgody na obciążenie odpłatną służebnością przesyłu nieruchomości stanowiącej własność Gminy Susz.

Na podstawie art. 18 ust. 2 pkt 9 lit. „a” ustawy z dnia 8 marca 1990 r. o samorządzie gminnym (j.t. Dz. U. z 2018 r. poz. 994 z późn. zm.¹) oraz art. 13 ust. 1 ustawy z dnia 21 sierpnia 1997 r. o gospodarce nieruchomościami (j.t. Dz. U. z 2018 r. poz. 2204 z późn. zm.²) Rada Miejska w Suszu uchwala, co następuje:

§ 1. Wyraża się zgodę na odpłatne obciążenie na czas nieokreślony służebnością przesyłu nieruchomości stanowiącej własność Gminy Susz, oznaczonej w ewidencji gruntów jako działka: nr 265/36 o pow. 0,5032 ha, objętej KW EL1II/00035701/5, prowadzonej przez Sąd Rejonowy Wydział V Ksiąg Wieczystych w Ławie, położonej w obrębie 1 miasta Susz, zgodnie z przebiegiem określonym w załączniku do niniejszej uchwały na rzecz POLSKA SPÓŁKA GAZOWNICTWA Spółka z o. o. ul. Wojciecha Bandurskiego 16, 33-100 Tarnów, Oddział Zakład Gazowniczy w Olsztynie, ul. Lubelska 42A, 10-409 Olsztyn.

§ 2. Wykonanie uchwały powierza się Burmistrzowi Susza.

§ 3. Uchwała wchodzi w życie z dniem podjęcia.

PRZEWODNICZĄCY RADY


Stanisław Blonkowski

¹ Zmiany tekstu wymienionej ustawy zostały ogłoszone w Dz. U. z 2018r. poz. 1000, poz. 1349, poz. 1432, poz. 2500

² Zmiany tekstu wymienionej ustawy zostały ogłoszone w Dz. U. z 2017r. poz. 1509, Dz.U. z 2018r., poz. 2348, Dz. U. z 2019r., poz. 270

PROJEKT PRZYŁĄCZA GAZU N. Ć. - PLAN ZAGOSPODAROWANIA TERENU

Załącznik do Uchwały Nr .../50/2019
Rady Miejskiej w Suszu
z dnia 28 marca 2019r.

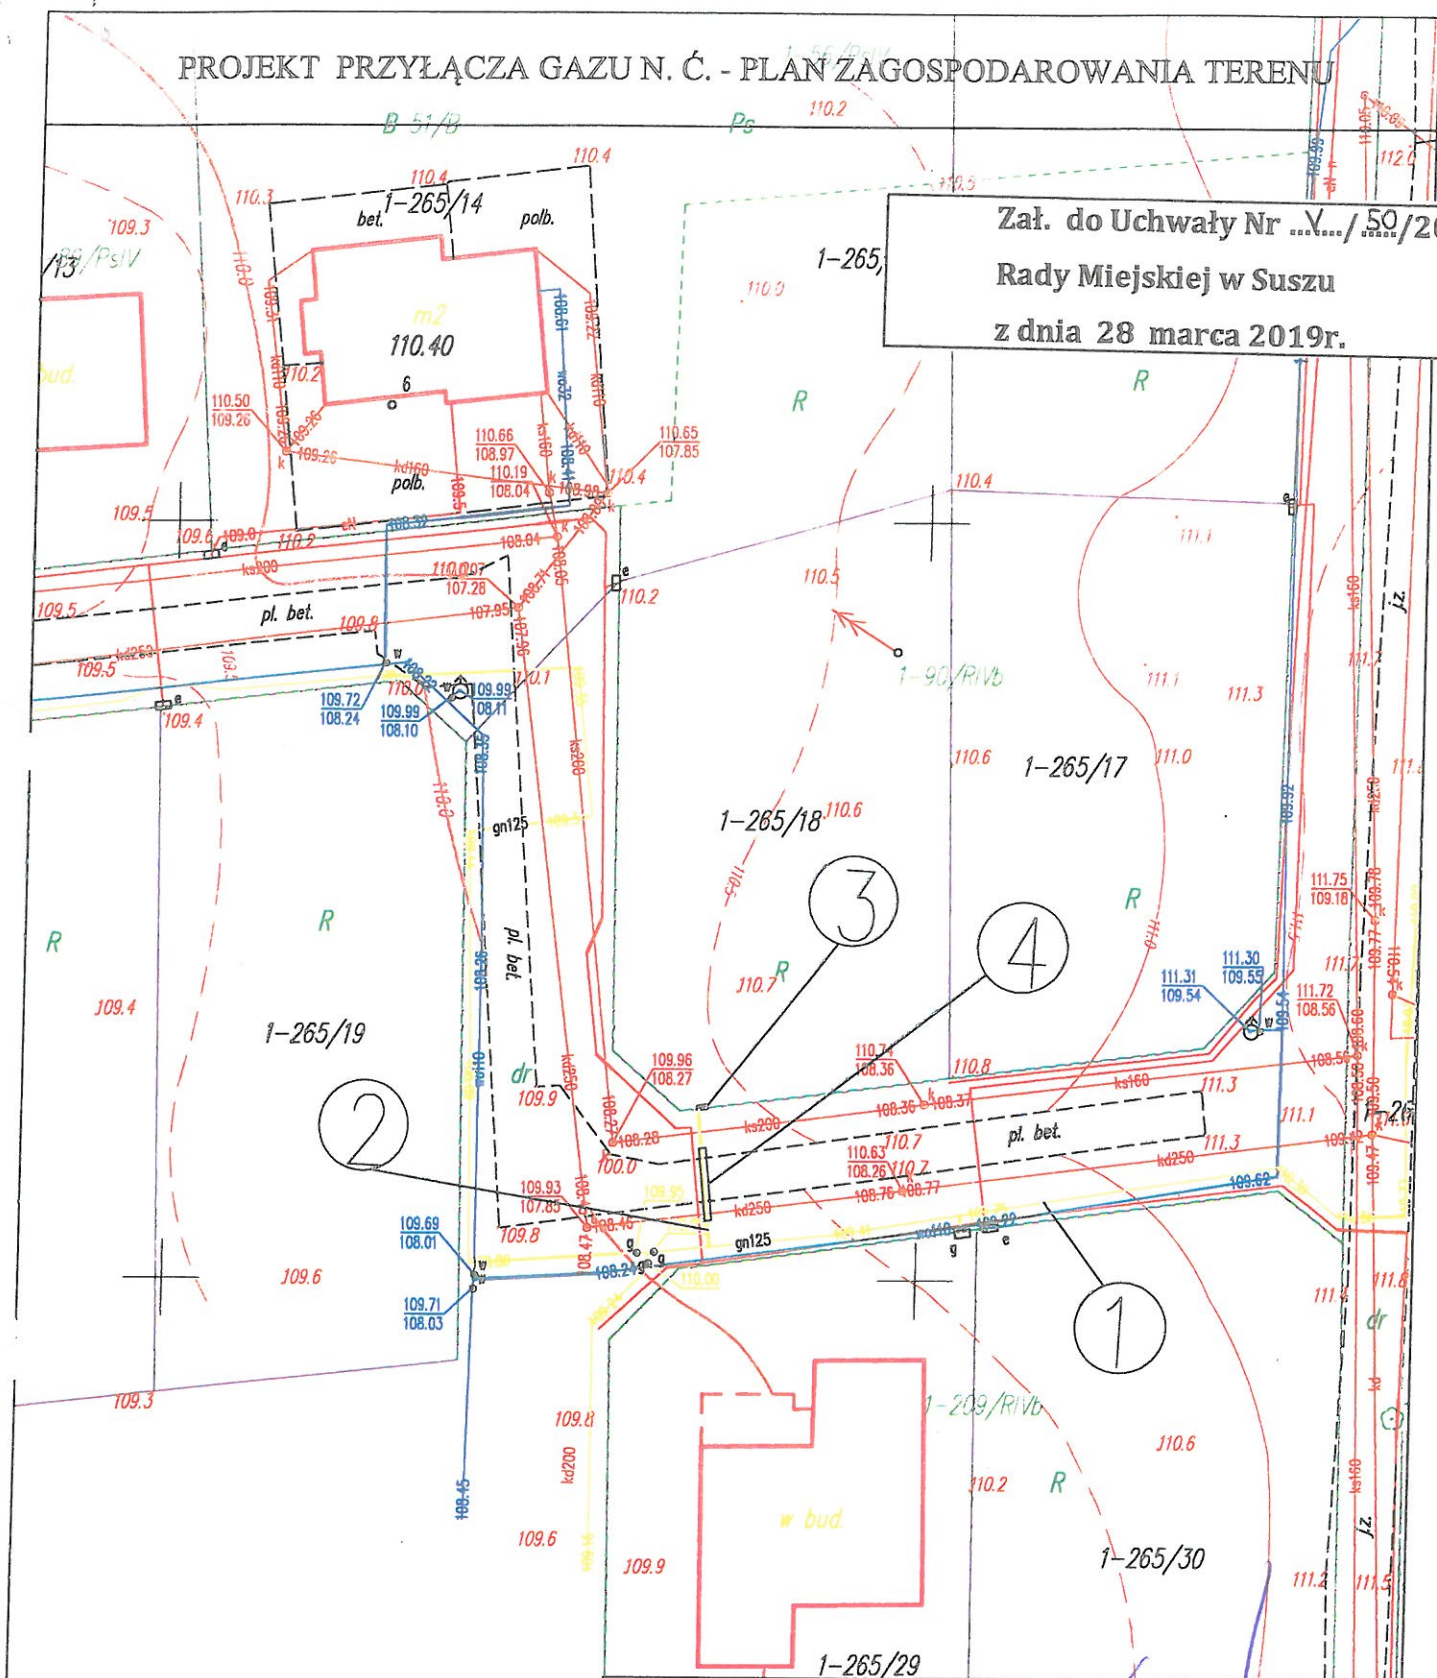

- OPIS:
1. ISTN. GAZOCIĄG N. C PE dn 125 [mm],
 2. PROJ. PRZYŁ. GAZU PE dn 40 [mm], L=9,1 m + odcinek pionowy
 3. PROJ. PUNKT NA K. G. I GAZOMIERZ (na granicy posesji)
 4. RURA OSŁONOWA DN. 90 PE, L=4,8M - przecisk

PRZEWODNICZĄCY RADY

Stanisław Blonkowski

WARMEX

Temat: PROJEKT BUDOWLANY PRZYŁĄCZA GAZU N.Ć. - PLAN ZAGOSPODAROWANIA

Obiekt: Budynek mieszkalny jednorodzinny

Skala 1:500

Adres: Susz, ul. 11 listopada, dz. nr 265/18

Data: 02.2019r.

Inwestor: PSG sp. z o.o. Oddział Zakład Gazowniczy w Olsztynie

Rys. nr 1

Projektował: mgr inż. Wojciech Grabowski, nr WAM/0113/PWOS/15

Podpis:

Aleksandra Kamińska

Podpis:

Obr. nr	Dz. nr	Właściciel	Przyłącze L (m)	Dokument uprawniający do korzystania z działki
1	265/18	Wojciech Bartosz Pyrzewski Małgorzata Pyrzewska	szafka na K.G. i gazomierz 1,5 m kolumna;	oświadczenie właścicieli
1	265/36	Gmina Susz ul. Wybickiego 6 14-240 Susz	9,1 m	