

ROZBUDOWA SIECI KANALIZACJI DESZCZOWEJ PRZY UL. KAR. STEFANA WYSZYŃSKIEGO W SUSZU

PROJEKT ZAGOSPODAROWANIA TERENU SKALA 1:500


"SANSYSTEMS" PRACOWNIA PROJEKTOWA INŻYNIERII SANITARNEJ "SANSYSTEMS" WOJCIECH PANEK
14-240 Susz, ul. Piłsudskiego 15, tel. 14 69 69 69 00, e-mail: sansystems@poczta.onet.pl

NAZWA INWESTYCJI: ROZBUDOWA SIECI KANALIZACJI DESZCZOWEJ PRZY UL. KAR. STEFANA WYSZYŃSKIEGO W SUSZU
STADIUM: PROJEKT BUDOWLANY

OBIEKT:	SIEĆ KANALIZACJI DESZCZOWEJ	DATA:	10.20.16r.
ADRES:	14-240 SUSZ, UL. KAR. STEFANA WYSZYŃSKIEGO	BRANŻA:	SANITARNA
INWESTOR:	GMINA SUSZ, UL. JÓZEFA WYBICKIEGO 6, 14-240 SUSZ	NR RYS.	1
TYTUŁ:	PROJEKT ZAGOSPODAROWANIA TERENU	SKALA:	1:500

PROJEKTOWAŁ: **inż. Wojciech Panek**
Uprawnienia budowlane do projektowania
bez ograniczeń w specjalności instalacyjnej
w zakresie sieci, instalacji i urządzeń
ciepłotnych, wentylacyjnych, gazowych,
wodociągowych i kanalizacyjnych
nr ewid. SWA 0151/POOS/14

Oświadczam, że mapa na której wykonano
niniejszy projekt zagospodarowania terenu
jest zgodna z oryginałem mapy do celów
projektowych wydanej przez PODGiK w Ilawie

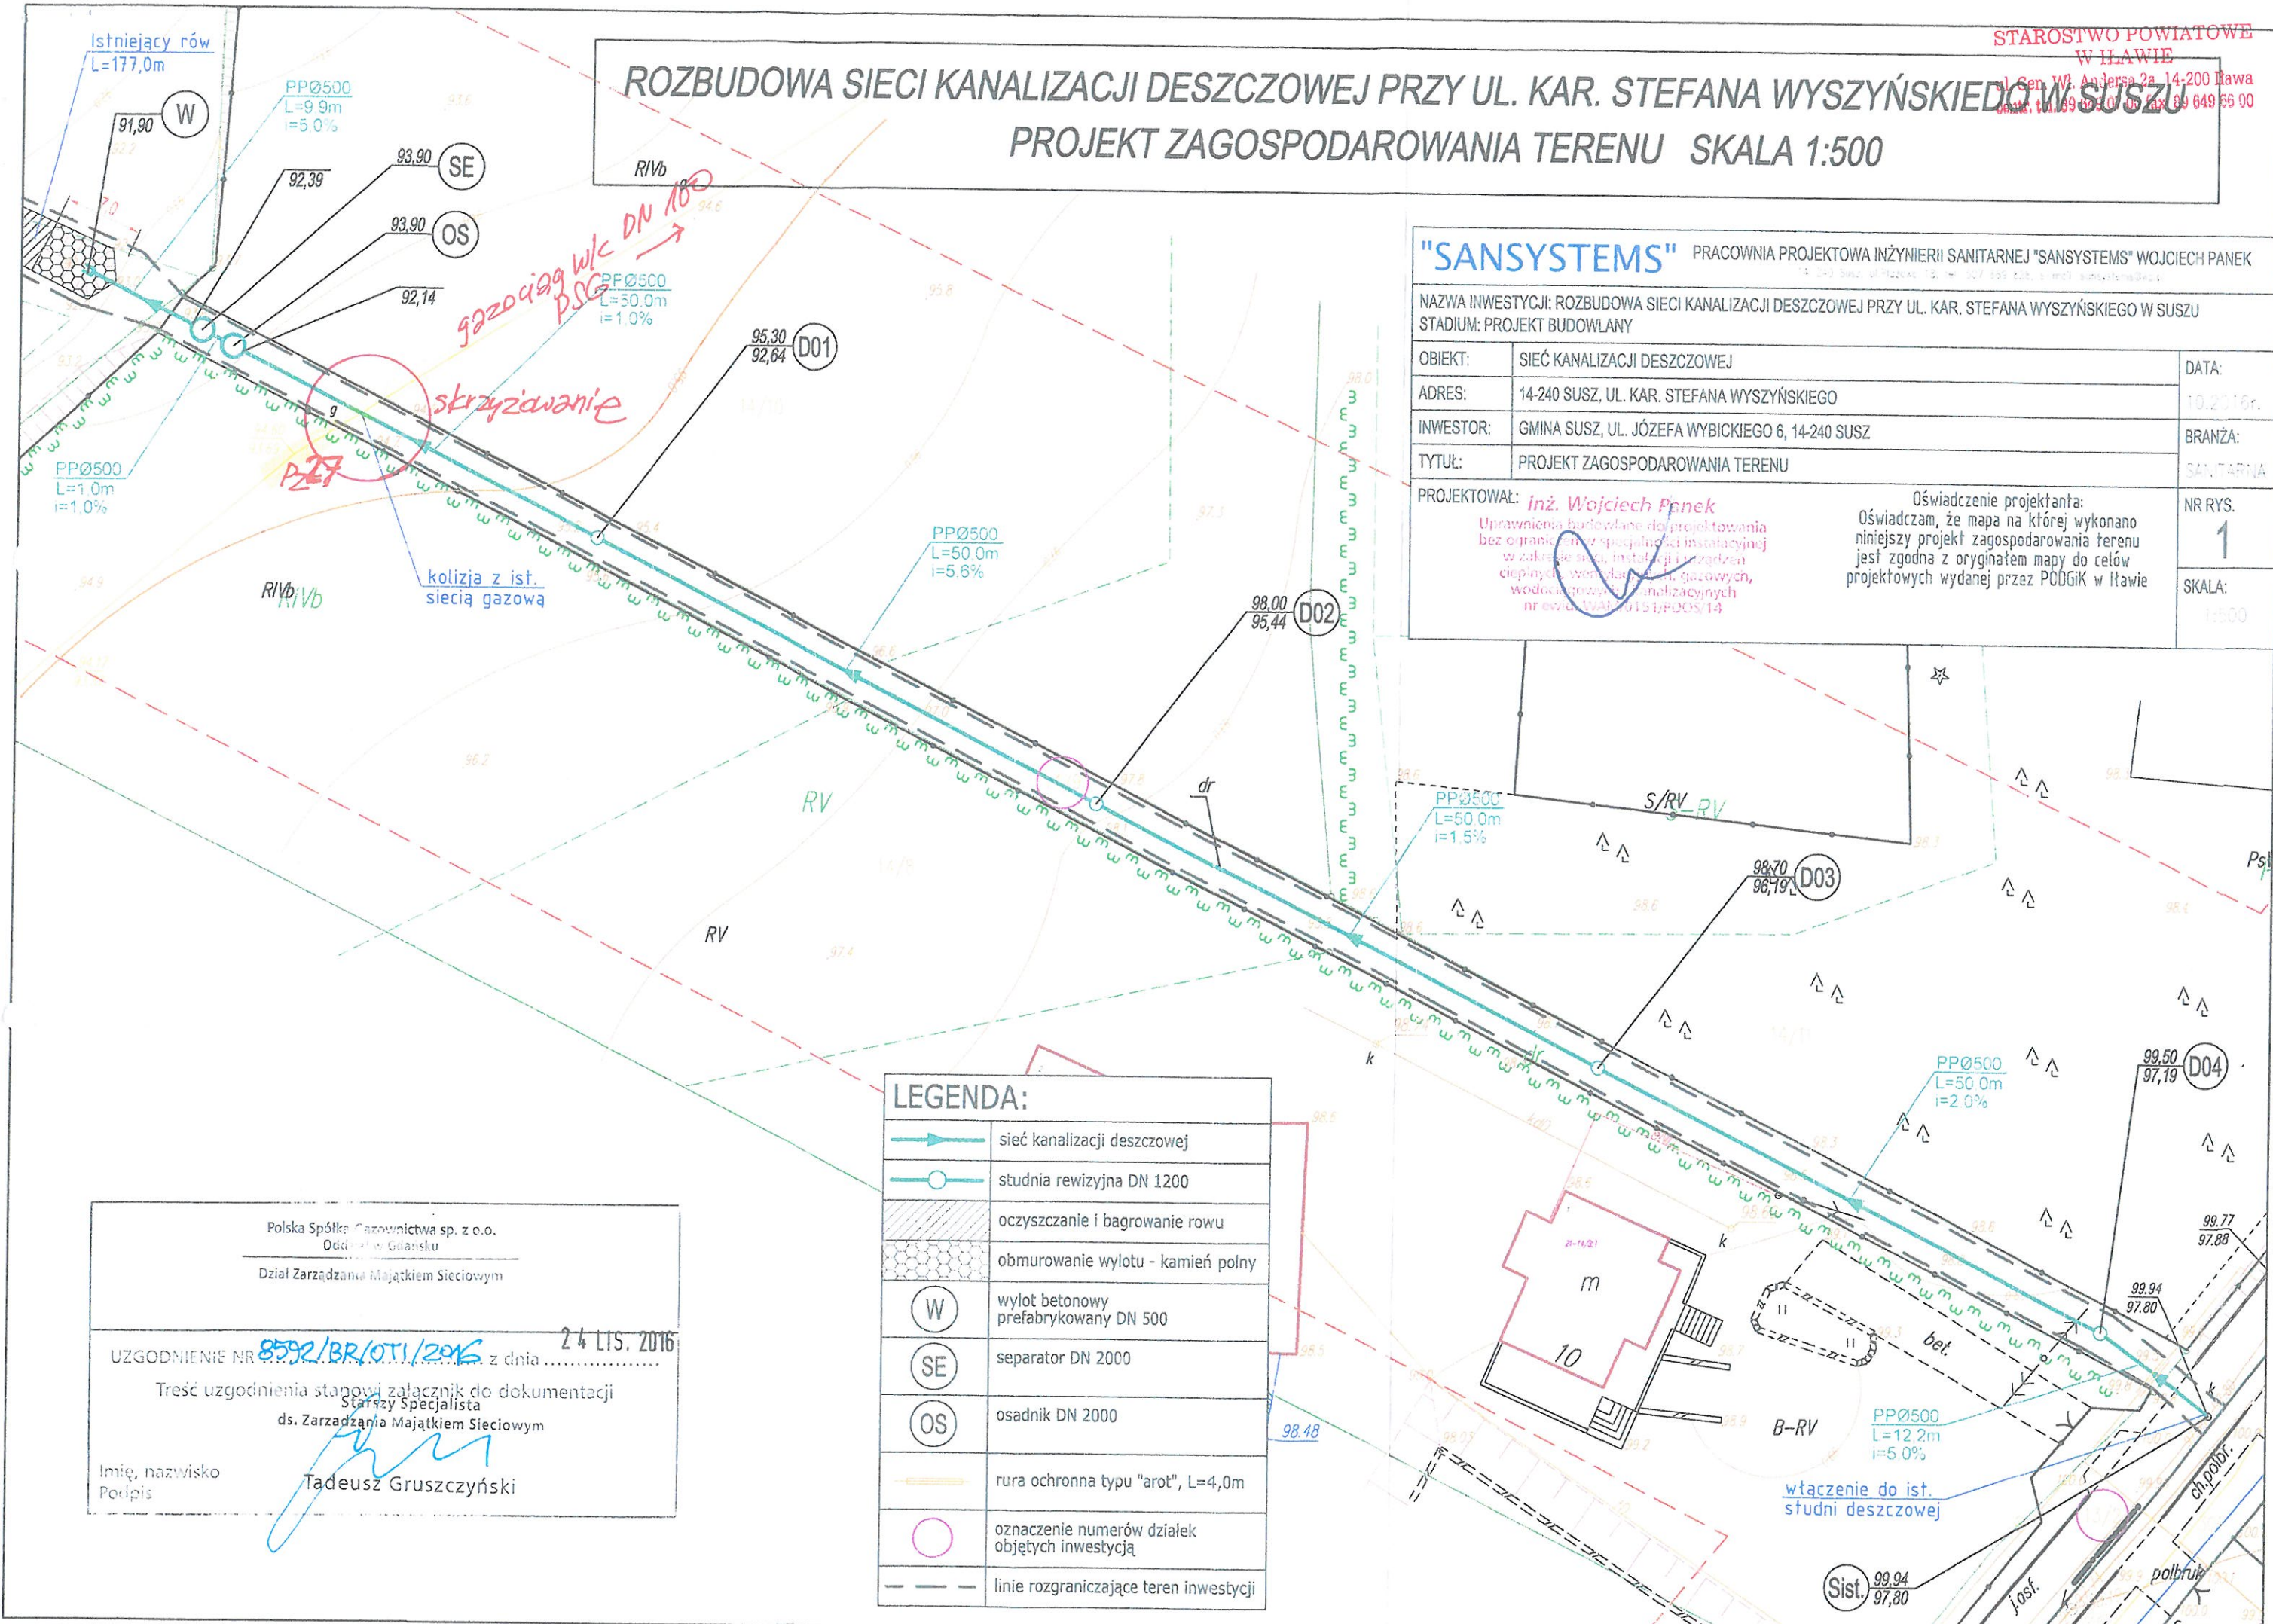

LEGENDA:

	sieć kanalizacji deszczowej
	studnia rewizyjna DN 1200
	oczyszczanie i bagrowanie rowu
	obmurowanie wylotu - kamień polny
	wylot betonowy prefabrykowany DN 500
	separator DN 2000
	osadnik DN 2000
	rura ochronna typu "arot", L=4,0m
	oznaczenie numerów działek objętych inwestycją
	linie rozgraniczające teren inwestycji

Polska Spółka Gazownictwa sp. z o.o.
Oddział w Gołomsku
Dział Zarządzania Majątkiem Sieciowym

UZGODNIENIE NR **8592/BR/OTI/2016** z dnia **24.11.2016**
Treść uzgodnienia stanowi załącznik do dokumentacji
Stary Specjalista
ds. Zarządzania Majątkiem Sieciowym

Imię, nazwisko
Podpis **Tadeusz Gruszczyński**