


BUDOWA SIECI KANALIZACJI DESZCZOWEJ PRZY UL. KAR. STEFANA WYSZYŃSKIEGO W SUSZU
PROJEKT ZAGOSPODAROWANIA TERENU SKALA 1:500

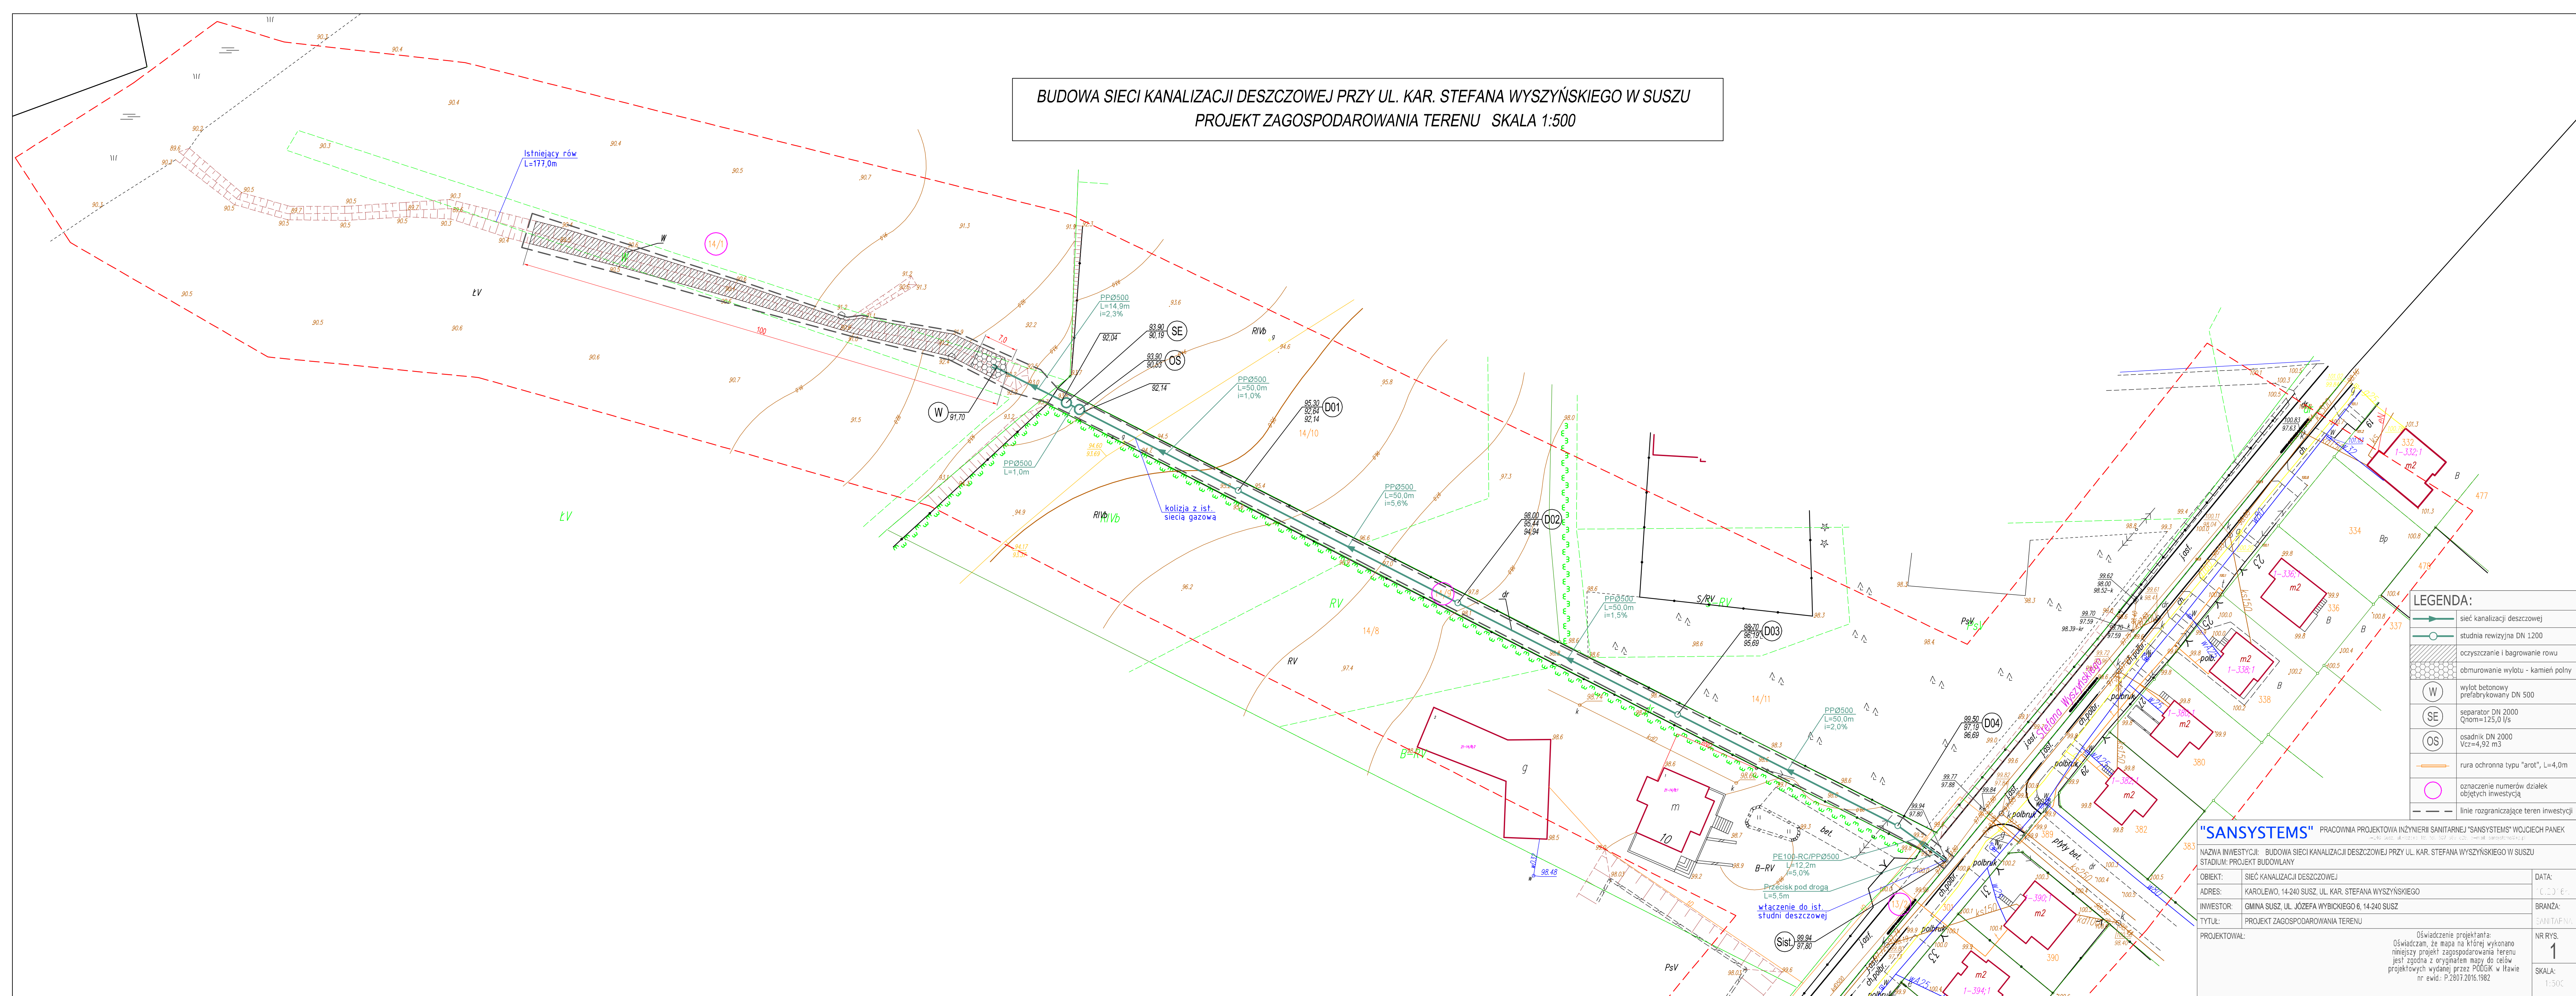

LEGENDA:	
	sieć kanalizacji deszczowej
	studnia rewizyjna DN 1200
	oczyszczanie i bagrowanie rowu
	obmurowanie wylotu - kamień polny
	wylot betonowy prefabrykowany DN 500
	separator DN 2000 Qnom=125,0 l/s
	osadnik DN 2000 Vcz=4,92 m3
	rura ochronna typu "arot", L=4,0m
	oznaczenie numerów działek objętych inwestycją
	linia rozgraniczająca teren inwestycji

"SANSYSTEMS" PRACOWNIA PROJEKTOWA INŻYNIERII SANITARNEJ "SANSYSTEMS" WOJCIECH PANEK <small>ul. Karłowicza 10, 14-240 Susz, tel. 17 73 50 10 00, e-mail: sansystems@wp.pl</small>	
NAZWA INWESTYCJI: BUDOWA SIECI KANALIZACJI DESZCZOWEJ PRZY UL. KAR. STEFANA WYSZYŃSKIEGO W SUSZU STADIUM: PROJEKT BUDOWLANY	
OBJEKT: SIEĆ KANALIZACJI DESZCZOWEJ	DATA: 11.01.2016
ADRES: KAROLEWO, 14-240 SUSZ, UL. KAR. STEFANA WYSZYŃSKIEGO	BRANŻA: SANITARNA
INWESTOR: GMINA SUSZ, UL. JÓZEFA WYBICKIEGO 6, 14-240 SUSZ	NR RYS. 1
TYTUŁ: PROJEKT ZAGOSPODAROWANIA TERENU	SKALA: 1:500
PROJEKTOWAŁ: <small>Oświadczam, że mapę na której wykonano niniejszy projekt zagospodarowania terenu jest zgodną z oryginałem mapy do celów projektowych wydanej przez P.O.G. G. w Warszawie nr ewid. P.2307.2016.1982</small>	