

UCHWAŁA Nr VI/68/2019

Rady Miejskiej w Suszu

z dnia 29 maja 2019r.

w sprawie wyrażenia zgody na obciążenie odpłatną służebnością przesyłu nieruchomości stanowiącej własność Gminy Susz.

Na podstawie art. 18 ust. 2 pkt 9 lit. „a” ustawy z dnia 8 marca 1990 r. o samorządzie gminnym (j.t. Dz. U. z 2019 r. poz. 506) oraz art. 13 ust. 1 ustawy z dnia 21 sierpnia 1997 r. o gospodarce nieruchomościami ((j.t. Dz. U. z 2018 r. poz. 2204 z późn.zm.,¹) Rada Miejska w Suszu uchwala, co następuje:

§ 1. Wyraża się zgodę na odpłatne obciążenie na czas nieokreślony służebnością przesyłu nieruchomości stanowiących własność Gminy Susz, oznaczonych w ewidencji gruntów jako działki: nr 23/33 o pow. 0,0147 ha, objętej księgą wieczysta KW EL11/00036319/7, nr 5 o pow. 0,2371 ha, objętej KW EL 11/00036319/7, nr 3/5 o pow. 0,0708 ha i nr 3/8 o pow. 6,5568 ha objętych księgą wieczysta KW EL 11/00035735/2 - wszystkie księgi prowadzone są przez Sąd Rejonowy Wydział V Ksiąg Wieczystych w Ławie, położone w obrębie 2 miasta Susz, zgodnie z przebiegiem określonym w załączniku do niniejszej uchwały na rzecz POLSKA SPÓŁKA GAZOWNICTWA Spółka z o.o. ul. Wojciecha Bandurskiego 16, 33-100 Tarnów, Oddział Zakład Gazowniczy w Olsztynie, ul. Lubelska 42A, 10-409 Olsztyn.

§ 2. Wykonanie uchwały powierza się Burmistrzowi Susza.

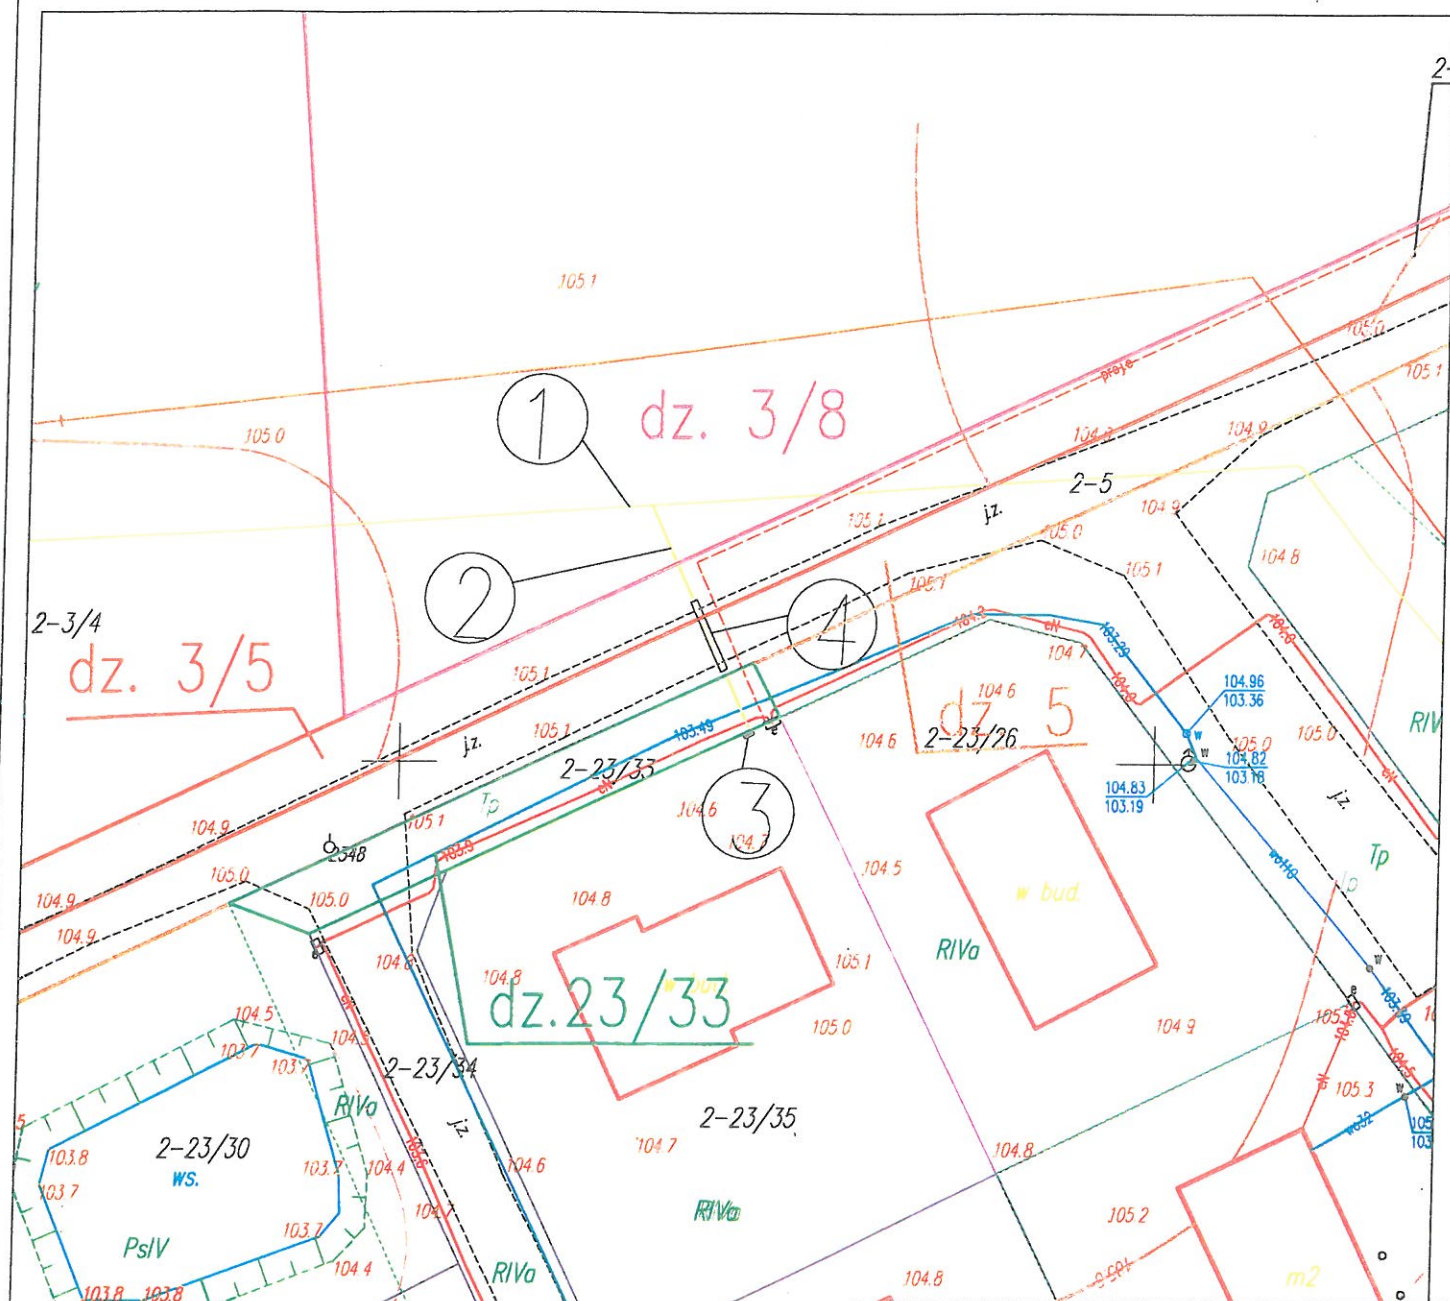
§ 3. Uchwała wchodzi w życie z dniem podjęcia.

WICEPRZEWODNICZĄCA RADY



Krystyna Maksimik

¹ Zmiany tekstu wymienionej ustawy zostały ogłoszone w Dz. U. z 2017r. poz. 1509, Dz.U. z 2018r., poz. 2348, Dz. U. z 2019r., poz. 270, poz. 492

PROJEKT PRZYŁĄCZA GAZU Ś.C. –PLAN ZAGOSPODAROWANIA TERENU



SZCZEGÓŁ SKALA 1:100

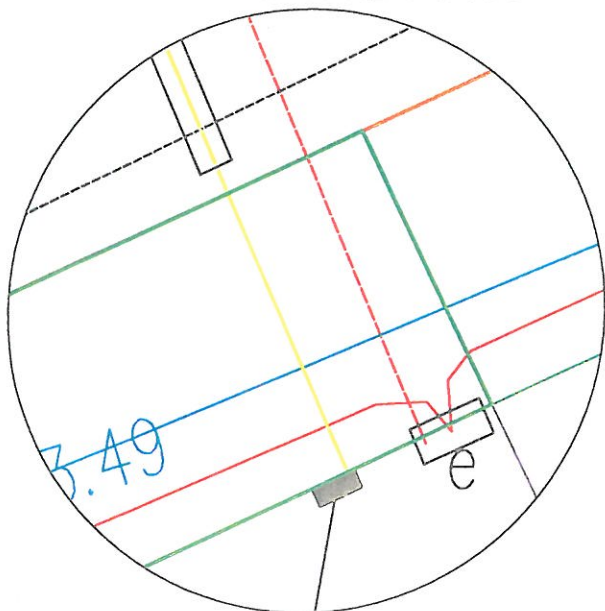

Załącznik do Uchwały Nr VI/68/2019
Rady Miejskiej w Suszu
z dnia 29 maja 2019r.

OPIS:

1. ISTN. GAZOCIĄG Ś.C stal dn 80 [mm],
2. PROJ. PRZYŁ. GAZU PE dn 32 [mm], L=16,3 m + odcinek pionowy
3. PROJ. PUNKT NA K. G., REDUKTOR I GAZOMIERZ (w linii ogrodzenia)
4. RURA OSŁONOWA DN 63 PE, L=5,0m - przeliczek

WICEPRZEWODNICZĄCA RADY

Krystyna Maksimik

WARMEX

Temat: PROJEKT BUDOWLANY PRZYŁĄCZA GAZU Ś.C. – PLAN ZAGOSPODAROWANIA

Obiekt: Budynek mieszkalny jednorodzinny

Skala 1:500

Adres: Susz, ul. Prabucka, dz. nr 23/35

marzec 2019

Inwestor: PSG sp. z o.o. Oddział Zakład Gazowniczy w Olsztynie

Rys. nr 1

Projektował:

mgr inż. Wojciech Grabowski, nr WAM/0113/PWCS/15

Podpis:

Marcelina Lange

Podpis: