

RADA MIEJSKA
w Suszu

UCHWAŁA Nr XIII/147/2019

Rady Miejskiej w Suszu

z dnia 19 grudnia 2019r.

w sprawie wyrażenia zgody na odpłatne obciążenie służebnością przesyłu nieruchomości stanowiącej własność Gminy Susz.

Na podstawie art. 18 ust. 2 pkt. 9 lit. „a” ustawy z dnia 8 marca 1990r. o samorządzie gminnym (Dz. U. z 2019 r. poz. 506 ze zm.¹) oraz art. 13 ust. 1 ustawy z dnia 21 sierpnia 1997r. o gospodarce nieruchomościami (Dz. U. z 2018 r. poz. 2204 ze zm.²), Rada Miejska w Suszu uchwala, co następuje:

§ 1. Wyraża się zgodę na odpłatne obciążenie na czas nieokreślony służebnością przesyłu nieruchomości stanowiącej własność Gminy Susz, oznaczonej w ewidencji gruntów jako działka nr 26/5 o pow. 0,0300ha, położonej w obrębie 2 miasta Susz, objętej księgą wieczysta KW EL11/00035735/2 prowadzoną przez Wydział V Ksiąg Wieczystych Sądu Rejonowego w Ławie, zgodnie z przebiegiem określonym w załączniku do niniejszej uchwały na rzecz ENERGA - OPERATOR Spółka Akcyjna z siedzibą w Gdańsku, Oddział Olsztyn, ul. Tuwima 6; 10-950 Olsztyn.

§ 2. Wykonanie uchwały powierza się Burmistrzowi Susza.

§ 3. Uchwała wchodzi w życie z dniem podjęcia.

PRZEWODNICZĄCY RADY

Stanisław Blonkowski

¹ Zmiany tekstu wymienionej ustawy zostały ogłoszone w Dz. U. z 2019r., poz. 1309, poz. 1696, poz. 1815 i poz. 1571.

² Zmiany tekstu wymienionej ustawy zostały ogłoszone w Dz. U. z 2017r., poz. 1509, Dz. U. z 2018r., poz. 2348, Dz. U. z 2019r., poz. 270, poz. 492, poz. 801, poz. 1309, poz. 1589, poz. 1716 i poz. 1924.

Załącznik do Uchwały Nr XIII/147/2019

Rady Miejskiej w Suszu

z dnia 19.12.2019r.


PRZEWODNICZĄCY RADY

Stanisław Blankowski

PROJEKT ZAGOSPODAROWANIA TERENU
SKALA 1:500

Projektowana sieć kablowa (wcinka)
YAKXS 4 x 120 SE, L = 9/14 m

Istniejący kabel YAKXS 4 x 120 SE
(st. transf. T-71759, obwód nr 100)

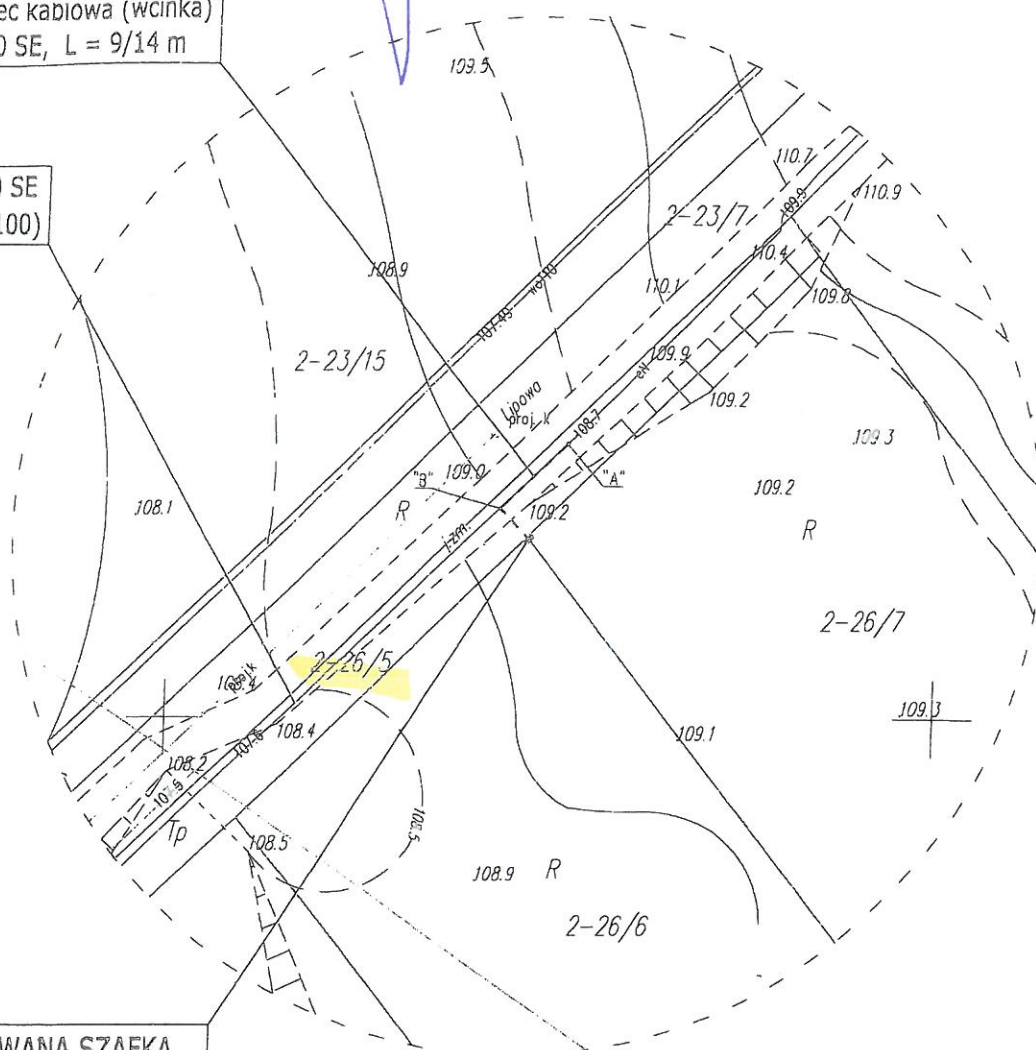

PROJEKTOWANA SZAFKA
POMIAROWA
P2-Rs/LZV/F
zasila działki nr 26/6, 26/7
R < 30 Ω (Fe Zn 30 x 4 mm, uziom φ Fe Cu 14,2)

Gmina Susz zgodnie z lokalizacją
projektowanej sieci kablowej energetycznej
0,4 kV na działce gminnej nr. 26/5
obręb 2 miasta Susz na warunkach
wydanych w piśmie Dm. 7012.49.1.2019
z dnia 21.02.2019

INSPEKTOR

Nr zlecenia OBI/23/1901425

BIURO PROJEKTOWE "ELTOM" TOMASZ KASPROWICZ
UL. KWIDZYŃSKA 9, 14 - 200 ŁAWA

BIURO PROJEKTOWE "ELTOM" TOMASZ KASPROWICZ UL. KWIDZYŃSKA 9, 14 - 200 ŁAWA			
Skala 1:500	Investor	ENERGA OPERATOR SA, Oddział w Olsztynie 10 - 950 Olsztyn, ul. Tuwima 6	
Data wrzesień 2019	Temat rysunku	Trasa projektowanej sieci kablowej 0,4 kV (wcinka) wraz z szafką pomiarową dla działek nr 26/6, 26/7	
	Adres Inwestycji	SUSZ, ul. LIPOWA, dz. nr 26/5, 26/6, 26/7 - obr. 02	
Projektował	inż. T. KASPROWICZ	Podpis	Nr rysunku

SZCZEGÓŁ

