

RADA MIEJSKA
w Suszu

Zał. Nr 28 do protokołu Nr 28/2020
z Sesji Rady Miejskiej w Suszu
z dnia 06 lutego 2020 r.

U C H W A Ł A Nr XIV/163/2020
Rady Miejskiej w Suszu
z dnia 06 lutego 2020r.

w sprawie wyrażenia zgody na odpłatne obciążenie służebnością przesyłu nieruchomości stanowiącej własność Gminy Susz.

Na podstawie art. 18 ust. 2 pkt 9 lit. „a” ustawy z dnia 8 marca 1990r. o samorządzie gminnym (j.t. Dz. U. z 2019r. poz. 506 z późn. zm.¹) oraz art. 13 ust. 1 ustawy z dnia 21 sierpnia 1997r. o gospodarce nieruchomościami (Dz. U. z 2020r. poz. 65) Rada Miejska w Suszu uchwala, co następuje:

§ 1. Wyraża się zgodę na odpłatne obciążenie na czas nieokreślony służebnością przesyłu nieruchomości stanowiącej własność Gminy Susz, oznaczonej w ewidencji gruntów jako działka nr 265/36 o pow. 0,5032 ha, położona w obrębie 1 miasta Susz, objęte KW EL11/00035701/5 prowadzoną przez Wydział V Ksiąg Wieczystych Sądu Rejonowego w Ławie, zgodnie z przebiegiem określonym w załączniku do niniejszej uchwały na rzecz POLSKA SPÓŁKA GAZOWNICTWA Spółka z o.o. z siedzibą w Tarnowie, Oddział Zakład Gazowniczy w Olsztynie, ul. Lubelska 42A.

§ 2. Wykonanie uchwały powierza się Burmistrzowi Susza.


§ 3. Uchwała wchodzi w życie z dniem podjęcia.

PRZEWODNICZĄCY RADY

Stanisław Blonkowski

¹ Zmiany tekstu wymienionej ustawy zostały ogłoszone w Dz. U. z 2019r. , poz. 1309, poz. 1696, poz. 1815, poz. 1571.

PROJEKT PRZYŁĄCZA GAZU N.C. – PLAN ZAGOSPODAROWANIA TERENU

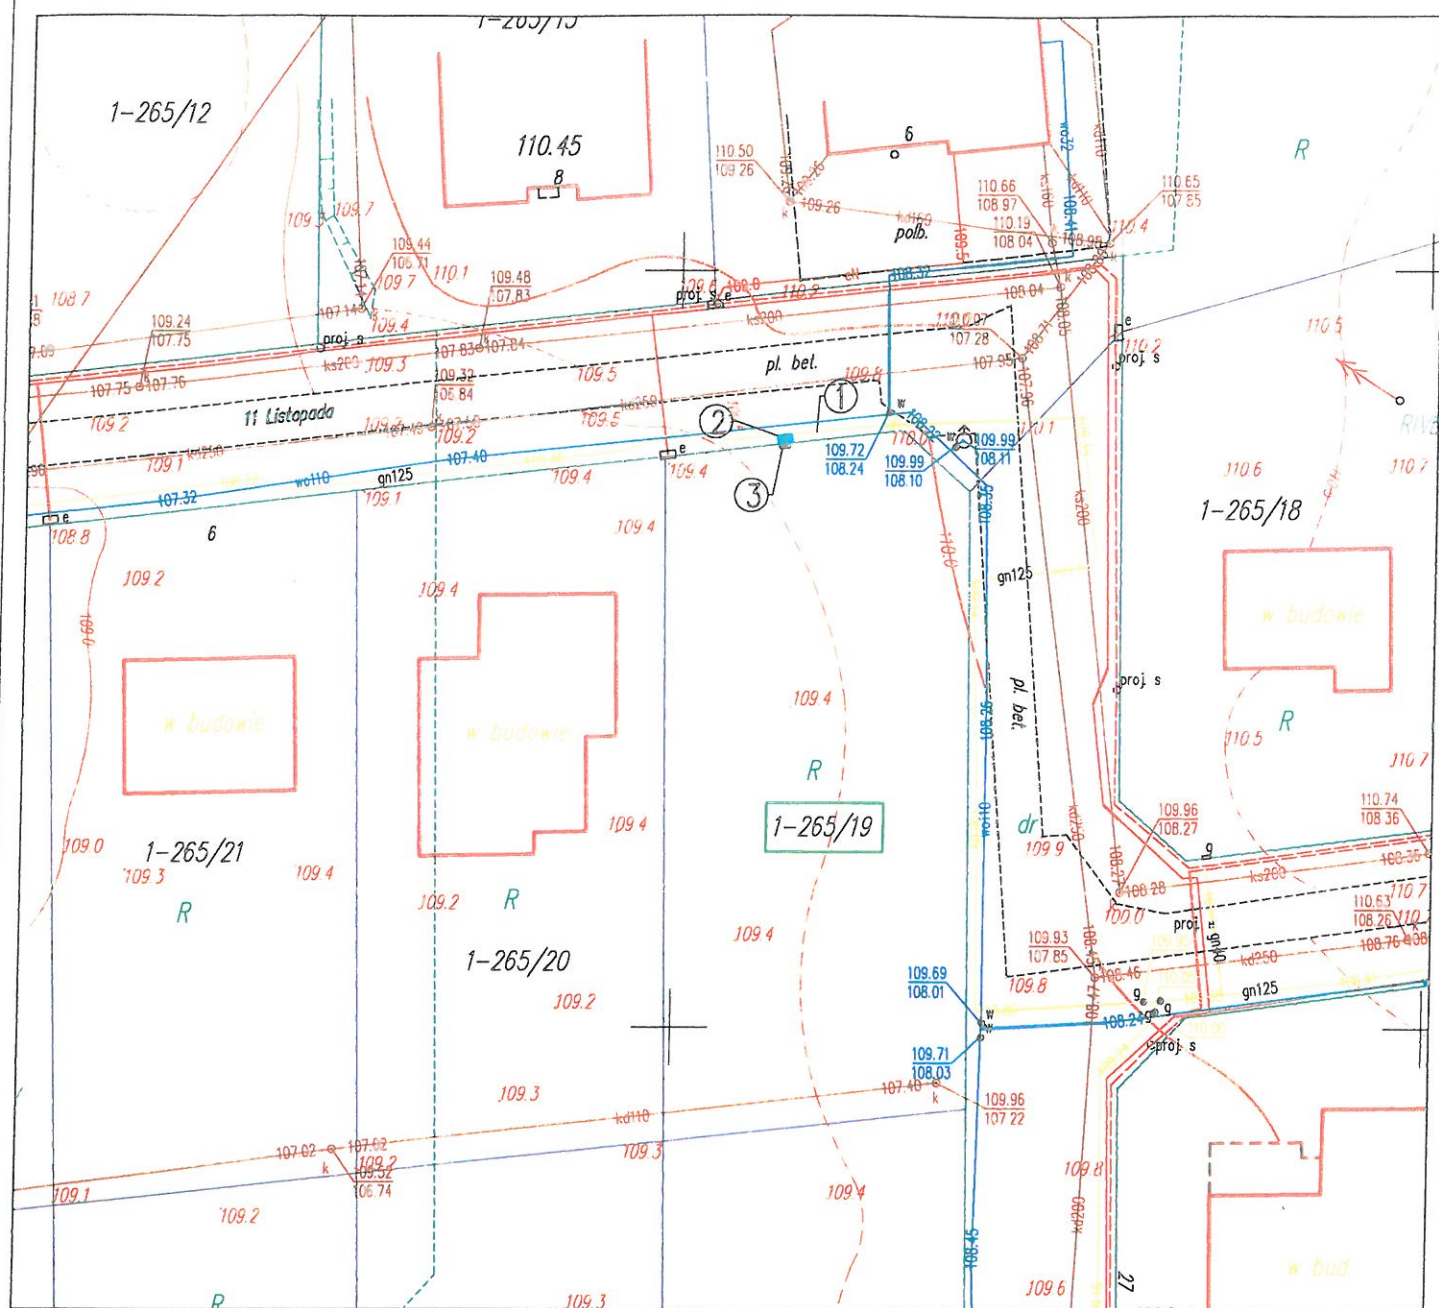

 EKSPLOATACYJNY

Załącznik do Uchwały Nr XIV/163/20
Rady Miejskiej w Suszu
z dnia 06 lutego 2020 r.

PRZEWODNICZĄCY RADY

OPIS:

1. ISTN. GAZOCIĄG N. C PE dn 125 [mm],
2. PROJ. PRZYŁ. GAZU PE dn 40 [mm], L= 0,6 m - odcinek pionowy
3. PROJ. PUNKT NA K. G., GAZOMIERZ (w linii ogrodzenia)

DANE DOTYCZĄCE PRZYLĄCZA NA DZ. NR 265/36:

- CIŚNIENIE: NISKIE
- MATERIAŁ / ŚREDNICA: PE 100 / DN40mm
- DŁUGOŚĆ: L= 0,6 m
- pas eksploatacyjny 0,6 m x 1,0 m = 0,6 m²
- powierzchnia zajmowana na nieruchomości niezbędna do realizacji robót budowlano- montażowych 2,00 m x 2,0 m = 4,00 m²

WARMEX

Temat: PROJEKT BUDOWLANY PRZYŁĄCZA GAZU N.C. – PLAN ZAGOSPODAROWANIA

Objekt: Budynek mieszkalny jednorodzinny

Skala 1:500

Adres: Susz ul. 11 Listopada dz. nr 265/19

Data: 12.2019

Inwestor: PSG sp. z o.o. Oddział Zakład Gazowniczy w Olsztynie

Rys. nr 1

Projektował:

mjr inż. Wojciech Grabowski, nr WAW/D113/PWCS/15

Podpis:

inż. Iga Tyburska

Podpis: