

UCHWAŁA Nr XIV/164/2020

Rady Miejskiej w Suszu

z dnia 06 lutego 2020r.

w sprawie wyrażenia zgody na odpłatne obciążenie służebnością przesyłu nieruchomości stanowiącej własność Gminy Susz.

Na podstawie art. 18 ust. 2 pkt 9 lit. „a” ustawy z dnia 8 marca 1990 r. o samorządzie gminnym (j.t. Dz. U. z 2019 r. poz. 506 z późn. zm.¹) oraz art. 13 ust. 1 ustawy z dnia 21 sierpnia 1997 r. o gospodarce nieruchomościami (j.t. Dz. U. z 2020 r. poz. 65) Rada Miejska w Suszu uchwala, co następuje:

§ 1. Wyraża się zgodę na odpłatne obciążenie na czas nieokreślony służebnością przesyłu nieruchomości stanowiącej własność Gminy Susz, oznaczonej w ewidencji gruntów jako działka Nr 131 o pow. 1,3700 ha, objętej KW EL11/00037821/6 prowadzoną przez Wydział V Ksiąg Wieczystych Sądu Rejonowego w Ławie, położoną w obrębie 30 REDAKI, gmina Susz, zgodnie z przebiegiem określonym w załączniku do niniejszej uchwały na rzecz ENERGIA - OPERATOR Spółka Akcyjna z siedzibą w Gdańsku Oddział w Olsztynie.

§ 2. Wykonanie uchwały powierza się Burmistrzowi Susza.

§ 3. Uchwała wchodzi w życie z dniem podjęcia.

PRZEWODNICZĄCY RADY


Stanisław Błonski


¹ Zmiany tekstu wymienionej ustawy zostały ogłoszone w Dz. U. z 2019r., poz. 1309, poz. 1696, poz. 1815, poz. 1571.

PROJEKT ZAGOSPODAROWANIA TERENU
SKALA 1:500

Projektowane przyłącze kablowe
YAKXS 4 x 70 SE, L = 2,5/17 m

Istn. stanowisko
słupowe nr 101/N-10/ŻN

PROJEKTOWANA SZAFKA
POMIAROWA
P1-Rs/LZV/F
zasila działkę nr 113/2
R < 30 Ω (Fe Zn 30 x 4 mm, uziom φ Fe Cu 14,2)

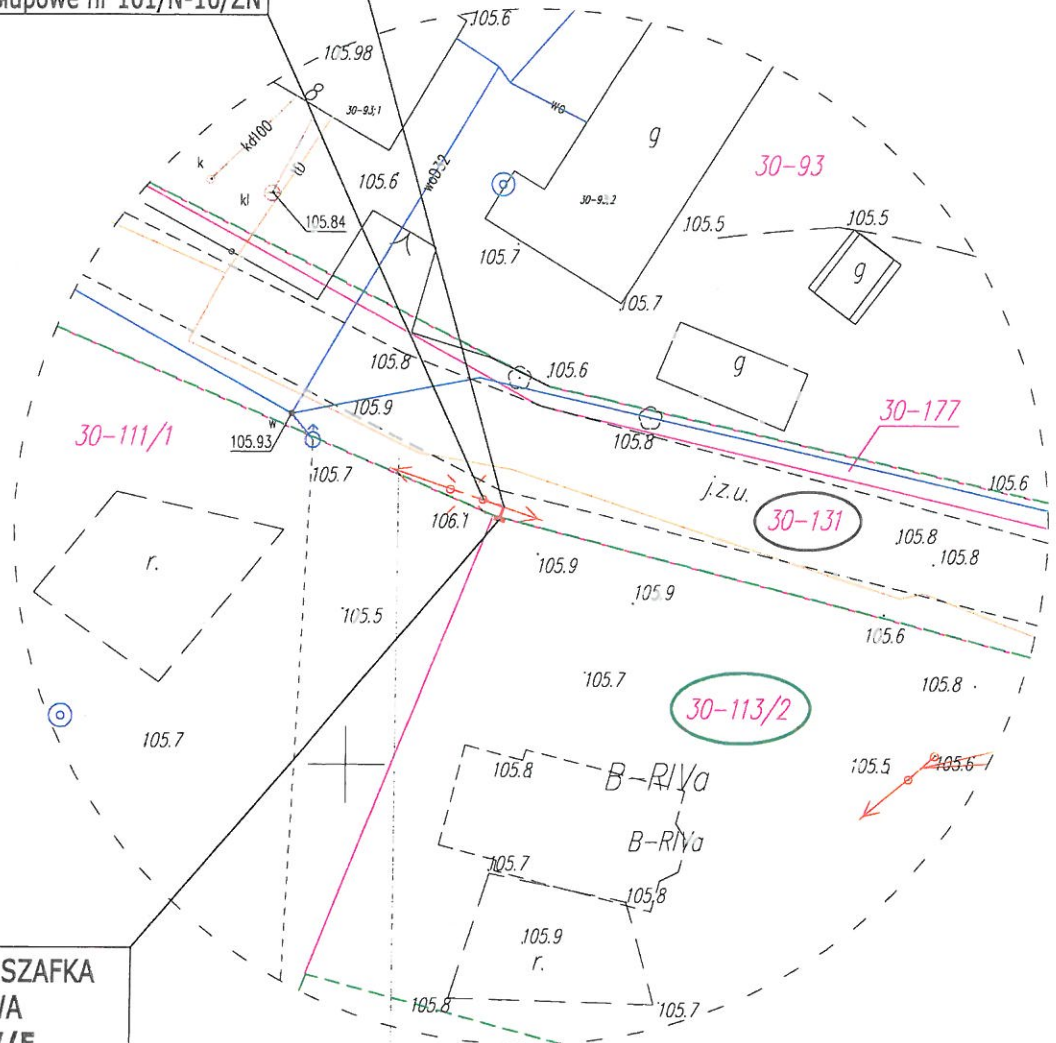

Załącznik do Uchwały Nr XIV. / 164 / 2020
Rady Miejskiej w Suszu
z dnia 06.11.2020 r. **PRZEDKŁADACZY RADY**

Nr zlecenia OBI/23/1902077 *Stanisław Blonkowski*

BIURO PROJEKTOWE "ELTOM" TOMASZ KASPROWICZ
UL. KWIDZYŃSKA 9, 14 - 200 ŁAWA

BIURO PROJEKTOWE "ELTOM" TOMASZ KASPROWICZ			
UL. KWIDZYŃSKA 9, 14 - 200 ŁAWA			
Skala 1:500	Investor	ENERGA OPERATOR SA, Oddział w Olsztynie 10 - 950 Olsztyn, ul. Tuwima 6	
Data listopad 2019	Temat rysunku	Trasa projektowanego przyłącza kablowego 0,4 kV wraz z szafką pomiarową dla działki nr 113/2 - obr. 30	
	Adres Inwestycji	REDAKI, gm. SUSZ, dz. nr 131, 113/2 - obr. 30	
Projektował inż. T. KASPROWICZ upr. bud. WAM/0097/PWOE/12		Podpis	Nr rysunku 1

SZCZEGÓŁ

