


PROJEKT
ZAGOSPODAROWANIA TERENU
SKALA 1:500

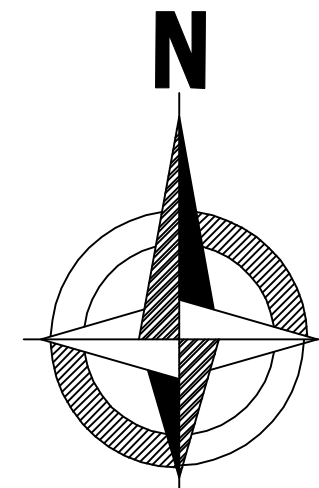

LEGENDA :

1. BUDYNEK GARAŻU OSP W TRAKCIE REALIZACJI
2. ISTNIEJĄCY GARAŻ OSP
3. ISTNIEJĄCA ŚWIETLICA WIEJSKA

WG OPRACOWANIA PIERWOTNEGO


	Projektowane dojścia, opaski, chodniki
	Projektowana zieleń
	Obszar oddziaływania inwestycji- granice działek inwestora
	Zakres aktualizacji mapy
	Nieprzekraczalna linia zabudowy
	Projektowane przyłącze wodociągowe
	PROJ. KABEL nN, WLZ

----- Projektowane przyłącze kanalizacji sanitarnej - wg opracowania zamiennego

Potwierdzam zgodność mapy z oryginałem przyjętym do zasobów powiatowego ośrodka dokumentacji geodezyjnej w Iławie pod nr P.2807.2018.1704 z dn. 25.09.2018r.

Niniejsza mapa spełnia kryteria określone w Rozp. MGPIB z dn. 21.02.95r.
i Rozp. MSWiA z dn. 9.11.11r. i służy jako MAPA DO CELÓW PROJEKTOWYCH

PRACOWNIA PROJEKTOWA inż. BOGDAN MOTYLIŃSKI BUDOWNICTWO I INWESTYCJE I NADZORY www.bin-ilawa.pl ul. Dąbrowskiego 46B/3A, 14-200 Iława 606 806 277, bin_ilawa@wp.pl		OPRACOWANIE: ZAMIENNY PROJEKT BUDOWLANY BUDOWY GARAŻU OSP	
PROJEKTANT SPEC. DROGOWEJ.: inż. Bogdan Motyliński uprawnienia do projektowania i kierowania robotami budowlanymi w specjalności konstrukcyjno-budowlanej obejmującej również drogi i mosty bez ograniczeń upr. nr WAM/0097/PWOK/04		ADRES: Gmina Susz, obręb 0016 Jakubowo Kisielićkie, dz. nr 110/3, 110/2 123/3 INWESTOR: Gmina Susz 14-240 Susz, ul. Wybickiego 6	
PROJEKTANT SPEC. ARCHIT.: mgr inż. arch. Krzysztof Zakrzewski uprawnienia budowlane do projektowania bez ograniczeń w specjalności architektonicznej i w ograniczonym zakresie w specjalności konstrukcyjno-budowlanej upr. nr GPI 7342/135/TO/G4		SPRAWDZAJĄCY SPEC. ARCHIT.: mgr inż. arch. Marcin Kąkolowski uprawnienia budowlane do projektowania bez ograniczeń architektonicznej do projektowania bez ograniczeń upr. nr 1/NM OKK/2007	
PROJEKTANT SPEC. SANITARNEJ.: inż. Damian Trzebiatowski uprawnienia budowlane do projektowania bez ograniczeń w specjalności instalacyjnej w zakresie sieci, instalacji i urządzeń cieplnych, wentylacyjnych, gazowych, wodociągowych i kanalizacyjnych upr. nr WAM/0050/POOS/06		SPRAWDZAJĄCY SPEC. SANITARNEJ.: inż. Piotr Święcki uprawnienia budowlane do projektowania bez ograniczeń instalacyjnej w zakresie sieci, instalacji i urządzeń cieplnych, wentylacyjnych, gazowych, wodociągowych i kanalizacyjnych upr. nr WAM/0125/POOS/06	
PROJEKTANT SPEC. ELEKTRYCZNEJ.: inż. Tomasz Krawiec uprawnienia budowlane do projektowania i kierowania robotami budowlanymi bez ograniczeń w specjalności instalacyjnej w zakresie sieci, instalacji i urządzeń elektrycznych i elektroenergetycznych upr. nr WAM/0065/PWOE/06		SPRAWDZAJĄCY SPEC. ELEKTRYCZNEJ.: inż. Tomasz Krawiec uprawnienia budowlane do projektowania i kierowania robotami budowlanymi bez ograniczeń w specjalności instalacyjnej w zakresie sieci, instalacji i urządzeń elektrycznych i elektroenergetycznych upr. nr WAM/0097/PWOE/12	
PROJEKT ZAGOSPODAROWANIA TERENU		BRANŻA:	ZAGOSPODAROWANIE
		SKALA:	1:500
		DATA:	LUTY 2020 r.
		NR RYSUNKU:	Z1

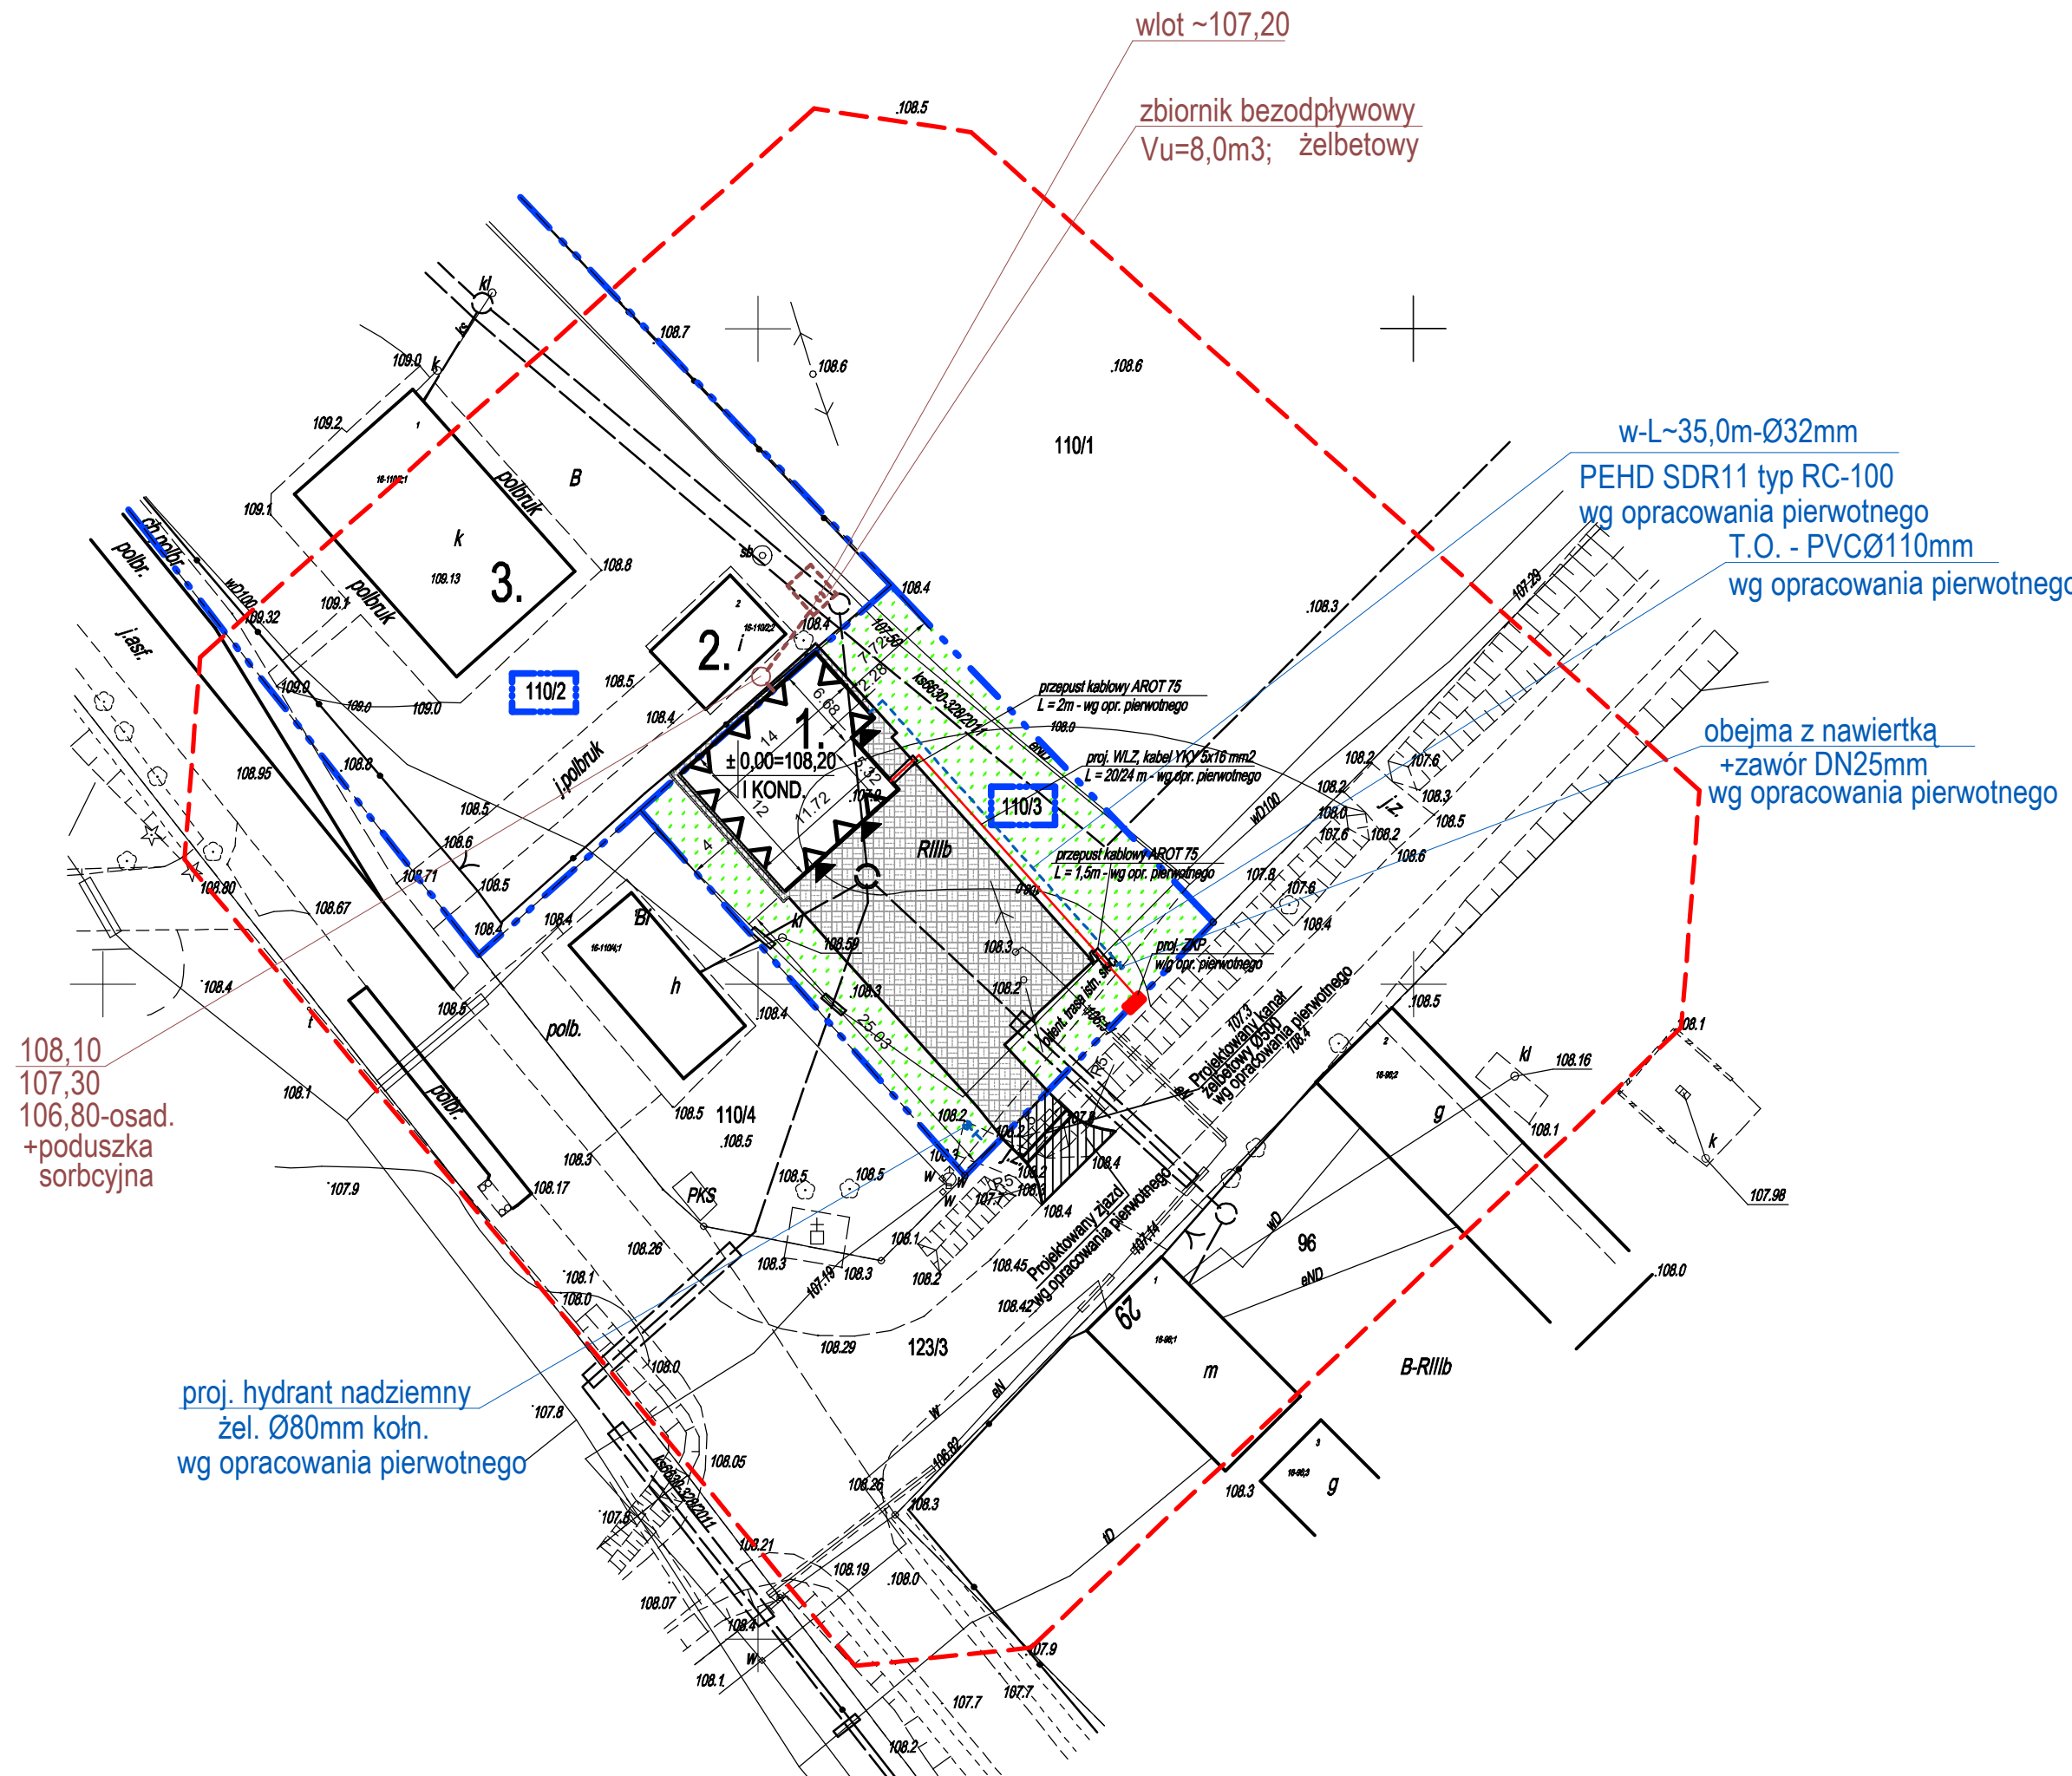

----- Zakres aktualizacji

MAPA SYTUACYJNO – WYSOKOŚCIOWA

SKALA 1:500

Miejscowość: Jakubowo Kisielićkie

Jedn. Ewid.: 280706_5 – Gm. Susz

Obręb: 0016 – Jakubowo Kisielićkie

Działka: 110/3

Układ współrzędnych: "2000"

Układ wysokości: "Kronsztad 60"

KERG: WGN.6640.1752.2018

1. Kontury użytków gruntowych zgodne z bazą danych ewidencji gruntów i budynków.
2. Przebieg granic działek zgodny ze stanem ewidencji gruntów.
3. Nie przeprowadzono badań Ksiąg Wieczystych pod względem występowania służebności gruntowych w granicach projektowanej inwestycji.
4. Nie wyklucza się istnienia w terenie innych, nie wskazanych na niniejszej mapie urządzeń podziemnych, które nie były zgłoszone do inwentaryzacji lub o których brak jest informacji w instytucjach branżowych.
5. Niniejsza mapa może służyć do celów projektowych, zgodnie z § 78 rozporządzenia MSWiA z dnia 9 listopada 2011 r., oraz § 4 rozporządzenia MCPiB z dnia 21 lutego 1995 r.

Sporządził:

Ceodeta Uprawniony Nr 9036

mgr inż. Zbigniew Głowacki

Susz, dnia 20.09.2018 r.