
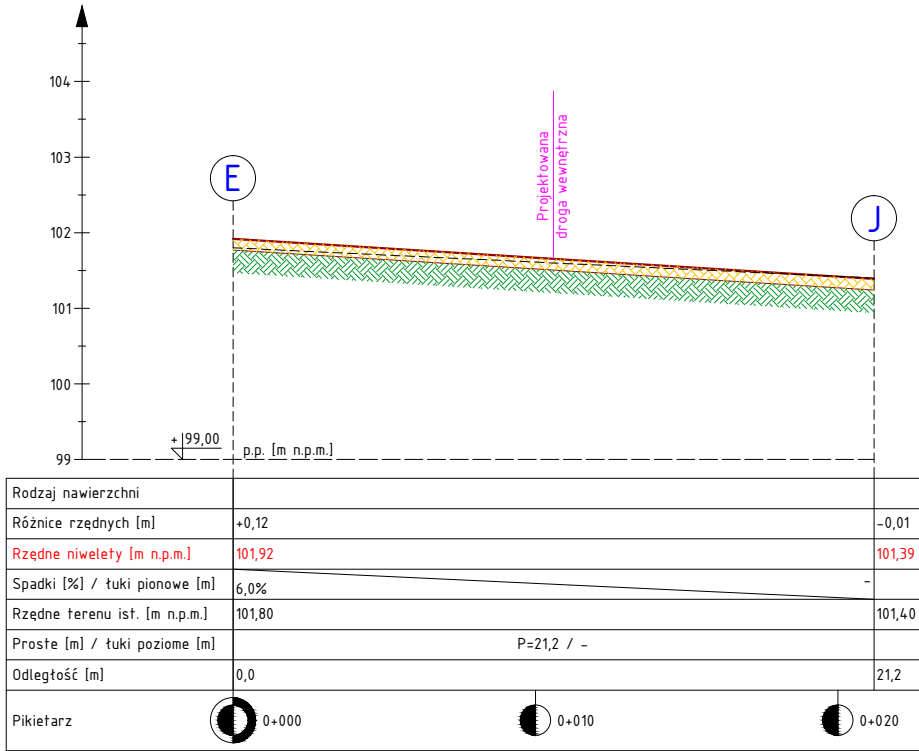


ROZBUDOWA PRZEPOMPOWNI ŚCIEKÓW PRZY UL. IŁAWSKIEJ W SUSZU

PROJEKT ZAGOSPODAROWANIA TERENU

Niweleta drogi wewnętrznej. Skala 1:100/250

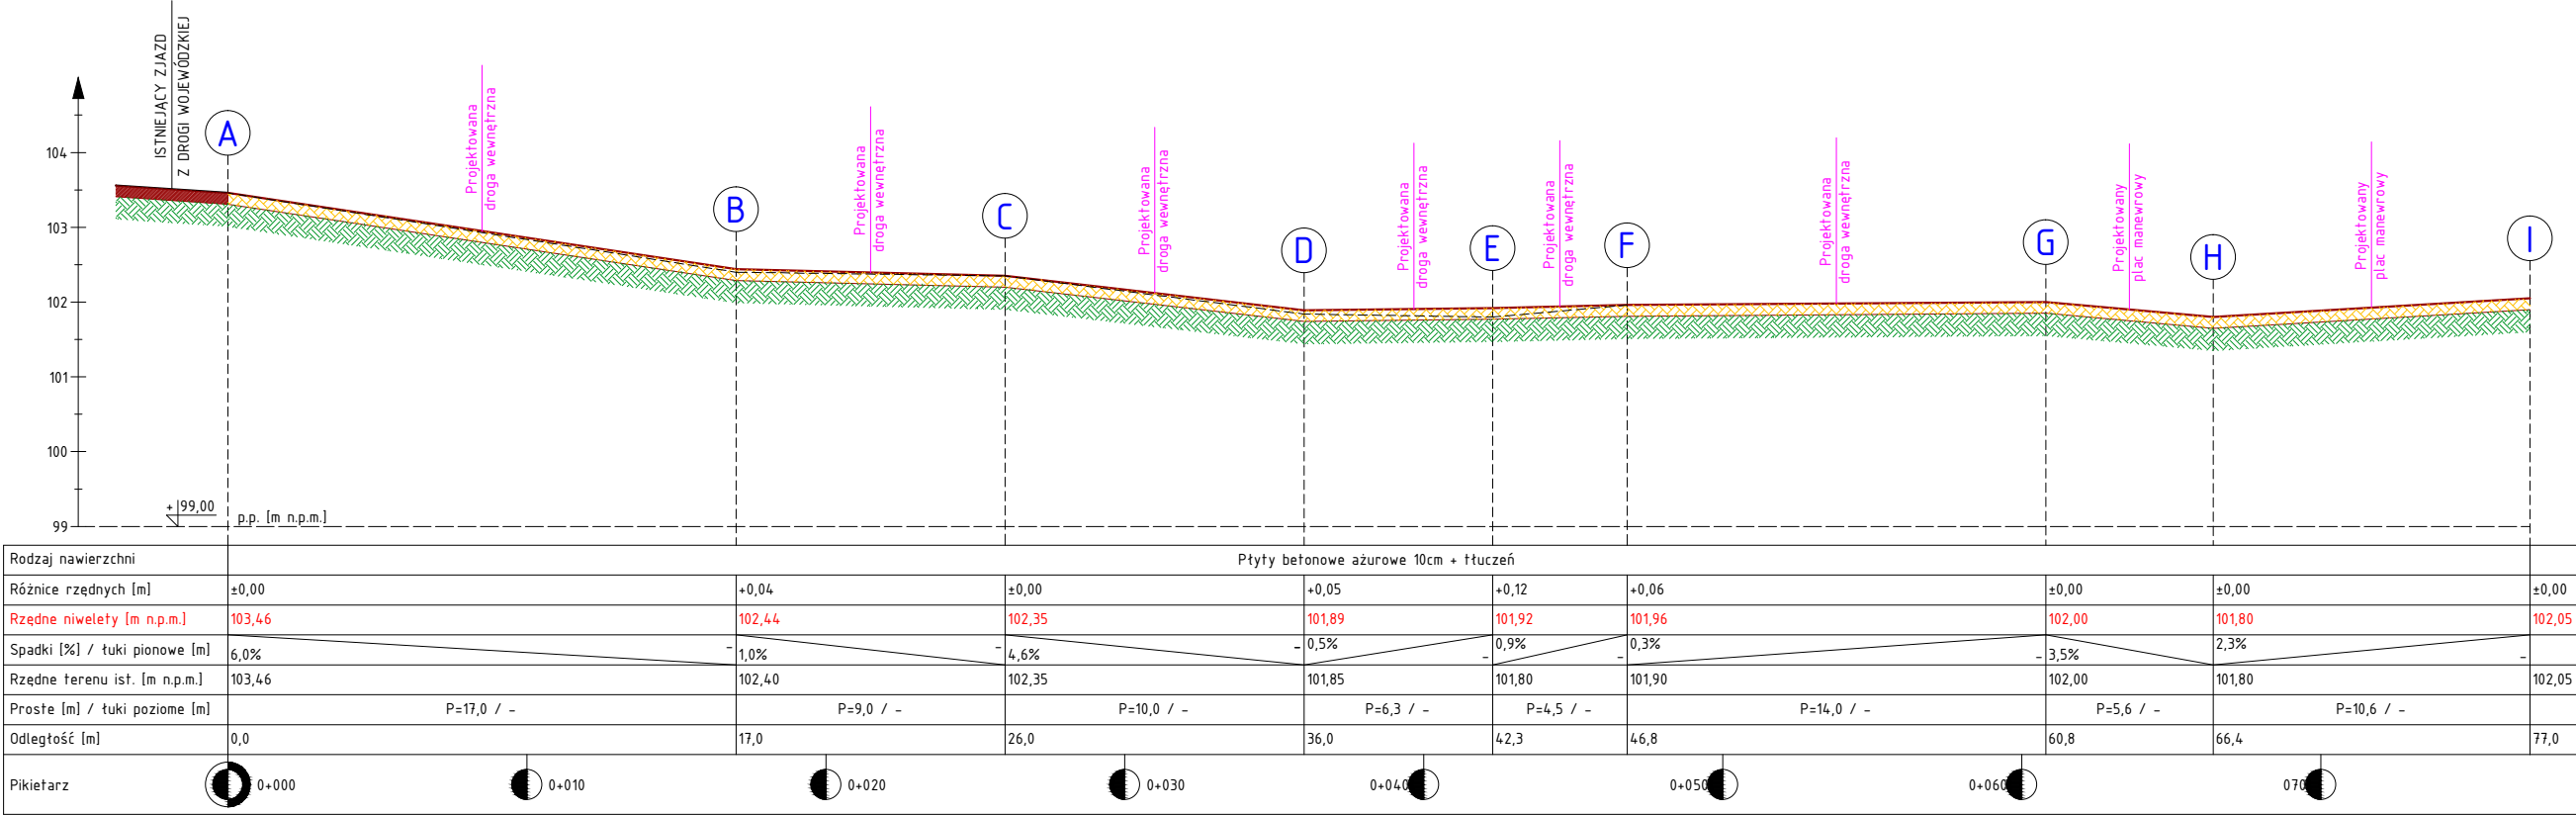

OZNACZENIA:

- teren projektowany
- teren istniejący

UWAGA: USYTUOWANIE PUNKTÓW A-B-C-D-E-F-G-H-I ORAZ E-J WG RYS. NR PZT-2.



PRACOWNIA INWESTYCYJNO-PROJEKTOWA "INEKO" JERZY KUJAWSKI  
14-200 IŁAWA, ul. Ostródzka 53, telefax 0-89/648-71-51, tel. 0-89/648-76-41  
<http://www.ineko.pl>, e-mail: [biuro@ineko.pl](mailto:biuro@ineko.pl)

INWESTYCJA: ROZBUDOWA PRZEPOMPOWNI ŚCIEKÓW PRZY UL. IŁAWSKIEJ W SUSZU  
OBIEKT: PRZEPOMPOWNIA ŚCIEKÓW Z INFRASTRUKTURĄ TOWARZYSZĄCĄ  
ADRES OBIEKTU: Działki nr: 166/2, 167/2, 102/6, 97/2, 90, 96, obręb nr 3 - Susz, gmina Susz, powiat iławski  
INWESTOR: Gmina Susz, ul. Józefa Wybickiego 6, 14-240 Susz  
OPRACOWANIE: PROJEKT ZAGOSPODAROWANIA TERENU  
TEMAT RYS.: Niweleta drogi wewnętrznej

PROJEKTANT GŁÓWNY:	inż. Jerzy Kujawski Upr. nr: 74/92/OL, 479/94/OL 220/82/OL, 79/92/OL	DATA: listopad 2019 r
PROJEKTOWAŁ: branża architektoniczna	mgr inż. arch. Marek Waszczyński Upr. nr: BK.IIF.7342/55/94	PODZIAŁKA: 1:100/250
SPRAWDZIŁ: branża architektoniczna	mgr inż. arch. Dariusz Szymański Upr. nr: 22/WMOKK/2017	BRANŻA: architektoniczn
OPRACOWAŁ:	mgr inż. Marcin Detyna Upr. nr: -	NR RYSUNKU: PZT-3

Dokumentacja chroniona Prawem Autorskim Dz. U. Nr. 24, poz. 83 z 23.02.1994 r.  
WSZELKIE ZMIANY, POWIELANIE, UDOSTĘPNIANIE OSOBOM TRZECIM BEZ ZGODY AUTORÓW ZABRONION.