

U C H W A Ł A Nr XVI/194/2020
Rady Miejskiej w Suszu
z dnia 30 lipca 2020r.

w sprawie wyrażenia zgody na odpłatne obciążenie służebnością przesyłu nieruchomości stanowiącą własność Gminy Susz.

Na podstawie art. 18 ust. 2 pkt 9 lit. „a” ustawy z dnia 8 marca 1990r. o samorządzie gminnym (t. j. Dz. U. z 2020r. poz. 713) oraz art. 13 ust. 1 ustawy z dnia 21 sierpnia 1997r. o gospodarce nieruchomościami (t. j. Dz. U. z 2020r. poz. 65 ze zm.¹), Rada Miejska w Suszu uchwala, co następuje:

§ 1. Wyraża się zgodę na odpłatne obciążenie na czas nieokreślony służebnością przesyłu nieruchomości stanowiącą własność Gminy Susz, oznaczoną w ewidencji gruntów jako działka nr 265/36 o pow. 0,5032 ha, położonej w obrębie 1 miasta Susz, objętej księgą wieczystą KW EL11/00035701/5 prowadzoną przez Wydział V Ksiąg Wieczystych Sądu Rejonowego w Łławie, zgodnie z przebiegiem określonym w załączniku do niniejszej uchwały na rzecz POLSKA SPÓŁKA GAZOWNICTWA Spółka z o.o. z siedzibą w Tarnowie, Oddział Zakład Gazowniczy w Olsztynie, ul. Lubelska 42A.

§ 2. Wykonanie uchwały powierza się Burmistrzowi Susza.


§ 3. Uchwała wchodzi w życie z dniem podjęcia.

PRZEWODNICZĄCY RADY

Stanisław Blonkowski

¹ Zmiany tekstu wymienionej ustawy zostały ogłoszone w Dz. U. z 2020r. poz. 284.

PROJEKT PRZYŁĄCZA GAZU N.C. - PLAN ZAGOSPODAROWANIA TERENU

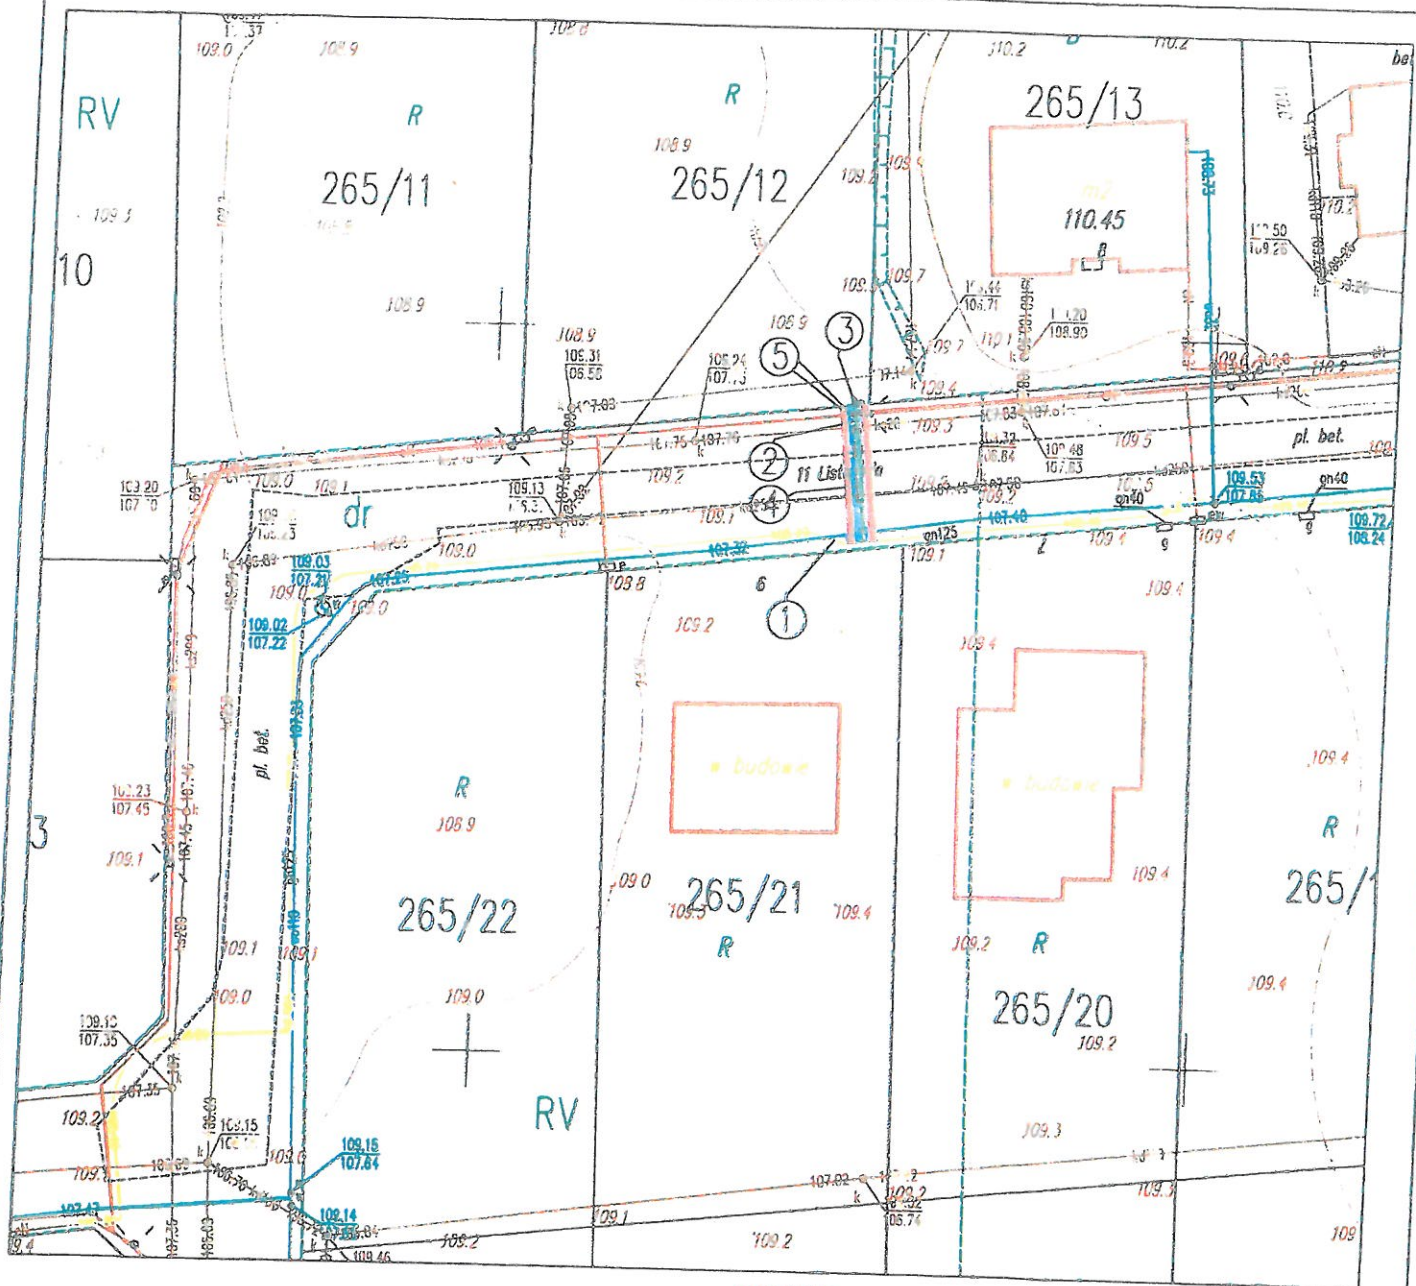

PAS EKSPLOATACYJNY

PAS BUDOWLANO - MONTAŻOWY

DANE DOTYCZĄCE SZAFKI GAZOWEJ
I PRZŁĄCZA NA DZ. NR 265/36:

- CIŚNIENIE: NISKIE
- MATERIAŁ / ŚREDNICA: PE 100 / DN40mm
- DŁUGOŚĆ: L=9,5m
- pas eksploatacyjny 9,5m x 1,0m = 9,5m²
- powierzchnia zajmowana na nieruchomości niezbędna do realizacji robót budowlano-montażowych 9,5m x 2,0m = 19,0m²

OPIS:

1. ISTN. GAZOCIĄG N. CPE do 125 [mm],
2. PROJ. PRZYL. GAZU PE do 40 [mm], L= 9,5m + odciłek pionowy
3. PROJ. PUNKT NA K. G., GAZOMIERZ (w linii ogrodzenia)
4. PROJ. RURA OSŁONOWA PE do 90 [mm], L=5,0m-przeciek
5. Rura dwudzielna, L=1,0m

PRZEWODNICZĄCY RADY

Stanisław Blonkowski

WARMEX

Temat: PROJEKT BUDOWLANY PRZYŁĄCZA GAZU N.C. - PLAN ZAGOSPODAROWANIA

Obiekt: Budynek mieszkalny jednorodzinny

Skala 1:500

Adres: Susz ul. 11 Listopada dz. 265/12, obręb 0001 Susz

maj 2020

Inwestor: PSG sp. z o.o. Oddział Zakład Gazowniczy w Olsztynie

Rys. nr 1

Projektował: mgr inż. Wojciech Grabowski, nr WAM/0113/PKCS/15

Podpis: