

U C H W A Ł A Nr XVII/208/2020

Rady Miejskiej w Suszu
z dnia 23 września 2020r.

w sprawie wyrażenia zgody na odpłatne obciążenie służebnością przesyłu nieruchomości stanowiącą własność Gminy Susz.

Na podstawie art. 18 ust. 2 pkt 9 lit. „a” ustawy z dnia 8 marca 1990r. o samorządzie gminnym (t. j. Dz. U. z 2020r. poz. 713) oraz art. 13 ust. 1 ustawy z dnia 21 sierpnia 1997r. o gospodarce nieruchomościami (t. j. Dz. U. z 2020r. poz. 65 ze zm.¹), **Rada Miejska w Suszu uchwala, co następuje:**

§ 1. Wyraża się zgodę na odpłatne obciążenie na czas nieokreślony służebnością przesyłu nieruchomości stanowiącą własność Gminy Susz, oznaczoną w ewidencji gruntów jako działka nr 265/36 o pow. 0,5032 ha, położoną w obrębie 1 miasta Susz, objętą księgą wieczystą KW EL11/00035701/5 prowadzoną przez Wydział V Ksiąg Wieczystych Sądu Rejonowego w Iławie, zgodnie z przebiegiem określonym w załączniku do niniejszej uchwały na rzecz POLSKA SPÓŁKA GAZOWNICTWA Spółka z o.o. z siedzibą w Tarnowie, Oddział Zakład Gazowniczy w Olsztynie.

§ 2. Wykonanie uchwały powierza się Burmistrzowi Susza.

§ 3. Uchwała wchodzi w życie z dniem podjęcia.

PRZEWODNICZĄCY RADY


Stanisław Błonski

¹ Zmiany tekstu wymienionej ustawy zostały ogłoszone w Dz. U. z 2020r. poz. 284, poz. 782

PROJEKT PRZYŁĄCZA GAZU N.C. – PLAN ZAGOSPODAROWANIA TERENU

Załącznik do Uchwały Nr XVIII/208/2020

Rady Miejskiej w Suszu
z dnia 23 września 2020r.

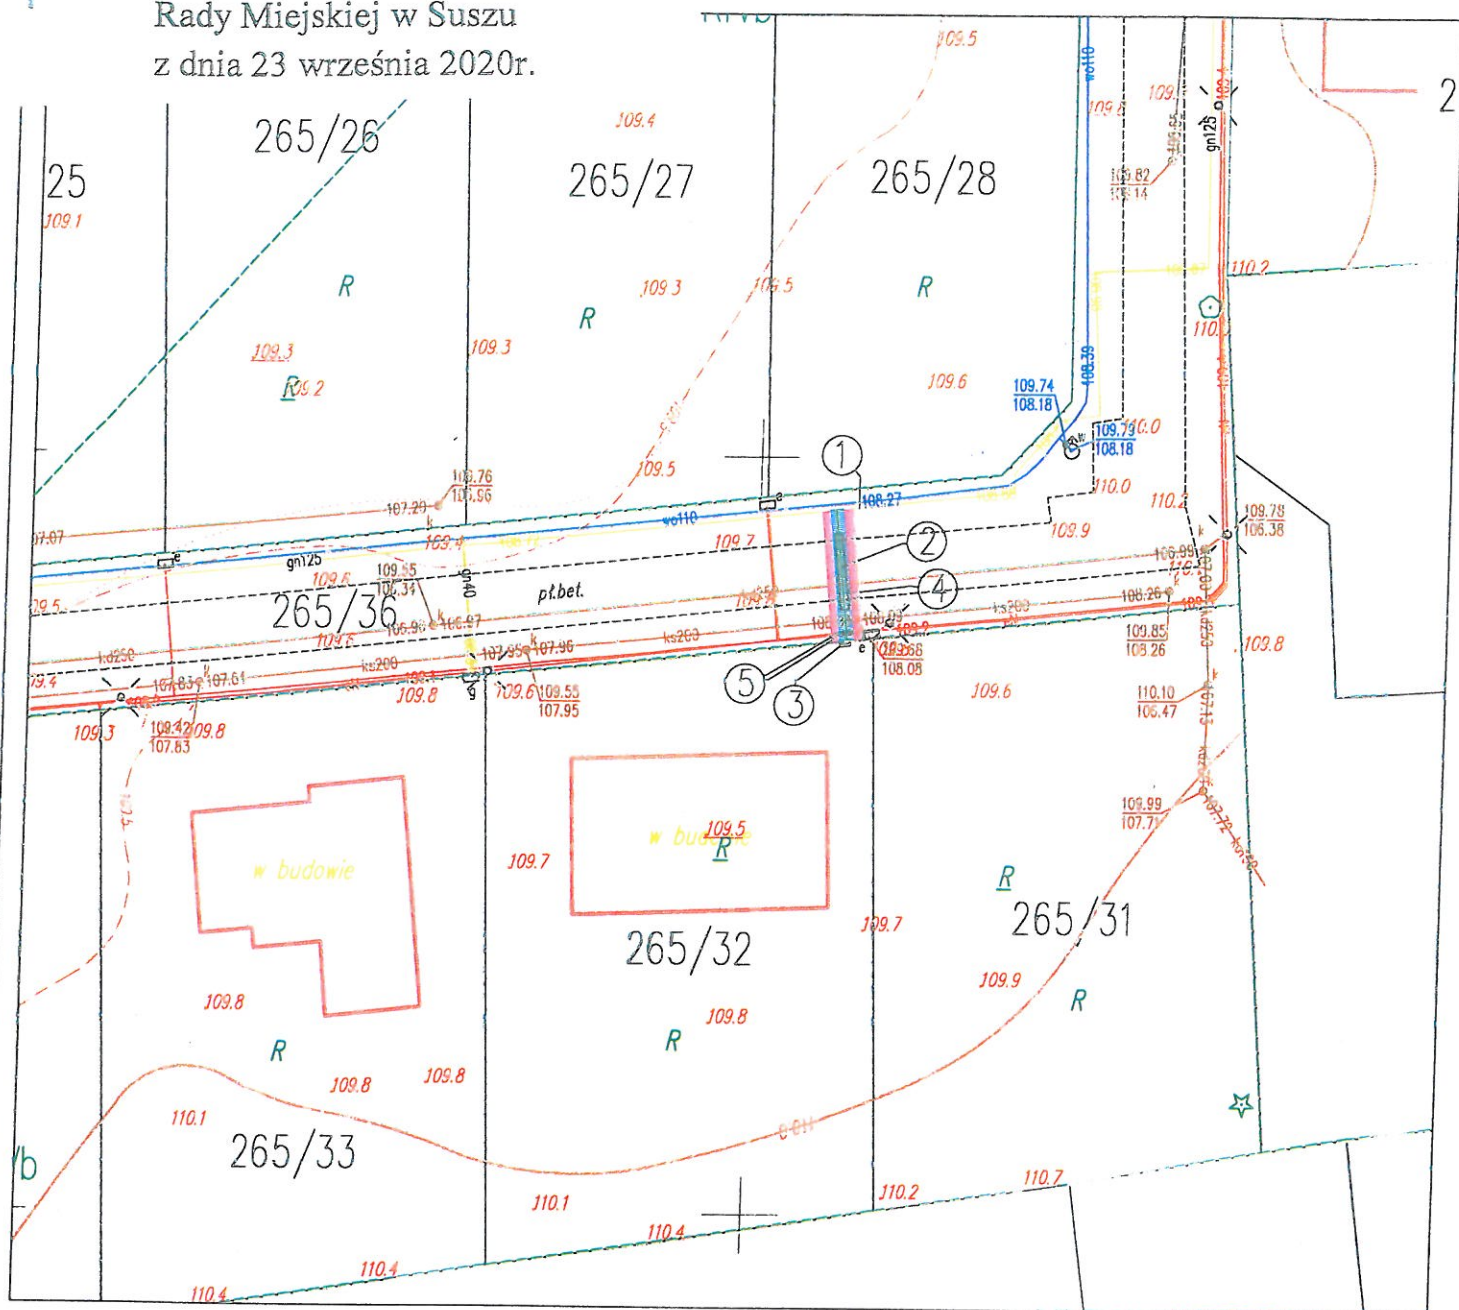

PAS EKSPLOATACYJNY



PAS BUDOWLANO - MONTAŻOWY

DANE DOTYCZĄCE PRZYŁĄCZA NA DZ. NR 265/36:

- CIŚNIENIE: NISKIE
- MATERIAŁ / ŚREDNICA: PE 100 / DN40mm
- DŁUGOŚĆ: L=8,7 m
- pas eksploatacyjny 8,7 m x 1,0 m = 8,7 m²
- powierzchnia zajmowana na nieruchomości niezbędna do realizacji robót budowlano- montażowych 8,7 m x 2,0 m = 17,4 m²

OPIS:

1. ISTN. GAZOCIĄG N. C PE dn 125 [mm],
2. PROJ. PRZYŁ. GAZU PE dn 40 [mm], L= 8,7 m + odcinek pionowy
3. PROJ. PUNKT NA K. G., GAZOMIERZ (w linii ogrodzenia)
4. PROJ. RURA OSŁONOWA PE dn 40 [mm], L= 5,0 m
5. RURA DWUDZIELNA, L=1,0 m

PRZEWODNICZĄCY RADY

Stanisław Blonkowski

WARMEX

Temat: PROJEKT BUDOWLANY PRZYŁĄCZA GAZU N.C. – PLAN ZAGOSPODAROWANIA

Obiekt: Budynek mieszkalny jednorodzinny

Skala 1:500

Adres: Susz ul. 11 Listopada dz. 265/32 obręb 0001 Susz

SIERPIEŃ 2020

Inwestor: PSG sp. z o.o. Oddział Zakład Gazowniczy w Olsztynie

Rys. nr 1

Projektował:

mjr inż. Włodzisław Grubowski, nr WAM/0113/PWOS/15

Podpis:

inż. Paulina Kućman

Podpis: