

U C H W A Ł A Nr XVII/209/2020
Rady Miejskiej w Suszu
z dnia 23 września 2020r.

w sprawie wyrażenia zgody na odpłatne obciążenie służebnością przesyłu nieruchomości stanowiącą własność Gminy Susz.

Na podstawie art. 18 ust. 2 pkt 9 lit. „a” ustawy z dnia 8 marca 1990r. o samorządzie gminnym (t. j. Dz. U. z 2020r. poz. 713) oraz art. 13 ust. 1 ustawy z dnia 21 sierpnia 1997r. o gospodarce nieruchomościami (t. j. Dz. U. z 2020r. poz. 65 ze zm.¹), **Rada Miejska w Suszu uchwala, co następuje:**

§ 1. Wyraża się zgodę na odpłatne obciążenie na czas nieokreślony służebnością przesyłu nieruchomości stanowiącą własność Gminy Susz, oznaczoną w ewidencji gruntów jako działka nr 101/10 o pow. 0,0343 ha, położoną w obrębie 3 miasta Susz, objętą księgą wieczystą KW EL11/00035320/0 prowadzoną przez Wydział V Ksiąg Wieczystych Sądu Rejonowego w Iławie, zgodnie z przebiegiem określonym w załączniku do niniejszej uchwały na rzecz POLSKA SPÓŁKA GAZOWNICTWA Spółka z o.o. z siedzibą w Tarnowie, Oddział Zakład Gazowniczy w Olsztynie.

§ 2. Wykonanie uchwały powierza się Burmistrzowi Susza.

§ 3. Uchwała wchodzi w życie z dniem podjęcia.


PRZEWODNICZĄCY RADY


Stanisław Blonkowski

¹ Zmiany tekstu wymienionej ustawy zostały ogłoszone w Dz. U. z 2020r. poz. 284, poz. 782

PROJEKT PRZYŁĄCZA GAZU N.C. – PLAN ZAGOSPODAROWANIA TERENU

Załącznik do Uchwały Nr *XVIII/209/2020*
Rady Miejskiej w Suszu
z dnia 23 września 2020r.

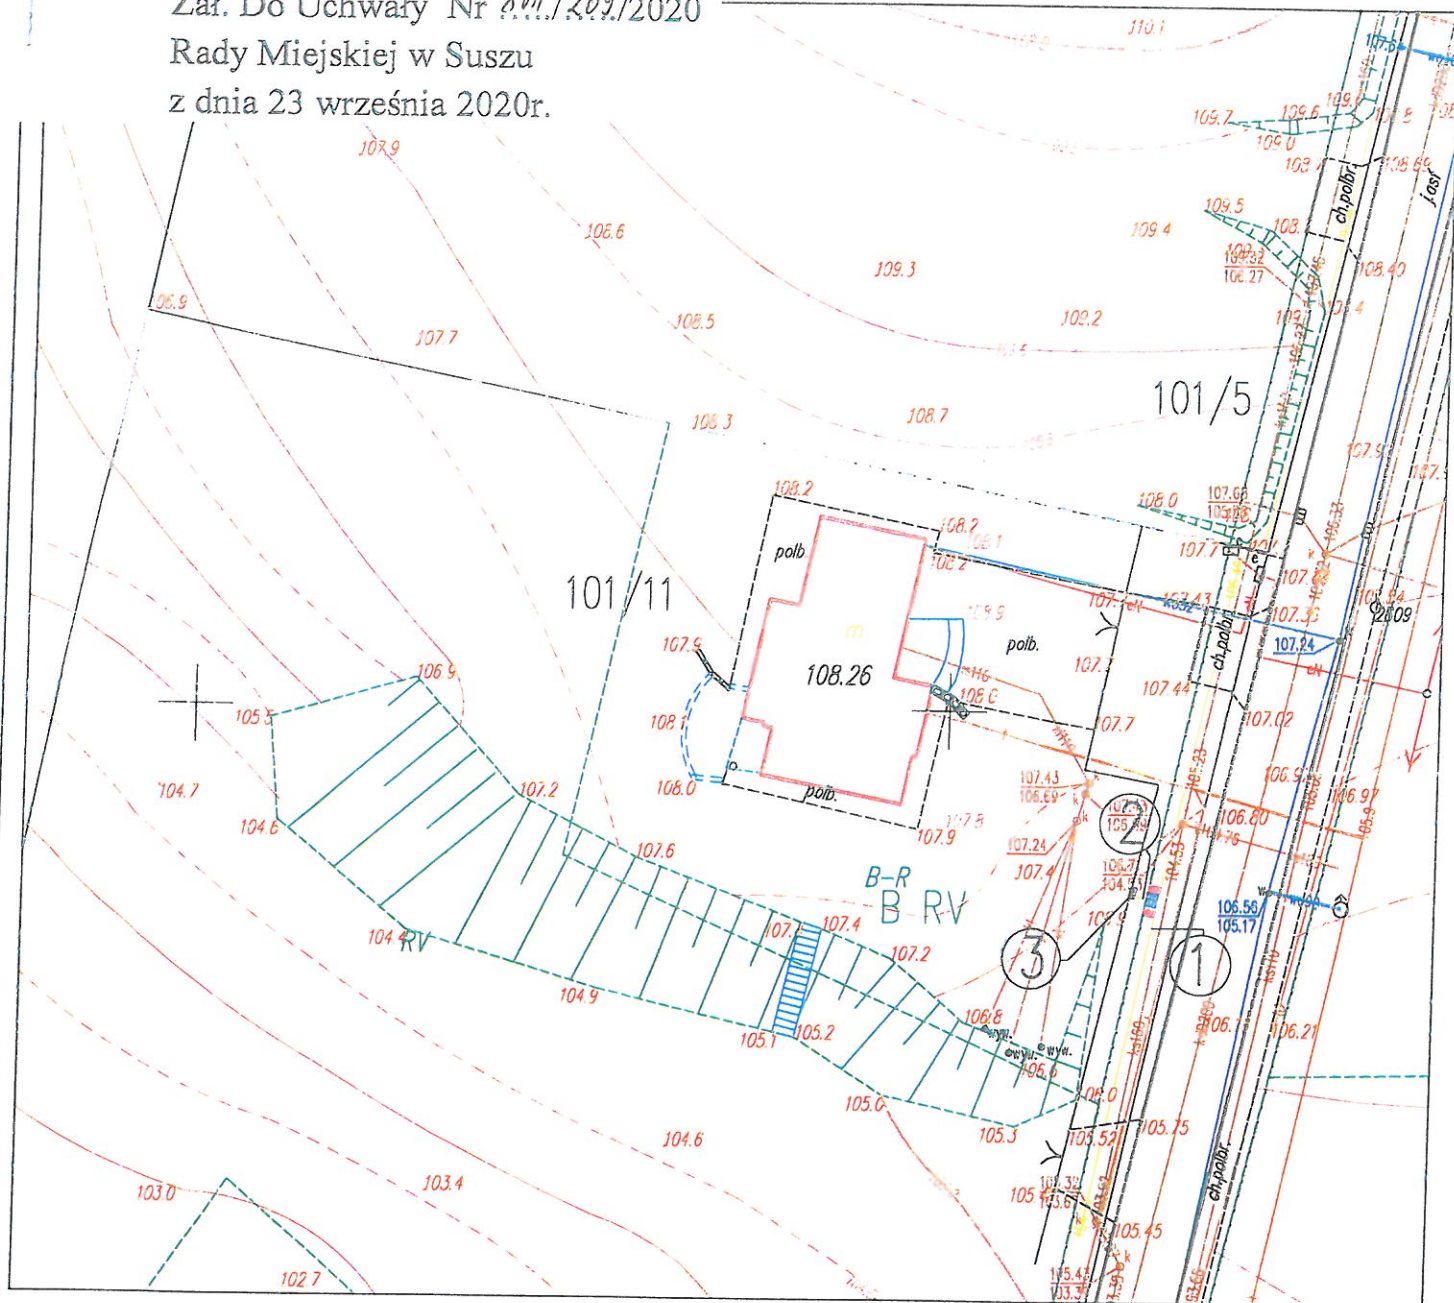

PAS EKSPLOATACYJNY



PAS BUDOWLANO - MONTAŻOWY

DANE DOTYCZĄCE PRZYŁĄCZA NA DZ. NR 101/10:

- CIŚNIENIE: NISKIE
- MATERIAŁ / ŚREDNICA: PE 100 / DN40mm
- DŁUGOŚĆ : L= 0,75 m
- pas eksploatacyjny 0,75 m x 1,0 m = 0,75 m²
- powierzchnia zajmowana na nieruchomości niezbędna do realizacji robót budowlano- montażowych 0,75 m x 2,0 m = 1,5m²

OPIS:

1. ISTN. GAZOCIĄG N. C PE dn 160 [mm],
2. PROJ. PRZYŁ. GAZU PE dn 40 [mm], L= 1,9m + odcinek pionowy (DZ. NR 101/10 L=0,75m)
3. PROJ. PUNKT NA K. G., GAZOMIERZ (na terenie posesji)

PRZEWODNICZĄCY RADY

Stanisław Blonkowski

WARMEX

Temat: PROJEKT BUDOWLANY PRZYŁĄCZA GAZU N.C. – PLAN ZAGOSPODAROWANIA

Obiekt: Budynek mieszkalny jednorodzinny

Skala 1:500

Adres: Susz ul. Iławska 42E dz. 101/11 obręb 0003 Susz

SIERPIEŃ 2020

Inwestor: PSG sp. z o.o. Oddział Zakład Gazowniczy w Olsztynie

Rys. nr 1

Projektował:

mry inż. Wojciech Grabowski, nr WAM/0113/PWOS/15

Podpis:

inż. Paulino Kucman

Podpis: