

U C H W A Ł A Nr XXII/243/2021
Rady Miejskiej w Suszu
z dnia 04 marca 2021r.

w sprawie wyrażenia zgody na odpłatne obciążenie służebnością przesyłu nieruchomości stanowiącej własność Gminy Susz.

Na podstawie art. 18 ust. 2 pkt 9 lit. „a” ustawy z dnia 8 marca 1990r. o samorządzie gminnym (Dz. U. z 2020r. poz. 713 ze zm.¹) oraz art. 13 ust. 1 ustawy z dnia 21 sierpnia 1997r. o gospodarce nieruchomościami (Dz. U. z 2020r. poz. 1990 ze zm.²), **Rada Miejska w Suszu uchwala, co następuje:**

§ 1. Wyraża się zgodę na odpłatne obciążenie na czas nieokreślony służebnością przesyłu nieruchomość stanowiącą własność Gminy Susz, oznaczoną w ewidencji gruntów jako działka nr 157/1 o pow. 0,1444 ha, objętą księgą wieczystą KW EL11/00035704/6 prowadzoną przez Wydział V Ksiąg Wieczystych Sądu Rejonowego w Ławie, położoną w obrębie 5 miasta Susz, zgodnie z przebiegiem określonym w załączniku do niniejszej uchwały na rzecz POLSKA SPÓŁKA GAZOWNICTWA Spółka z o.o. z siedzibą w Tarnowie, Oddział Zakład Gazowniczy w Olsztynie.

§ 2. Wykonanie uchwały powierza się Burmistrzowi Susza.

§ 3. Uchwała wchodzi w życie z dniem podjęcia.


PRZEWODNICZĄCY RADY

Stanisław Blonkowski

¹ Zmiany tekstu wymienionej ustawy zostały ogłoszone w Dz. U. z 2020r. poz. 1378

² Zmiany tekstu wymienionej ustawy zostały ogłoszone w Dz. U. z 2019r. poz. 2020, Dz. U. z 2021r. poz. 11, poz. 234

PROJEKT PRZYŁĄCZA GAZU N.C. – PLAN ZAGOSPODAROWANIA TERENU

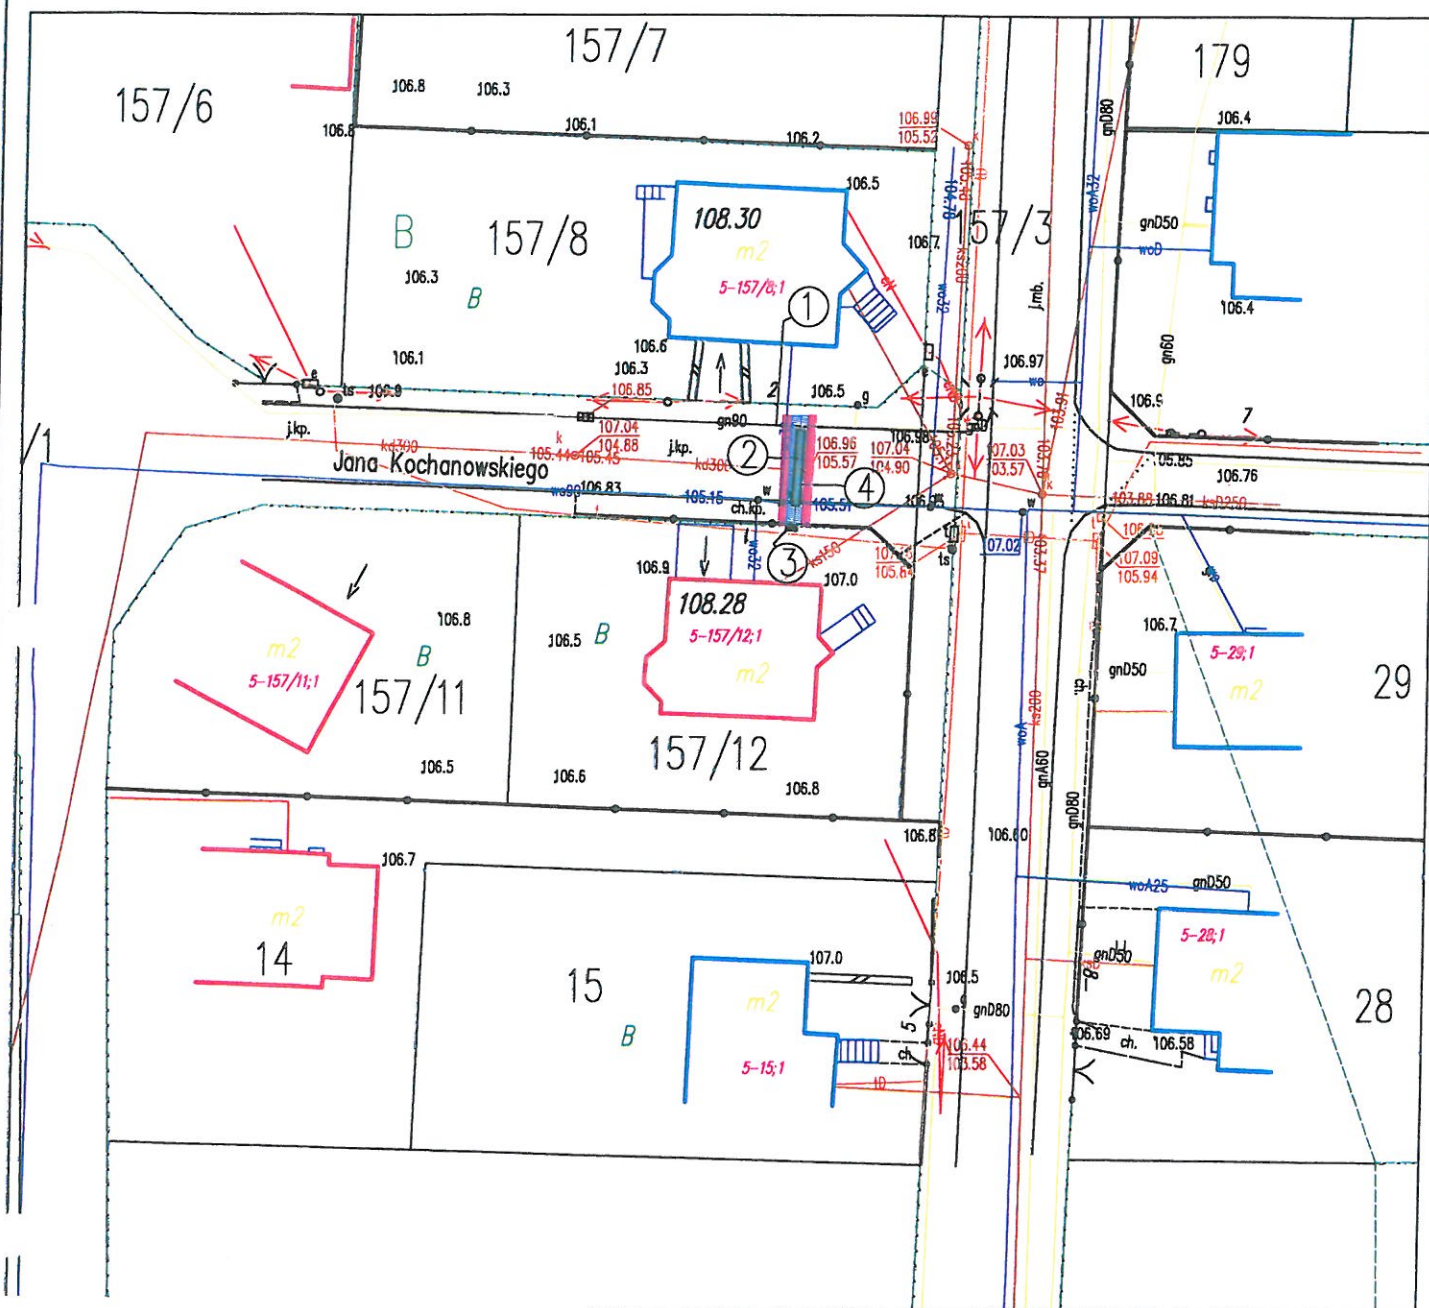

Załącznik do Uchwały Nr XXII/243/2021

Rady Miejskiej w Suszu

z dnia 04 marca 2021r.

 PAS EKSPLOATACYJNY

 PAS BUDOWLANO – MONTAŻOWY

DANE DOTYCZĄCE PRZYŁĄCZA NA DZ. NR 157/1:

- CIŚNIENIE: NISKIE
- MATERIAŁ / ŚREDNICA: PE 100 / DN40mm
- DŁUGOŚĆ: L=6,7 m
- pas eksploatacyjny 6,7 m x 1,0 m = 6,7 m²
- powierzchnia zajmowana na nieruchomości niezbędna do realizacji robót budowlano- montażowych 6,7 m x 2,0 m = 13,4 m²

OPIS:

1. ISTN. GAZOCIĄG N. C PE dn 90 [mm],
2. PROJ. PRZYŁ. GAZU PE dn 40 [mm], L= 6,7 m + odcinek pionowy
3. PROJ. PUNKT NA K. G., GAZOMIERZ (w linii ogrodzenia)
4. PROJ. RURA OSŁONOWA PE dn 90 [mm], L=5,0 m- przeczniak

PRZEWODNICZĄCY RADY

Stanisław Blonkowski

WARMEX

Temat: PROJEKT BUDOWLANY PRZYŁĄCZA GAZU N.C. – PLAN ZAGOSPODAROWANIA

Obiekt: Budynek mieszkalny jednorodzinny

Skala 1:500

Adres: Susz ul. Kochanowskiego 1 dz. 157/12 obręb 0005 Susz

LUTY 2021

Inwestor: PSG sp. z o.o. Oddział Zakład Gazowniczy w Olsztynie

Rys. nr 1

Projektował: mgr inż. Wojciech Grabowski, nr WAW/0113/PWCS/15

Podpis:

Int. Budowa Kuchnia

Podpis: