

**RADA MIEJSKA
w Suszu**

Załącznik Nr 21 do protokołu Nr XXIII/2021
z Sesji Rady Miejskiej w Suszu
z dnia 20 maja 2021 r.

**U C H W A Ł A Nr XXIII/257/2021
Rady Miejskiej w Suszu
z dnia 20 maja 2021r.**

w sprawie wyrażenia zgody na odpłatne obciążenie służebnością przesyłu nieruchomości stanowiącej własność Gminy Susz.

Na podstawie art. 18 ust. 2 pkt 9 lit. „a” ustawy z dnia 8 marca 1990r. o samorządzie gminnym (Dz. U. z 2020r. poz. 713 ze zm.¹) oraz art. 13 ust. 1 ustawy z dnia 21 sierpnia 1997r. o gospodarce nieruchomościami (Dz. U. z 2020r. poz. 1990 ze zm.²), **Rada Miejska w Suszu uchwala, co następuje:**

§ 1. Wyraża się zgodę na odpłatne obciążenie na czas nieokreślony służebnością przesyłu nieruchomość stanowiącą własność Gminy Susz, oznaczoną w ewidencji gruntów jako działka nr 5/14 o pow. 0,5752 ha, położoną w obrębie 5 miasta Susz, objętą księgą wieczystą KW EL11/00035704/6 prowadzoną przez Wydział V Ksiąg Wieczystych Sądu Rejonowego w Iławie, zgodnie z przebiegiem określonym w załączniku do niniejszej uchwały na rzecz POLSKA SPÓŁKA GAZOWNICTWA Spółka z o.o. z siedzibą w Tarnowie, Oddział Zakład Gazowniczy w Olsztynie.

§ 2. Wykonanie uchwały powierza się Burmistrzowi Susza.

§ 3. Uchwała wchodzi w życie z dniem podjęcia.


PRZEWODNICZĄCY RADY

Stanisław Blonkowski

¹ Zmiany tekstu wymienionej ustawy zostały ogłoszone w Dz. U. z 2020r. poz. 1378

² Zmiany tekstu wymienionej ustawy zostały ogłoszone w Dz. U. z 2019r. poz. 2020, Dz. U. z 2021r. poz. 11, poz. 234

PROJEKT PRZYŁĄCZA GAZU Ś.C. – PLAN ZAGOSPODAROWANIA TERENU

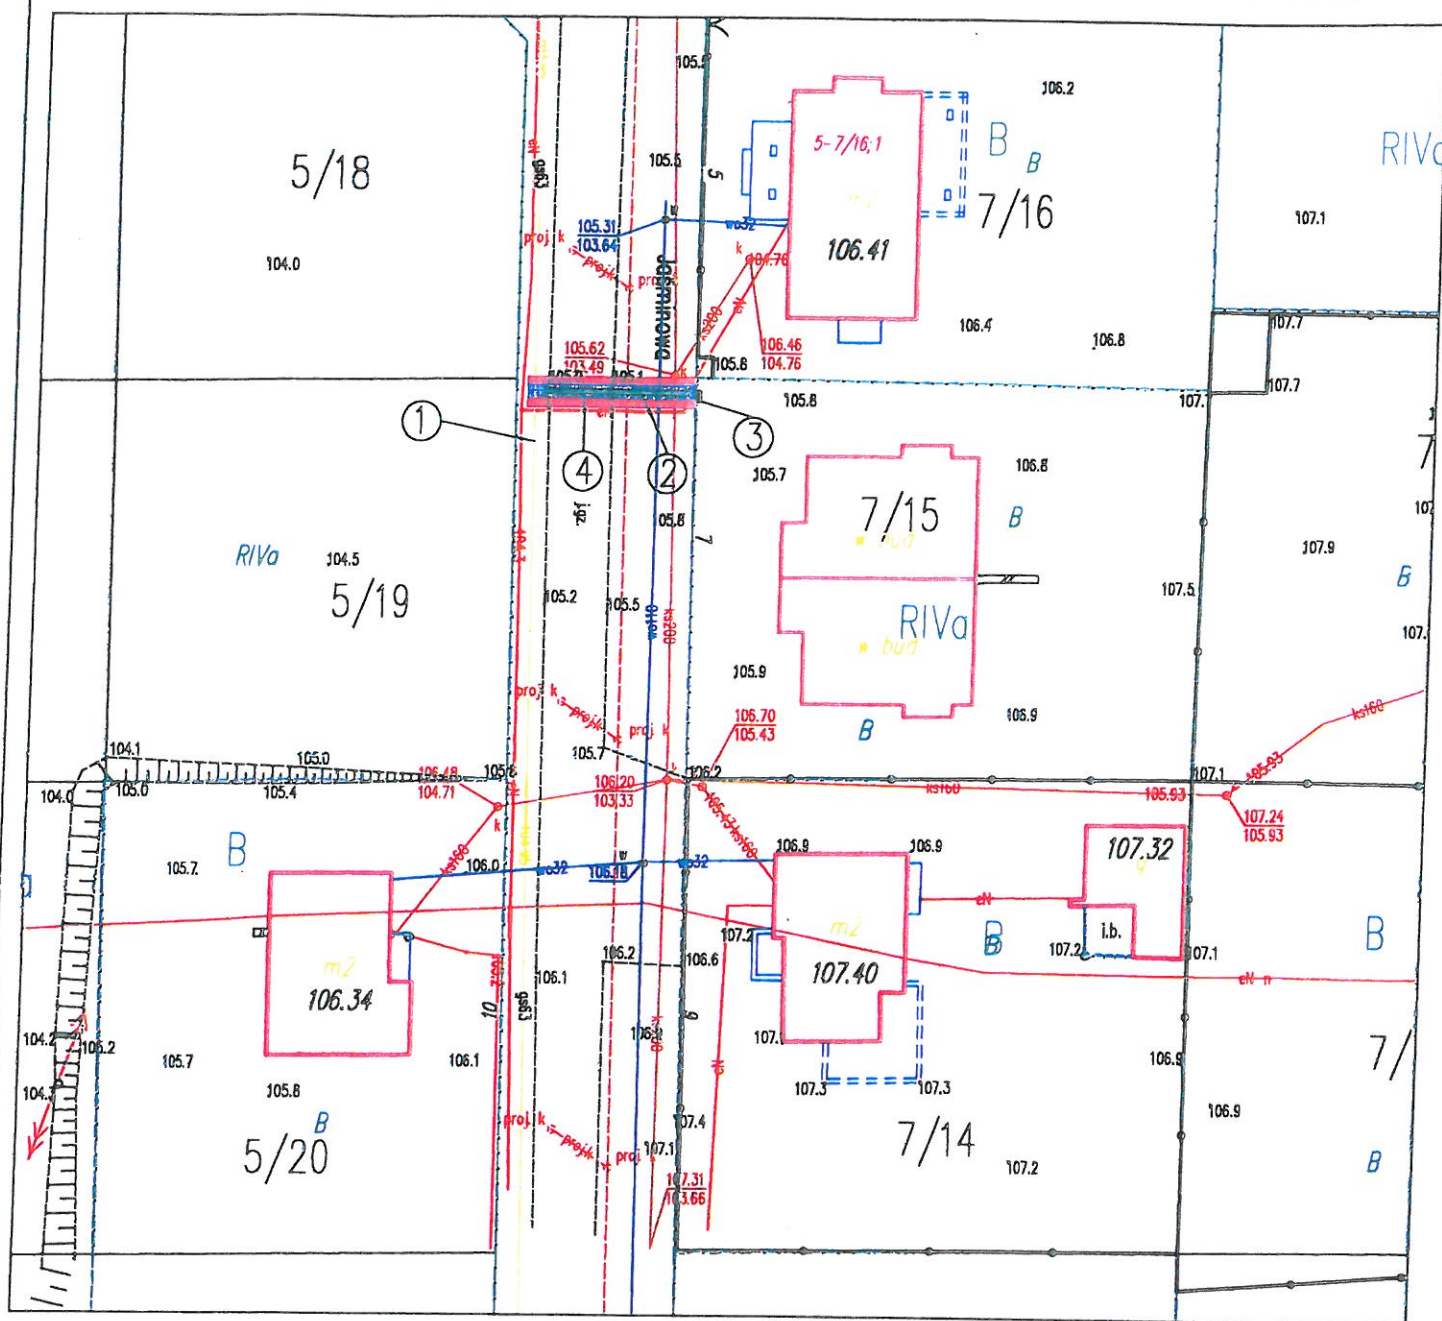

Załącznik do Uchwały Nr XXIII/451/2021

Rady Miejskiej w Suszu

z dnia 20 maja 2021r.

DANE DOTYCZĄCE PRZYŁĄCZA NA DZ. NR 5/14:

- CIŚNIENIE: ŚREDNIE
- MATERIAŁ / ŚREDNICA: PE 100 / DN32mm
- DŁUGOŚĆ: L= 10,80 m
- pas eksploatacyjny 10,80 m x 1,0 m = 10,80 m²
- powierzchnia zajmowana na nieruchomości niezbędna do realizacji robót budowlano-montażowych 10,80 m x 2,0 m = 21,60 m²



PAS EKSPLOATACYJNY



PAS BUDOWLANO - MONTAŻOWY

OPIS:

1. ISTN. GAZOCIĄG Ś.C PE dn 63 [mm],
2. PROJ. PRZYŁ. GAZU PE dn 32 [mm], L= 10,8 m + odciłek pionowy
3. PROJ. PUNKT NA K. G. REDUKTOR I GAZOMIERZ (w linii ogrodzenia)
4. PROJ. RURA OSŁONOWA PE dn 63 [mm], L= 9,5 m - PRZECISK

Stanisław Błonski

WARMEX

Temat: PROJEKT BUDOWLANY PRZYŁĄCZA GAZU Ś.C. – PLAN ZAGOSPODAROWANIA

Obiekt: Budynek jednorodzinny

Skala 1:500

Adres: Susz ul. Jaśminowa 7 dz. 7/15, obręb 0005 Susz

MARZEC 2021

Inwestor: PSG sp. z o.o. Oddział Zakład Gazowniczy w Olsztynie

Rys. nr 1

Projektował:

mgr inż. Wojciech Grabowski, IV WAM/013/PMS/15

Podpis:

inż. Paulina Kuśman

Podpis: