

UCHWAŁA Nr XXVI/289/2021
Rady Miejskiej w Suszu
z dnia 16 września 2021r.

w sprawie wyrażenia zgody na odpłatne obciążenie służebnością przesyłu nieruchomości stanowiącej własność Gminy Susz.


Na podstawie art. 18 ust. 2 pkt 9 lit. „a” ustawy z dnia 8 marca 1990r. o samorządzie gminnym (t. j. Dz. U. z 2021r. poz. 1372) oraz art. 13 ust. 1 ustawy z dnia 21 sierpnia 1997r. o gospodarce nieruchomościami (Dz. U. z 2020r. poz. 1990 ze zm.¹), **Rada Miejska w Suszu uchwala, co następuje:**

§ 1. Wyraża się zgodę na odpłatne obciążenie na czas nieokreślony służebnością przesyłu nieruchomość stanowiącą własność Gminy Susz, oznaczoną w ewidencji gruntów jako działka nr 88/10 o pow. 0,0610 ha, objętą KW EL11/00035704/6 prowadzoną przez Wydział V Ksiąg Wieczystych Sądu Rejonowego w Iławie, położoną w obrębie 5 miasta Susz, zgodnie z przebiegiem określonym w załączniku do niniejszej uchwały na rzecz POLSKA SPÓŁKA GAZOWNICTWA Spółka z o.o. z siedzibą w Tarnowie, Oddział Zakład Gazowniczy w Olsztynie.

§ 2. Wykonanie uchwały powierza się Burmistrzowi Susza.


§ 3. Uchwała wchodzi w życie z dniem podjęcia.

PRZEWODNICZĄCY RADY

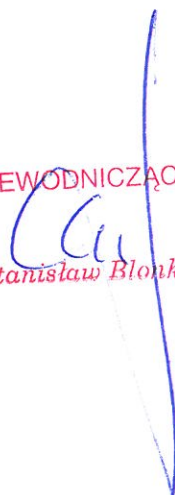
Stanisław Blonkowski

¹ Zmiany tekstu wymienionej ustawy zostały ogłoszone w Dz. U. z 2019r. poz. 2020, Dz. U. z 2021r. poz. 11, poz. 234

PROJEKT PRZYŁĄCZA GAZU N.C. –PLAN ZAGOSPODAROWANIA TERENU

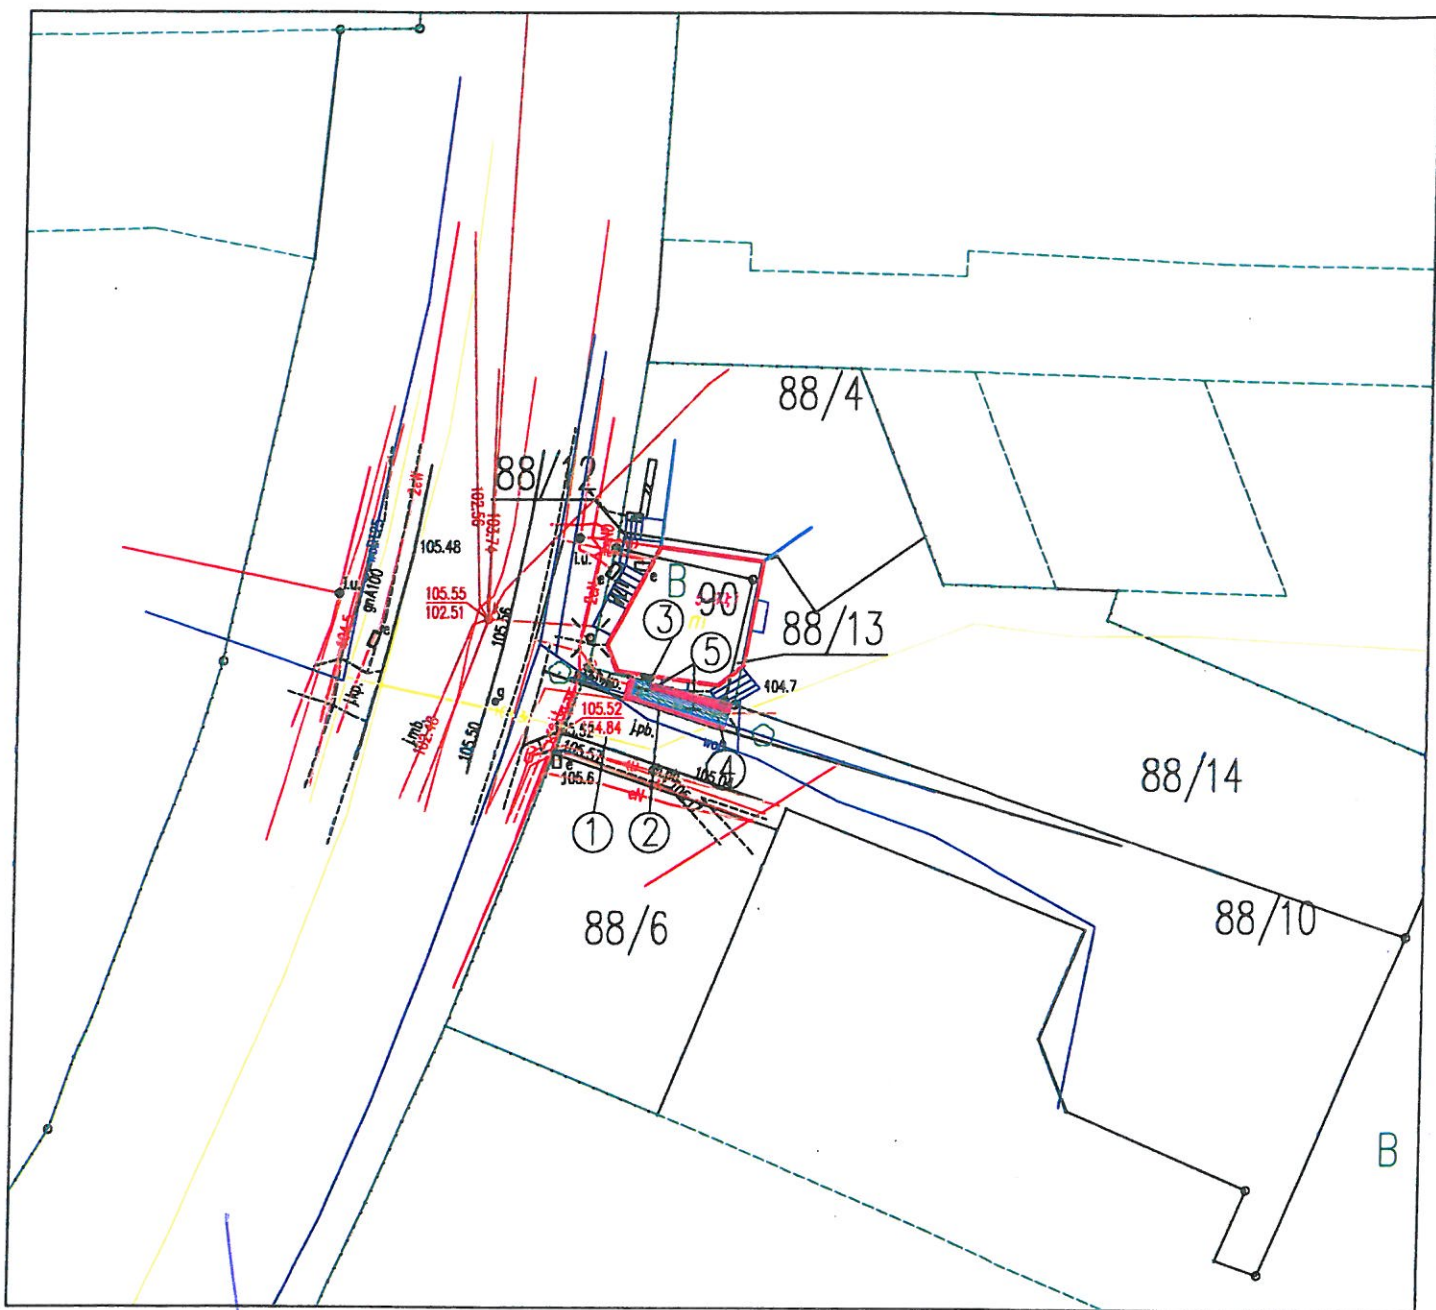

PRZEWODNICZĄCY RADY

Stanisław Blonkowski

Załącznik do Uchwały Nr ^{XXVII/289}....../....../2021

Rady Miejskiej w Suszu

z dnia16 września.....2021r.

DANE DOTYCZĄCE PRZŁĄCZA NA DZ. NR 88/10:

- CIŚNIENIE: NISKIE
- MATERIAŁ / ŚREDNICA: PE 100 / DN40mm
- DŁUGOŚĆ : L= 6,6 m
- pas eksploatacyjny 6,6 m x 1,0 m = 6,6 m²
- powierzchnia zajmowana na nieruchomości niezbędna do realizacji robót budowlano- montażowych 6,6 m x 2,0 m = 13,2m²

 PAS EKSPLOATACYJNY

 PAS BUDOWLANO – MONTAŻOWY

OPIS:

1. IST. GAZOCIĄG N. CPB 90 dn [mm].
2. PROJ. PRZYL. GAZU PE dn 40 [mm], L=7,0 m + odcinek pionowy
3. PROJ. FUNKT NA K. G., GAZOMIERZ (na zewnętrznej ścianie budynku)
4. PROJ. RURA DWUDZIENNA TYFU AROT, L=1,0 m, szt. 2
5. PROJ. ZASUWA DO GAZU ZE SKRZYŃKA ULICZNA DN 40 PE

PZ 1 - PUNKT ZAŁAMANIA TRASY

WARMEX

Temat: PROJEKT BUDOWLANY PRZYŁĄCZA GAZU N.C. – PLAN ZAGOSPODAROWANIA

Obiekt: Budynek mieszkalno-handlowy

Skala 1:500

Adres: Susz, ul. Piastowska 17a dz. 90, 88/13 obręb 5 Susz

SIERPIEŃ 2021

Inwestor: PSG sp. z o.o. Oddział Zakład Gazowniczy w Olsztynie

Rys. nr 1

Projektował:	mgr inż. Wojciech Grabowski, nr WAM/0113/PNOS/15
--------------	--

Podpis: