

U C H W A Ł A Nr XXVI/291/2021
Rady Miejskiej w Suszu
z dnia 16 września 2021r.

w sprawie wyrażenia zgody na odpłatne obciążenie służebnością przesyłu nieruchomości stanowiących własność Gminy Susz.

Na podstawie art. 18 ust. 2 pkt 9 lit. „a” ustawy z dnia 8 marca 1990r. o samorządzie gminnym (t. j. Dz. U. z 2021r. poz. 1372) oraz art. 13 ust. 1 ustawy z dnia 21 sierpnia 1997r. o gospodarce nieruchomościami (Dz. U. z 2020r. poz. 1990 ze zm.¹), **Rada Miejska w Suszu uchwala, co następuje:**

§ 1. Wyraża się zgodę na odpłatne obciążenie na czas nieokreślony służebnością przesyłu nieruchomości stanowiących własność Gminy Susz, oznaczonych w ewidencji gruntów jako działki nr 101/9 o pow. 0,0350 ha, nr 103 o pow. 0,3401 ha, nr 104/5 o pow. 0,1246 ha, nr 105/9 o pow. 0,1035 ha położone w obrębie 3 miasta Susz, objęte KW EL11/00035320/0 prowadzoną przez Wydział V Ksiąg Wieczystych Sądu Rejonowego w Iławie, zgodnie z przebiegiem określonym w załączniku do niniejszej uchwały na rzecz POLSKA SPÓŁKA GAZOWNICTWA Spółka z o.o. z siedzibą w Tarnowie, Oddział Zakład Gazowniczy w Olsztynie.

§ 2. Wykonanie uchwały powierza się Burmistrzowi Susza.

§ 3. Uchwała wchodzi w życie z dniem podjęcia.

PRZEWODNICZĄCY RADY

Stanisław Blonkowski

¹ Zmiany tekstu wymienionej ustawy zostały ogłoszone w Dz. U. z 2019r. poz. 2020, Dz. U. z 2021r. poz. 11, poz. 234


Jestem świadomy odpowiedzialności karnej za złożenie fałszywych oświadczeń.
Oświadczam, że operat techniczny zawierający rezultaty prac geodezyjnych w wyniku których powstał niniejszy dokument uzyskał pozytywny wynik weryfikacji

Identyfikator zgłoszenia prac geodezyjnych	WGN.6640.1179.2021
Organ służby geodezyjnej, który otrzymał zgłoszenie	Starosta Powiatu ławskiego
Wykonawca prac geodezyjnych	Z.U.G. "Geoset" sc.
Nr oraz data sporządzenia dokumentu zawierającego wynik pozytywnej weryfikacji	qc: WGN.6640.1179.2021_1 dn. 12.05.2021
Imię i nazwisko oraz nr uprawnień zawodowych kierownika prac	Grażyna Sikorska upr. 16952

PROJEKT ZAGOSPODAROWANIA TERENU
PROJEKT BUDOWLANY I WYKONAWCZY GAZOCIAGU
I PRZYŁACZA GAZU NISKIEGO CIŚNIENIA
DO BUDYNKU MIESZKALNEGO JEDNORODZINNEGO

ADRES: SUSZ ul. Ławska 46 dz. nr 105/8
oraz dz. nr 101/9, 103, 104/5 i 105/9 obr. 3

INWESTOR: POLSKA SPÓŁKA GAZOWNICTWA sp. z o.o. w Tarnowie
33-100 TARNÓW, UL. WOJCIECH BANDROWSKIEGO 16
ODDZIAŁ ZAKŁAD GAZOWNICZY W OLSZTYNIE
ul. LUBELSKA 42A, 10-409 OLSZTYN

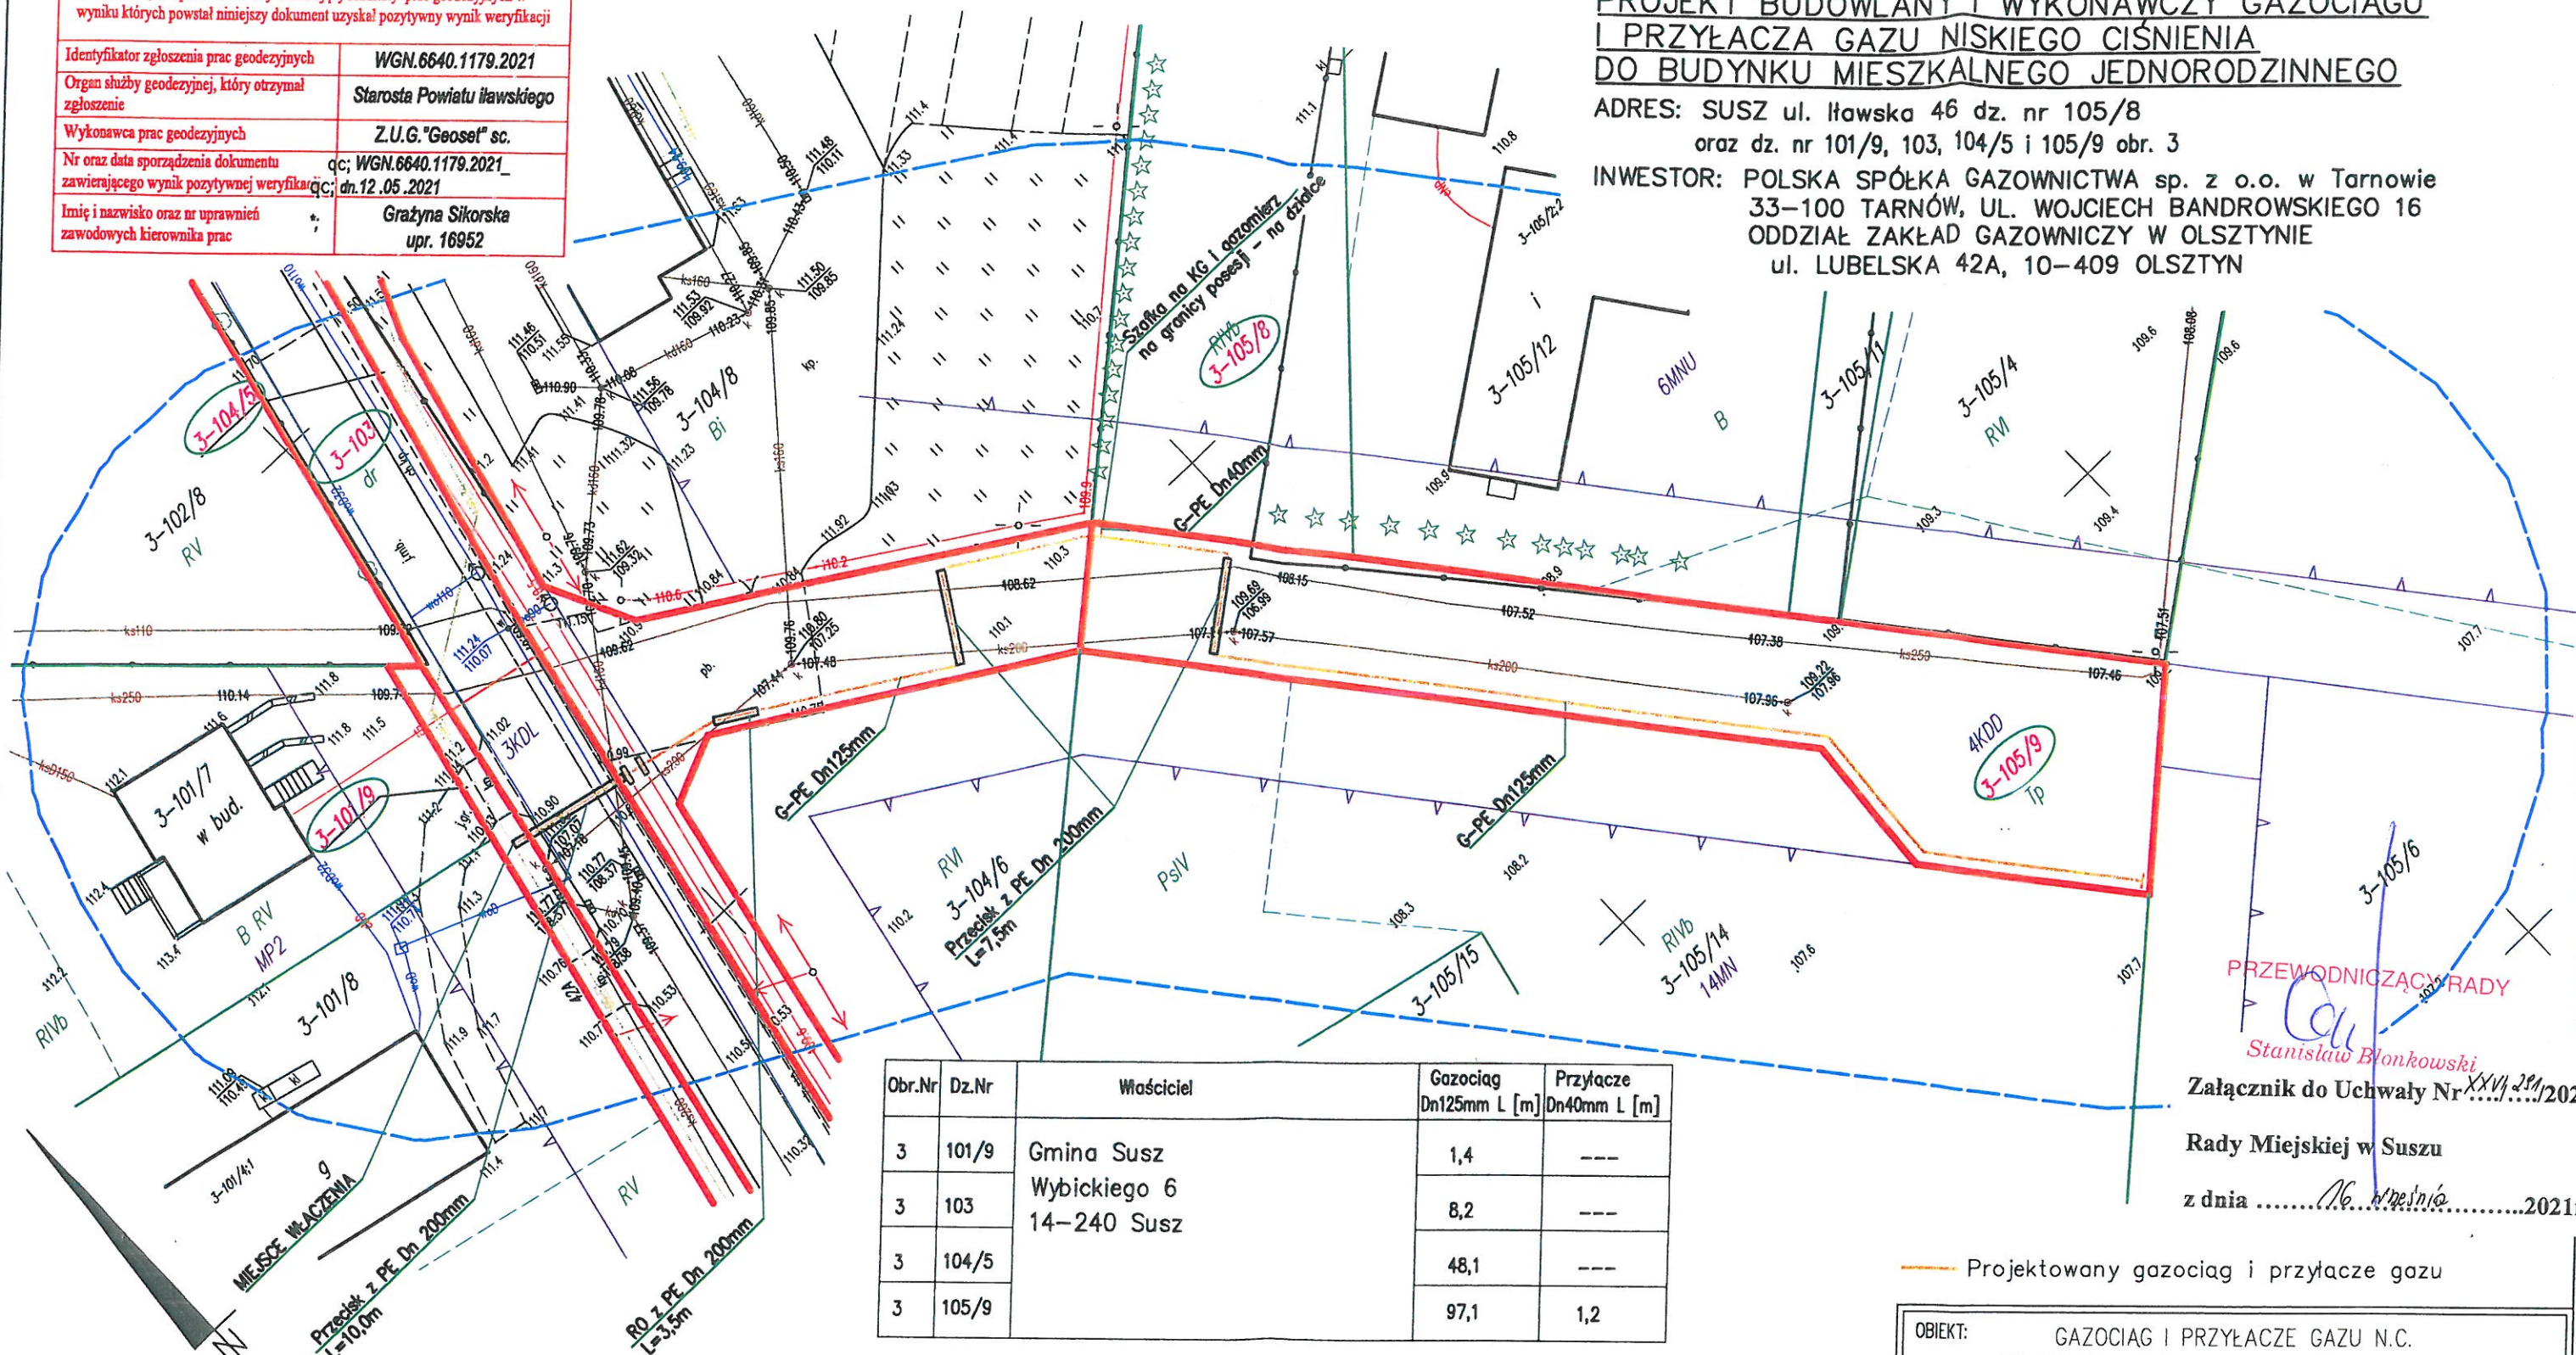

Obr.Nr	Dz.Nr	Właściciel	Gazociąg Dn125mm L [m]	Przyłącze Dn40mm L [m]
3	101/9	Gmina Susz	1,4	---
3	103	Wybickiego 6	8,2	---
3	104/5	14-240 Susz	48,1	---
3	105/9		97,1	1,2

PRZEWODNICZĄCY RADY
Stanisław Błonski
Załącznik do Uchwały Nr XXVI/211/2021
Rady Miejskiej w Suszu
z dnia 16 września 2021r.

Projektowany gazociąg i przyłącze gazu

Szkic orientacji		Mapa do celów projektowych 1:500		Układ współrzędnych: qc; syt: 2000/7, wys: PL-EVRF2007-NH	
		Nr zgłoszenia:		WGN.6640.1179.2021	
		Miejscowość:		Susz	
	Jednostka ewidencyjna:	id:	280706_4		
		Nazwa:	miasto Susz		
	Obręb ewidencyjny:	id:	280706_4.0003		
		Nazwa:	0003		
Ulica:		Nr roboty:	Ławska	530/2021	
Numer działki:		105/12		Ława, dnia: 06-05-2021	
				Zasięg aktualizacji: -----	
				1) Nie przeprowadzono badań Księg Własnych pod względem występowania służebności gruntowych w granicach projektowanej inwestycji.	
				2) - Kontury klasyfikacyjne	
				- obowiązująca linia zabudowy wg MPZP m. Susz	
				- linie i oznaczenia terenu wg MPZP m. Susz	
				Nazwa wykonawcy: Z.U.G. "GEOSER"	

"Oświadczam, że treść mapy, na której wykonano niniejszy projekt, jest zgodna z treścią, poświadczoną przez wykonawcę mapy do celów projektowych, opracowanej w wyniku pozytywnie zweryfikowanych prac geodezyjnych. Protokół weryfikacji Nr WGN.6640.1179.2021_1 z dnia 12.05.2021r."

PROJEKTANT
SIECI I INSTALACJI SANITARNYCH
inż. Stanisław Ciborowski
SPZ Nr 122/75/OL
podpis projektanta

OBIEKT: GAZOCIĄG I PRZYŁĄCZE GAZU N.C. DO BUDYNKU MIESZKALNEGO JEDNORODZINNEGO SUSZ ul. Ławska 46 dz. nr 105/8 oraz dz. nr 101/9, 103, 104/5 i 105/9 obr. 3		
BRANŻA: INST. SANIT.	RYS. NR: 1	DATA: 08.2021
TEMAT: PROJEKT BUDOWLANY I WYKONAWCZY GAZOCIĄGU I PRZYŁĄCZA GAZU N.C. DO BUDYNKU JEDNORODZINNEGO - plan zagospodarowania terenu		SKALA: 1:500
PROJEKTANT: (spec. instalacyjno-inżynierska w zakresie sieci i instalacji sanitarnych) inż. Stanisław Ciborowski SPZ NR. 122/75/OL		SPRAWDZAJĄCY: (spec. instalacyjno-inżynierska w zakresie sieci, instalacji i urządzeń wodociagowych, kanalizacyjnych, ciepłych i gazowych) mgr inż. Anna Adamkiewicz UPR. BUD. NR. 15/97/OL